


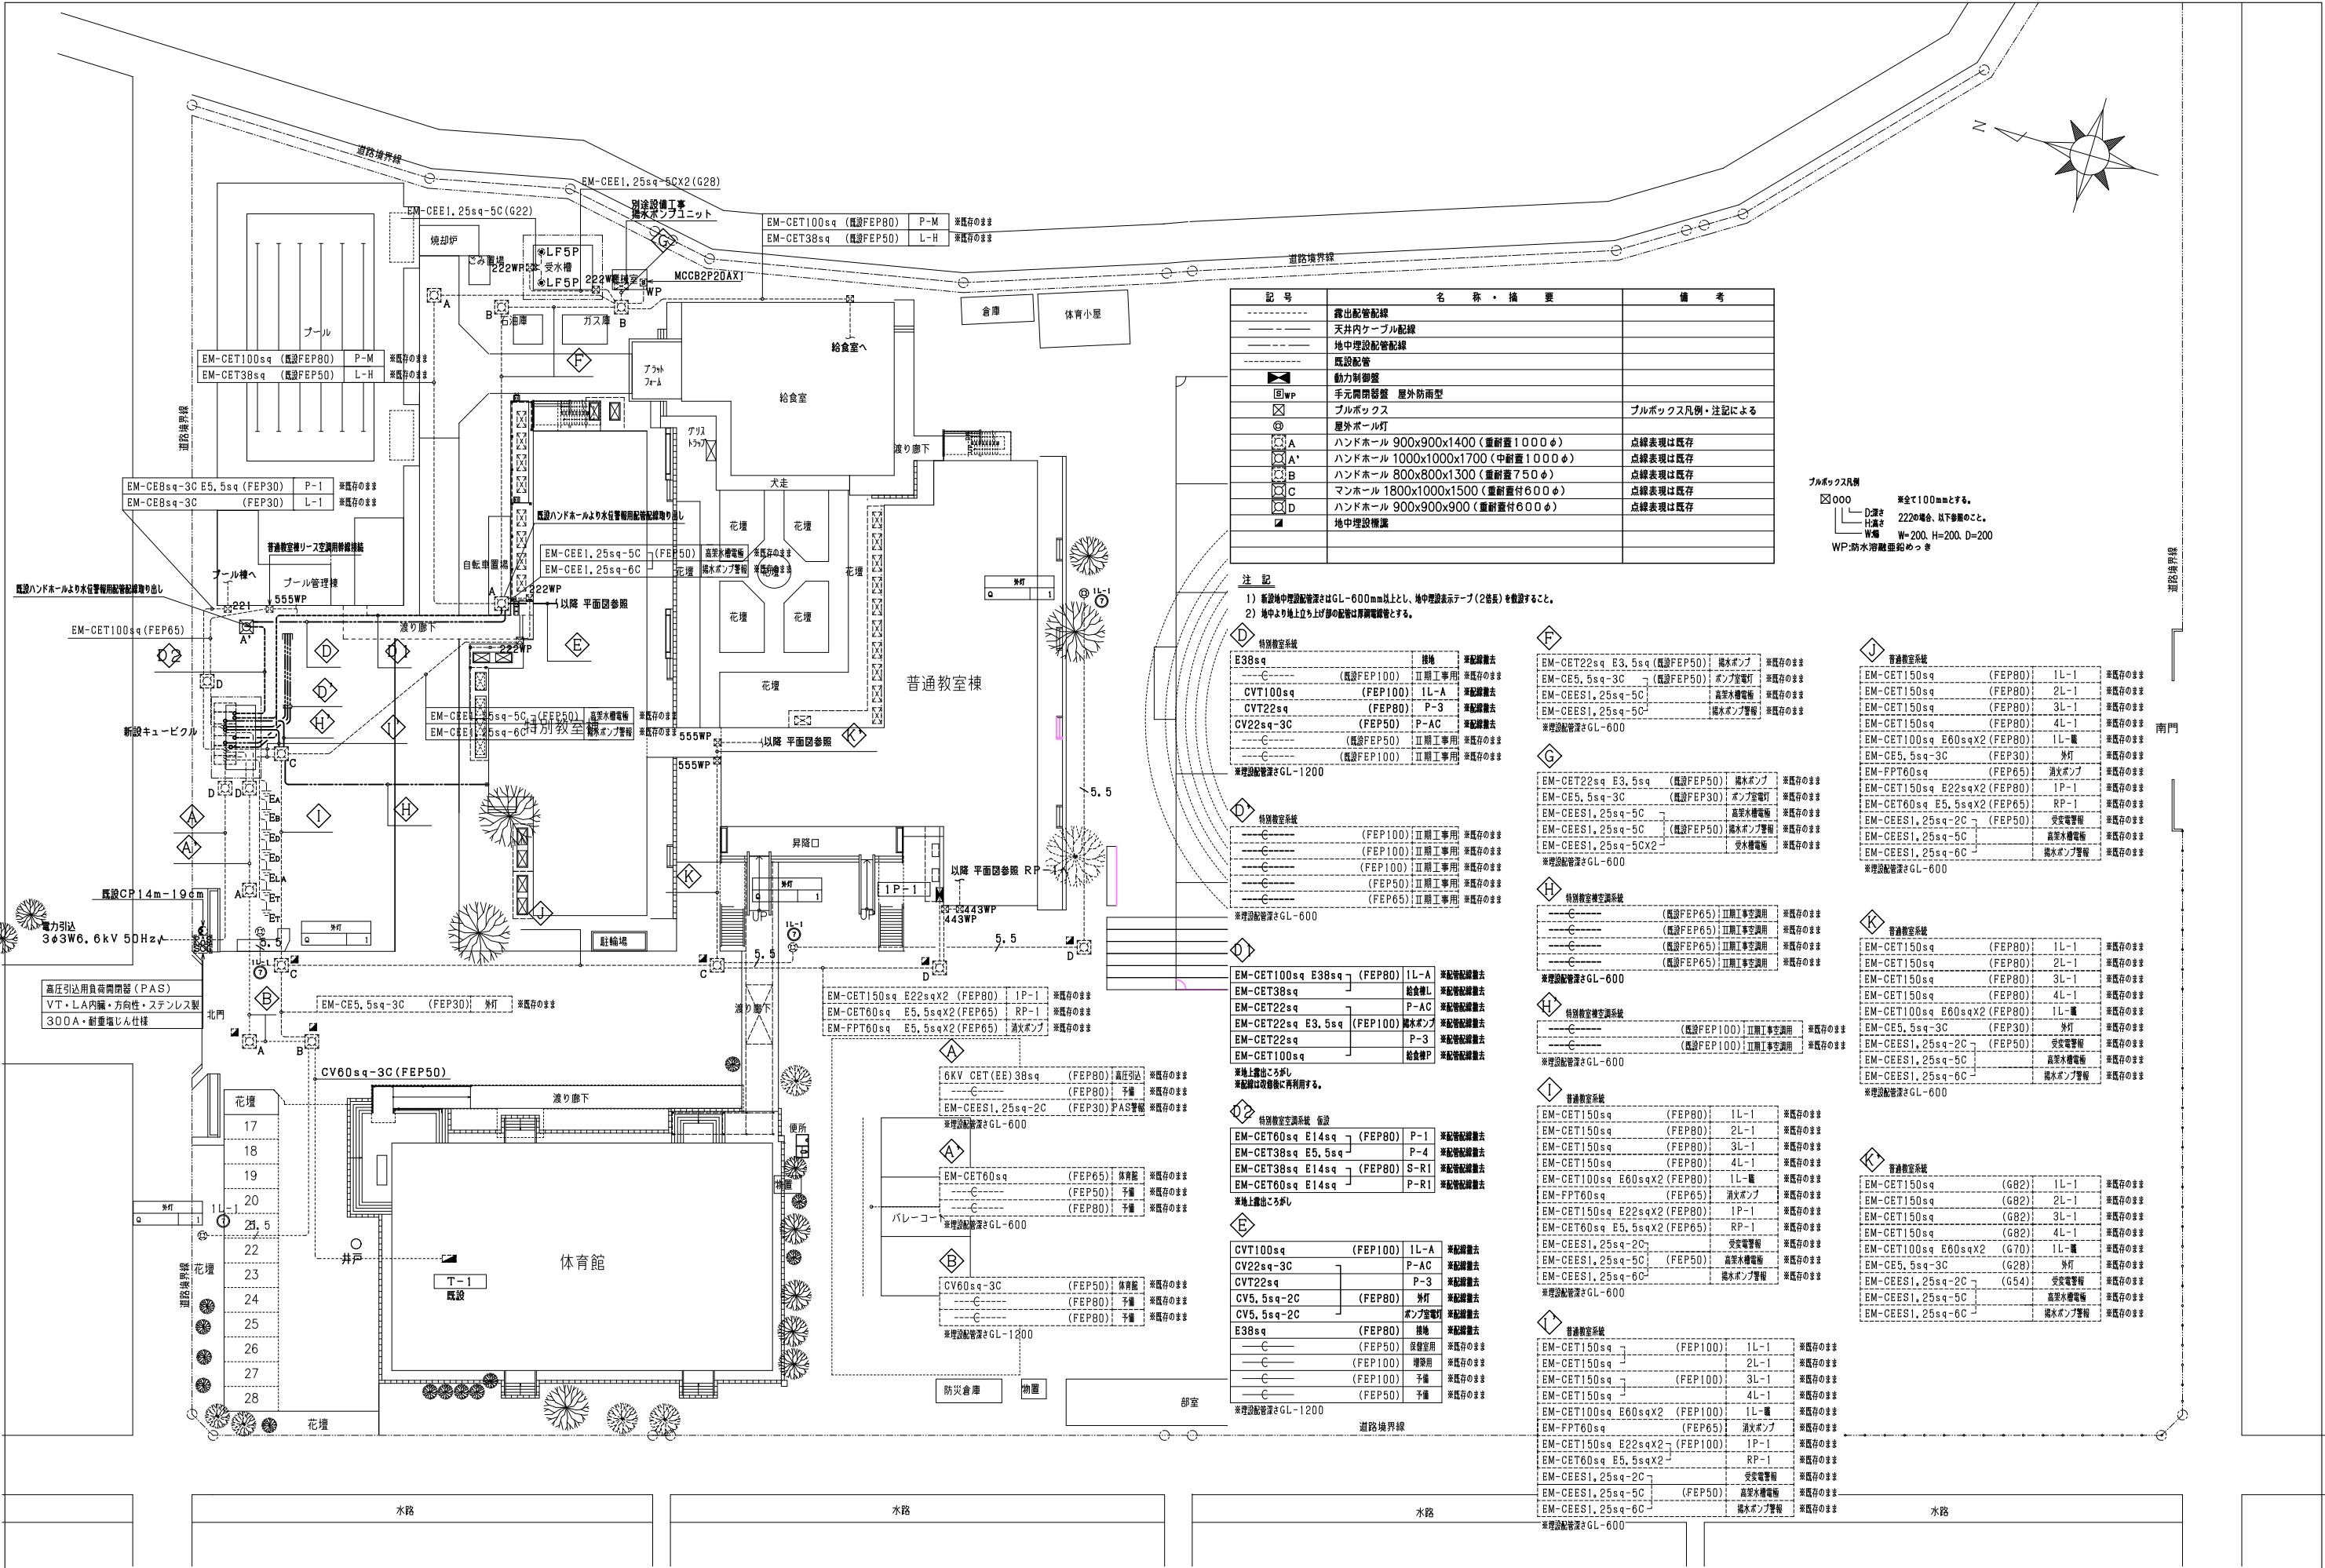

記号	名称・摘要	備考
---	露出配管配線	
---	天井内ケーブル配線	
---	地中埋設配管配線	
---	既設配管	
WP	動力制御盤	
WP	手元開閉器盤 屋外防雨型	
WP	ブルボックス	ブルボックス凡例・注記による
WP	屋外ポール灯	
A	ハンドホール 900x900x1400 (重耐重1000φ)	点線表現は既存
A'	ハンドホール 1000x1000x1700 (中耐重1000φ)	点線表現は既存
B	ハンドホール 800x800x1300 (重耐重750φ)	点線表現は既存
C	マンホール 1800x1000x1500 (重耐重付600φ)	点線表現は既存
D	ハンドホール 900x900x900 (重耐重付600φ)	点線表現は既存
---	地中埋設機	

注記
1) 新設地中埋設配管深さはGL-600mm以上とし、地中埋設表示テープ(2巻長)を敷設すること。
2) 地中より地上立ち上げ部の配管は厚鋼管とする。

特別教室系統		
E38sq	校地	※配線継ぎ
---	(既設FEP100) Ⅱ期工事用	※既存のまま
CVT100sq	(FEP100) 1L-A	※配線継ぎ
CVT22sq	(FEP80) P-3	※配線継ぎ
CV22sq-3C	(FEP50) P-AC	※配線継ぎ
---	(既設FEP50) Ⅱ期工事用	※既存のまま
---	(既設FEP100) Ⅱ期工事用	※既存のまま
※埋設配管深さGL-1200		

特別教室系統		
---	(FEP100) Ⅱ期工事用	※既存のまま
---	(FEP100) Ⅱ期工事用	※既存のまま
---	(FEP100) Ⅱ期工事用	※既存のまま
---	(FEP50) Ⅱ期工事用	※既存のまま
---	(FEP65) Ⅱ期工事用	※既存のまま
※埋設配管深さGL-600		

普通教室系統		
EM-CET100sq E38sq	(FEP80) 1L-A	※配管継ぎ
EM-CET38sq	給食室L	※配管継ぎ
EM-CET22sq	P-AC	※配管継ぎ
EM-CET22sq E3, 5sq	(FEP100) 給水ポンプ	※配管継ぎ
EM-CET22sq	P-3	※配管継ぎ
EM-CET100sq	給食室P	※配管継ぎ
※地上露出3φ以上 ※配管は改修後に再利用する。		

特別教室空調系統		
EM-CET60sq E14sq	(FEP80) P-1	※配管継ぎ
EM-CET38sq E5, 5sq	P-4	※配管継ぎ
EM-CET38sq E14sq	(FEP80) S-R1	※配管継ぎ
EM-CET60sq E14sq	P-R1	※配管継ぎ
※地上露出3φ以上		

普通教室空調系統		
CVT100sq	(FEP100) 1L-A	※配管継ぎ
CV22sq-3C	P-AC	※配管継ぎ
CVT22sq	P-3	※配管継ぎ
CV5, 5sq-2C	(FEP80) 外灯	※配管継ぎ
CV5, 5sq-2C	ポンプ室電灯	※配管継ぎ
E38sq	(FEP80) 校地	※配管継ぎ
---	(FEP50) 設置用	※既存のまま
---	(FEP100) 増設用	※既存のまま
---	(FEP100) 予備	※既存のまま
---	(FEP50) 予備	※既存のまま
※埋設配管深さGL-1200		

普通教室系統		
EM-CET22sq E3, 5sq	(既設FEP50) 給水ポンプ	※既存のまま
EM-CE5, 5sq-3C	(既設FEP50) ポンプ室電灯	※既存のまま
EM-CEES1, 25sq-5C	高気圧水電機	※既存のまま
EM-CEES1, 25sq-5C	給水ポンプ警報	※既存のまま
※埋設配管深さGL-600		

普通教室系統		
EM-CET22sq E3, 5sq	(既設FEP50) 給水ポンプ	※既存のまま
EM-CE5, 5sq-3C	(既設FEP30) ポンプ室電灯	※既存のまま
EM-CEES1, 25sq-5C	高気圧水電機	※既存のまま
EM-CEES1, 25sq-5C	(既設FEP50) 給水ポンプ警報	※既存のまま
EM-CEES1, 25sq-5CX2	受電電機	※既存のまま
※埋設配管深さGL-600		

特別教室空調系統		
---	(既設FEP65) Ⅱ期工事空調用	※既存のまま
---	(既設FEP65) Ⅱ期工事空調用	※既存のまま
---	(既設FEP65) Ⅱ期工事空調用	※既存のまま
---	(既設FEP65) Ⅱ期工事空調用	※既存のまま
※埋設配管深さGL-600		

特別教室空調系統		
---	(既設FEP100) Ⅱ期工事空調用	※既存のまま
---	(既設FEP100) Ⅱ期工事空調用	※既存のまま
※埋設配管深さGL-600		

普通教室系統		
EM-CET150sq	(FEP80) 1L-1	※既存のまま
EM-CET150sq	(FEP80) 2L-1	※既存のまま
EM-CET150sq	(FEP80) 3L-1	※既存のまま
EM-CET150sq	(FEP80) 4L-1	※既存のまま
EM-CET100sq E60sqx2	(FEP80) 1L-機	※既存のまま
EM-FPT60sq	(FEP65) 消火ポンプ	※既存のまま
EM-CET150sq E22sqx2	(FEP80) 1P-1	※既存のまま
EM-CET60sq E5, 5sqx2	(FEP65) RP-1	※既存のまま
EM-CEES1, 25sq-2C	受電電機	※既存のまま
EM-CEES1, 25sq-5C	(FEP50) 高気圧水電機	※既存のまま
EM-CEES1, 25sq-6C	給水ポンプ警報	※既存のまま
※埋設配管深さGL-600		


普通教室系統		
EM-CET150sq	(FEP100) 1L-1	※既存のまま
EM-CET150sq	2L-1	※既存のまま
EM-CET150sq	(FEP100) 3L-1	※既存のまま
EM-CET150sq	4L-1	※既存のまま
EM-CET100sq E60sqx2	(FEP100) 1L-機	※既存のまま
EM-FPT60sq	(FEP65) 消火ポンプ	※既存のまま
EM-CET150sq E22sqx2	(FEP100) 1P-1	※既存のまま
EM-CET60sq E5, 5sqx2	RP-1	※既存のまま
EM-CEES1, 25sq-2C	受電電機	※既存のまま
EM-CEES1, 25sq-5C	(FEP50) 高気圧水電機	※既存のまま
EM-CEES1, 25sq-6C	給水ポンプ警報	※既存のまま
※埋設配管深さGL-600		

普通教室系統		
EM-CET150sq	(FEP80) 1L-1	※既存のまま
EM-CET150sq	(FEP80) 2L-1	※既存のまま
EM-CET150sq	(FEP80) 3L-1	※既存のまま
EM-CET150sq	(FEP80) 4L-1	※既存のまま
EM-CET100sq E60sqx2	(FEP80) 1L-機	※既存のまま
EM-CE5, 5sq-3C	(FEP30) 外灯	※既存のまま
EM-FPT60sq	(FEP65) 消火ポンプ	※既存のまま
EM-CET150sq E22sqx2	(FEP80) 1P-1	※既存のまま
EM-CET60sq E5, 5sqx2	(FEP65) RP-1	※既存のまま
EM-CEES1, 25sq-2C	(FEP50) 受電電機	※既存のまま
EM-CEES1, 25sq-5C	高気圧水電機	※既存のまま
EM-CEES1, 25sq-6C	給水ポンプ警報	※既存のまま
※埋設配管深さGL-600		

普通教室系統		
EM-CET150sq	(FEP80) 1L-1	※既存のまま
EM-CET150sq	(FEP80) 2L-1	※既存のまま
EM-CET150sq	(FEP80) 3L-1	※既存のまま
EM-CET150sq	(FEP80) 4L-1	※既存のまま
EM-CET100sq E60sqx2	(FEP80) 1L-機	※既存のまま
EM-CE5, 5sq-3C	(FEP30) 外灯	※既存のまま
EM-CEES1, 25sq-2C	(FEP50) 受電電機	※既存のまま
EM-CEES1, 25sq-5C	高気圧水電機	※既存のまま
EM-CEES1, 25sq-6C	給水ポンプ警報	※既存のまま
※埋設配管深さGL-600		

普通教室系統		
EM-CET150sq	(G82) 1L-1	※既存のまま
EM-CET150sq	(G82) 2L-1	※既存のまま
EM-CET150sq	(G82) 3L-1	※既存のまま
EM-CET150sq	(G82) 4L-1	※既存のまま
EM-CET100sq E60sqx2	(G70) 1L-機	※既存のまま
EM-CE5, 5sq-3C	(G28) 外灯	※既存のまま
EM-CEES1, 25sq-2C	(G54) 受電電機	※既存のまま
EM-CEES1, 25sq-5C	高気圧水電機	※既存のまま
EM-CEES1, 25sq-6C	給水ポンプ警報	※既存のまま

ブルボックス凡例
0000
D:深さ 2220の場合、以下参照のこと。
L:寸法
W:幅 W=200, H=200, D=200
WP:防水消磁距離めっき

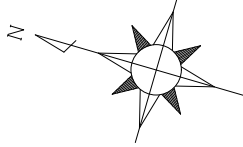

凡 例

記 号	名 称	備 考
☒	動力配	破線は既存のまま
☒	電灯配	破線は既存のまま
☒	警報配	
⊙	フロートレス電極	
☒	プルボックス	破線は既存のまま
☒	ハンドホール	破線は既存のまま

【ハンドホールリスト】

記 号	規 格	備 考
☒ _A	900×900×1400	中割重1000φ
☒ _{A'}	1000×1000×1700	中割重1000φ
☒ _B	800×800×1300	中割重750φ
☒ _C	1800×1000×1500	重割重600φ
☒ _D	900×900×900	中割重600φ

6KV CET (EE) 38sq (FEP80)	高圧引込	既存のまま
EM-CEES1, 25sq-2C (FEP30)	PAS警報	既存のまま
-----c----- (FEP80)	予備	既存のまま

EM-CET60sq (FEP65)	体育館	既存のまま
-----c----- (FEP50)	予備	既存のまま
-----c----- (FEP80)	予備	既存のまま

CV60sq-3C (FEP50)	体育館	既存のまま
-----c----- (FEP80)	予備	既存のまま
-----c----- (FEP80)	予備	既存のまま

-----c----- (既設FEP80)	Ⅱ期工事用	既存のまま
-----c----- (既設FEP100)	Ⅱ期工事用	既存のまま
-----c----- (既設FEP100)	Ⅱ期工事用	既存のまま
-----c----- (既設FEP80)	Ⅱ期工事用	既存のまま
-----c----- (既設FEP50)	Ⅱ期工事用	既存のまま
-----c----- (既設FEP50)	Ⅱ期工事用	既存のまま
-----c----- (既設FEP100)	Ⅱ期工事用	既存のまま

-----c----- (FEP100)	Ⅱ期工事用	既存のまま
-----c----- (FEP100)	Ⅱ期工事用	既存のまま
-----c----- (FEP100)	Ⅱ期工事用	既存のまま
-----c----- (FEP50)	Ⅱ期工事用	既存のまま
-----c----- (FEP65)	Ⅱ期工事用	既存のまま

特別教室空調系統 仮設		
EM-CET100sq (FEP80)	1L-A	
E38sq		接地
EM-CET38sq		給食機L
EM-CET22sq (FEP100)	P-AC	
EM-CET22sq	P-3	
EM-CET100sq		給食機P

※地上露出ころがし

特別教室空調系統 仮設		
EM-CET60sq E14sq (FEP80)	P-1	
EM-CET38sq E5, 5sq (FEP100)	P-4	
EM-CET60sq E14sq (FEP80)	S-R1	
EM-CET38sq E5, 5sq (FEP65)	P-R1	

CVT100sq (FEP100)	1L-A	
CVT100sq (FEP100)	1L-B	
-----c----- (FEP50)	予備	
CV22sq-3C (FEP80)	P-AC	
CVT22sq (FEP80)	P-3	
E38sq (FEP80)	接地	
-----c----- (FEP50)	予備	
-----c----- (FEP100)		

EM-CET22sq E3, 5sq (既設FEP50)	P-2	既存のまま
EM-CEES1, 25sq-5C (既設FEP50)	給水ポンプ警報	既存のまま
EM-CEES1, 25sq-6C	高梁水電極	既存のまま

EM-CET22sq E3, 5sq (既設FEP50)	給水ポンプ	既存のまま
EM-CEES1, 25sq-5C	高梁水電極	既存のまま
EM-CEES1, 25sq-6C (既設FEP50)	給水ポンプ警報	既存のまま
EM-CEES1, 25sq-5C×2	受水電極	既存のまま


-----c----- (FEP65)	Ⅱ期工事空調用	既存のまま
-----c----- (FEP65)	Ⅱ期工事空調用	既存のまま
-----c----- (FEP65)	Ⅱ期工事空調用	既存のまま
-----c----- (FEP65)	Ⅱ期工事空調用	既存のまま


EM-CET150sq (FEP80)	1L-1	既存のまま
EM-CET150sq (FEP80)	2L-1	既存のまま
EM-CET150sq (FEP80)	3L-1	既存のまま
EM-CET150sq (FEP80)	4L-1	既存のまま
EM-CET100sq (FEP80)	1L-重	既存のまま
E60sq×2	接地	既存のまま
EM-FPT60sq (FEP65)	消火ポンプ	既存のまま
EM-CET150sq E22sq×2 (FEP80)	1P-1	既存のまま
EM-CET60sq E5, 5sq×2 (FEP65)	RP-1	既存のまま
EM-CEES1, 25sq-2C (FEP50)	受水電極	既存のまま
EM-CEES1, 25sq-6C	給水ポンプ警報	既存のまま
EM-CEES1, 25sq-5C	高梁水電極	既存のまま

EM-CET150sq (FEP80)	1L-1	既存のまま
EM-CET150sq (FEP80)	2L-1	既存のまま
EM-CET150sq (FEP80)	3L-1	既存のまま
EM-CET150sq (FEP80)	4L-1	既存のまま
EM-CET100sq (FEP80)	1L-重	既存のまま
E60sq×2	接地	既存のまま
EM-FPT60sq (FEP65)	消火ポンプ	既存のまま
EM-CET150sq E22sq×2 (FEP80)	1P-1	既存のまま
EM-CET60sq E5, 5sq×2 (FEP65)	RP-1	既存のまま
EM-CEES1, 25sq-2C (FEP50)	受水電極	既存のまま
EM-CEES1, 25sq-6C	給水ポンプ警報	既存のまま
EM-CEES1, 25sq-5C	高梁水電極	既存のまま

EM-CET150sq (FEP80)	1L-1	既存のまま
EM-CET150sq (FEP80)	2L-1	既存のまま
EM-CET150sq (FEP80)	3L-1	既存のまま
EM-CET150sq (FEP80)	4L-1	既存のまま
EM-CET100sq (FEP80)	1L-重	既存のまま
E60sq×2	接地	既存のまま
EM-FPT60sq (FEP65)	消火ポンプ	既存のまま
EM-CET150sq E22sq×2 (FEP80)	1P-1	既存のまま
EM-CET60sq E5, 5sq×2 (FEP65)	RP-1	既存のまま
EM-CEES1, 25sq-2C (FEP50)	受水電極	既存のまま
EM-CEES1, 25sq-6C	給水ポンプ警報	既存のまま
EM-CEES1, 25sq-5C	高梁水電極	既存のまま

EM-CET22sq E5, 5sq (FEP65)	空調電源盤	
EM-CET60sq E14sq (FEP100)	P-R1	
EM-CET38sq E14sq (FEP100)	S-R1	
EM-CET38sq E5, 5sq (FEP65)	P-4	
EM-CET60sq E14sq (FEP65)	P-1	

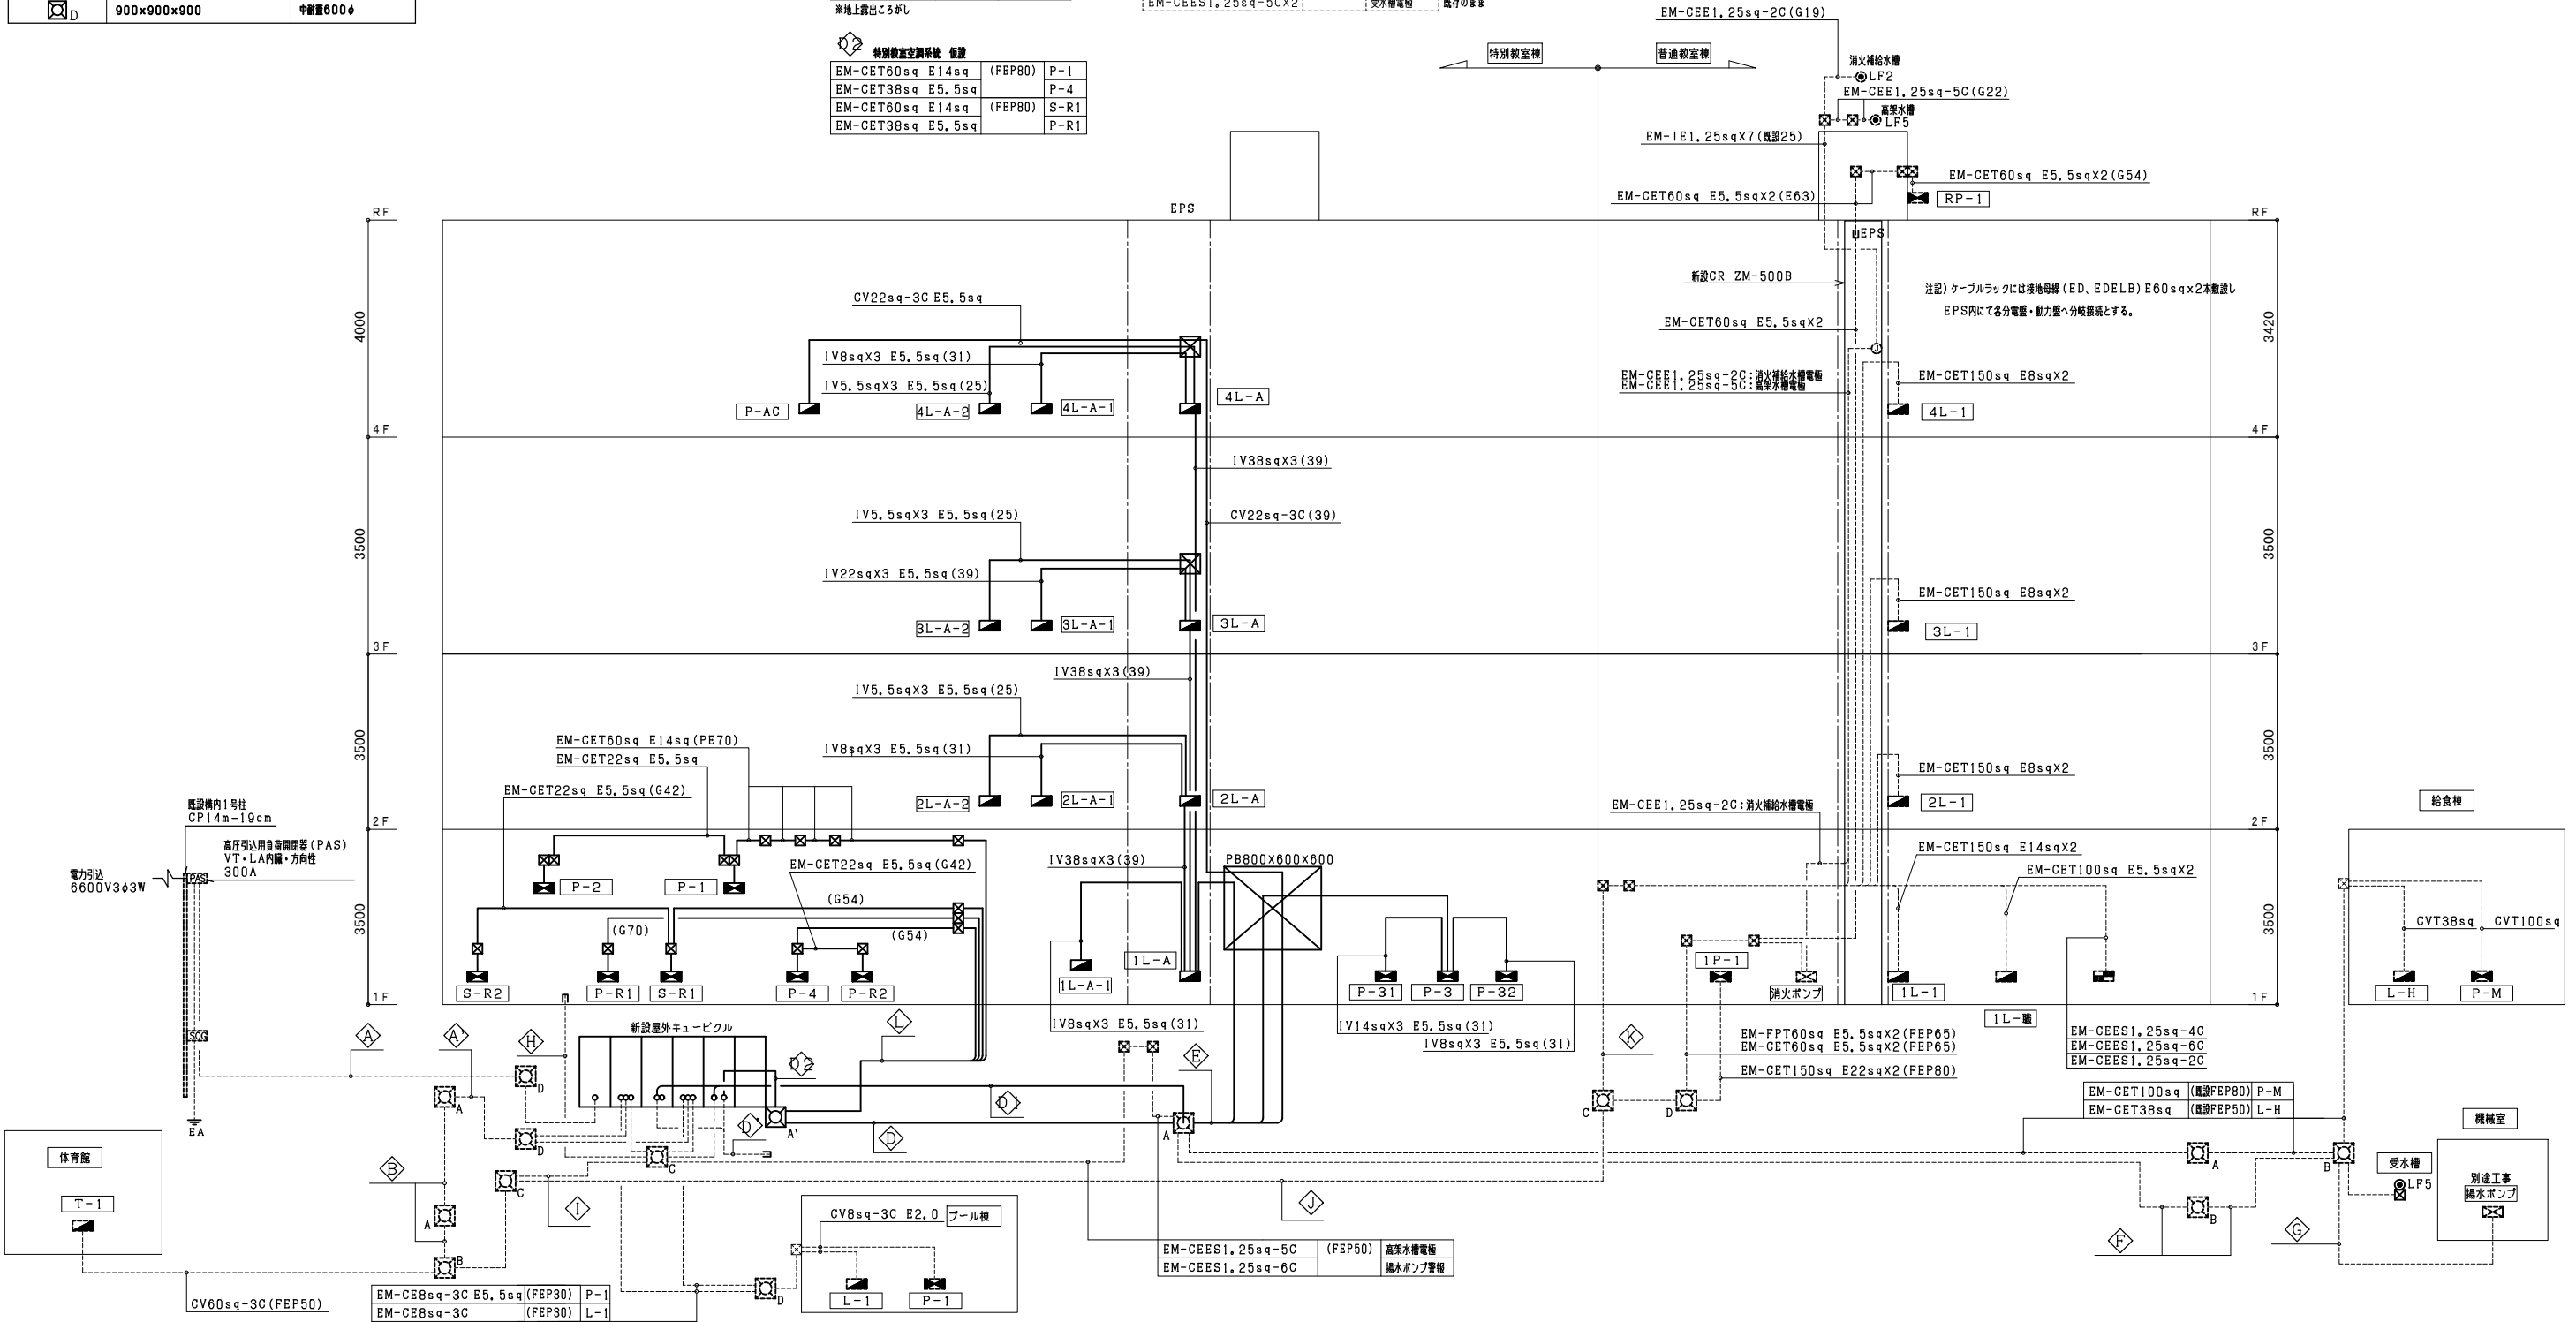

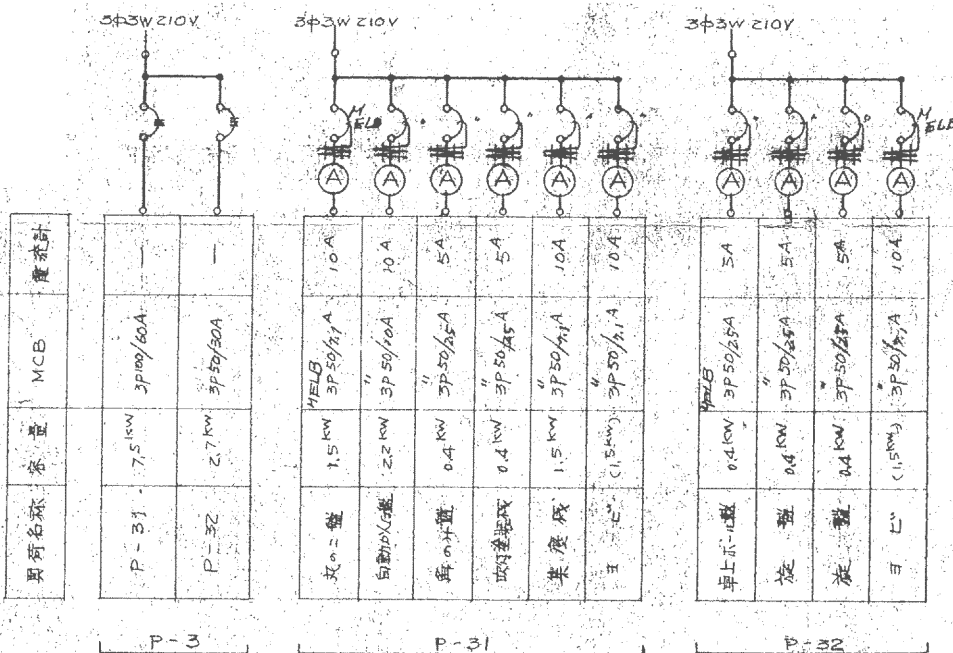


【端子盤寸法表】

記 号	縦	横	深	備 考
電話用	315	200	80	端子なし
T-1A	585	360	100	端子 60P
T-2A	585	360	100	端子 60P
T-3A	585	360	100	端子 60P
T-4A	585	360	100	端子 60P

本図は全て撤去とする

[illegible]

(注記) 開閉器において	 株式会社 カトウ建築事務所 一級建築士事務所 No.164725 北田 英成	埼玉事務所 さいたま市南区南本町一丁目14番5号 第3小池ビル TEL 048-762-9767 FAX 048-762-9767	工事名 蓮田南中学校校長舎長寿命化改修工事 No. NS DATE
1M: MCCB 1P 3M: MCCB 3P			
2E: ELCB 2P 3E: ELCB 3P とする。		東京事務所 東京都中央区浜二丁目2番5号 TEL 03-4262-8278 FAX 03-3206-0288	図 動 動力制御盤結線図【改修前】 No. E2-42

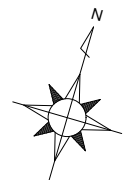

凡 例

記 号	名 称	備 考
分電盤		
動力制御盤		WP：防雨型
手元開閉器		3P
埋込型コンセント		
フロートレス電機		
ハンドホール		既存のまま
配管配線		ころがし
配管配線		露出
配管配線		地中埋設


注 記


1) 特記無き箇中の配管配線、盤・機器類を撤去する。


D



CVT100sq	(FEP100)	1L-A	配線のみ撤去
—C—	(FEP100)	予備	既存のまま
—C—	(FEP50)	予備	既存のまま
CVT22sq	(PEF80)	P-3	配線のみ撤去
CV5.5sq-2C		外灯	配線のみ撤去
—C—	(FEP80)	予備	既存のまま
—C—	(FEP50)	予備	既存のまま
—C—	(FEP100)	予備	既存のまま

 ※埋設配管深さGL-1200

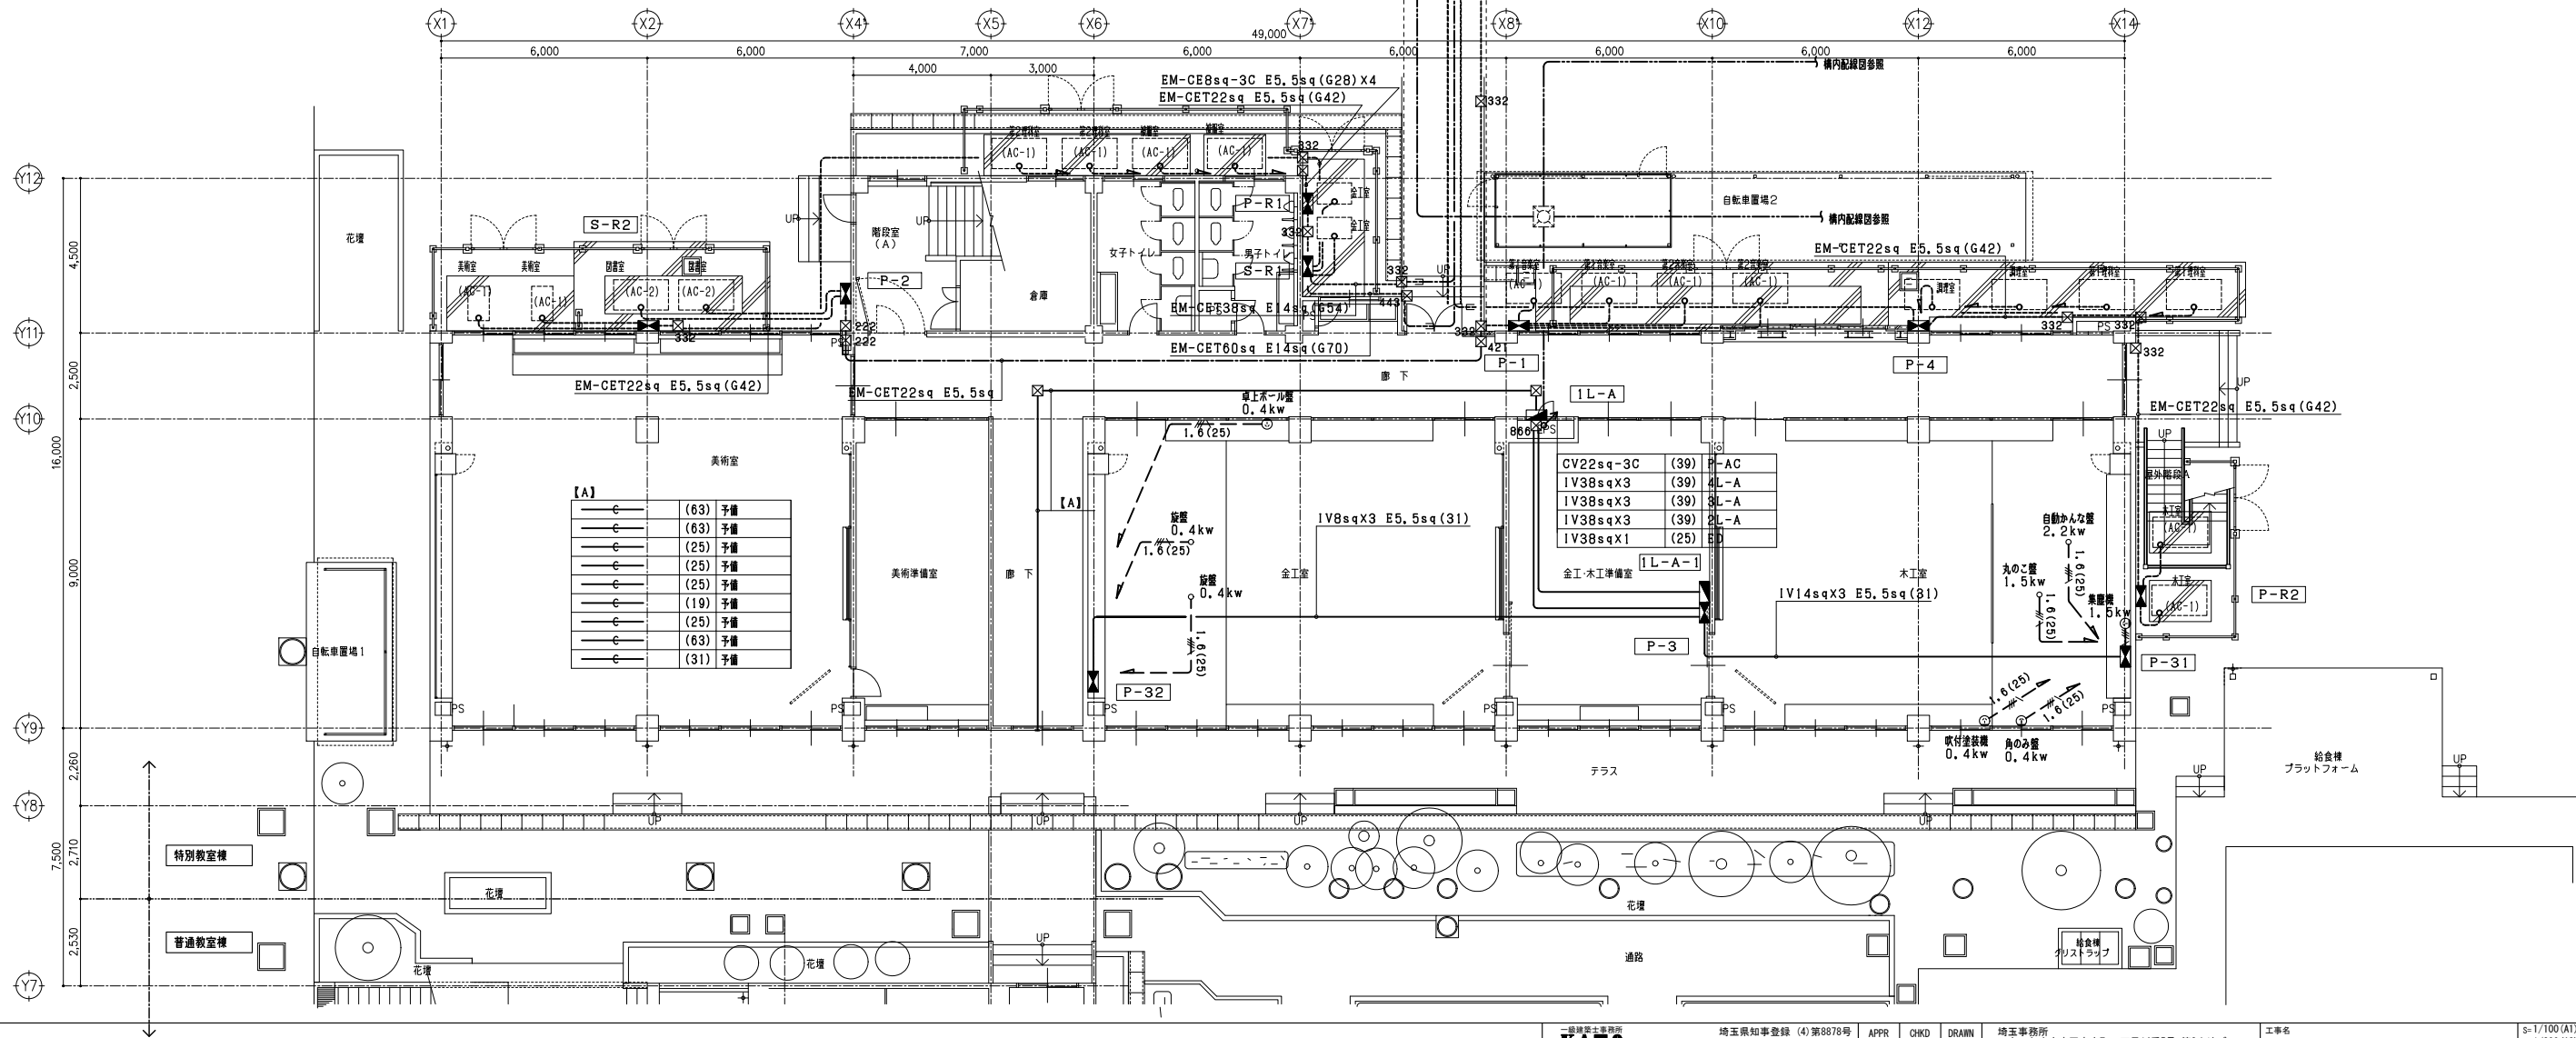


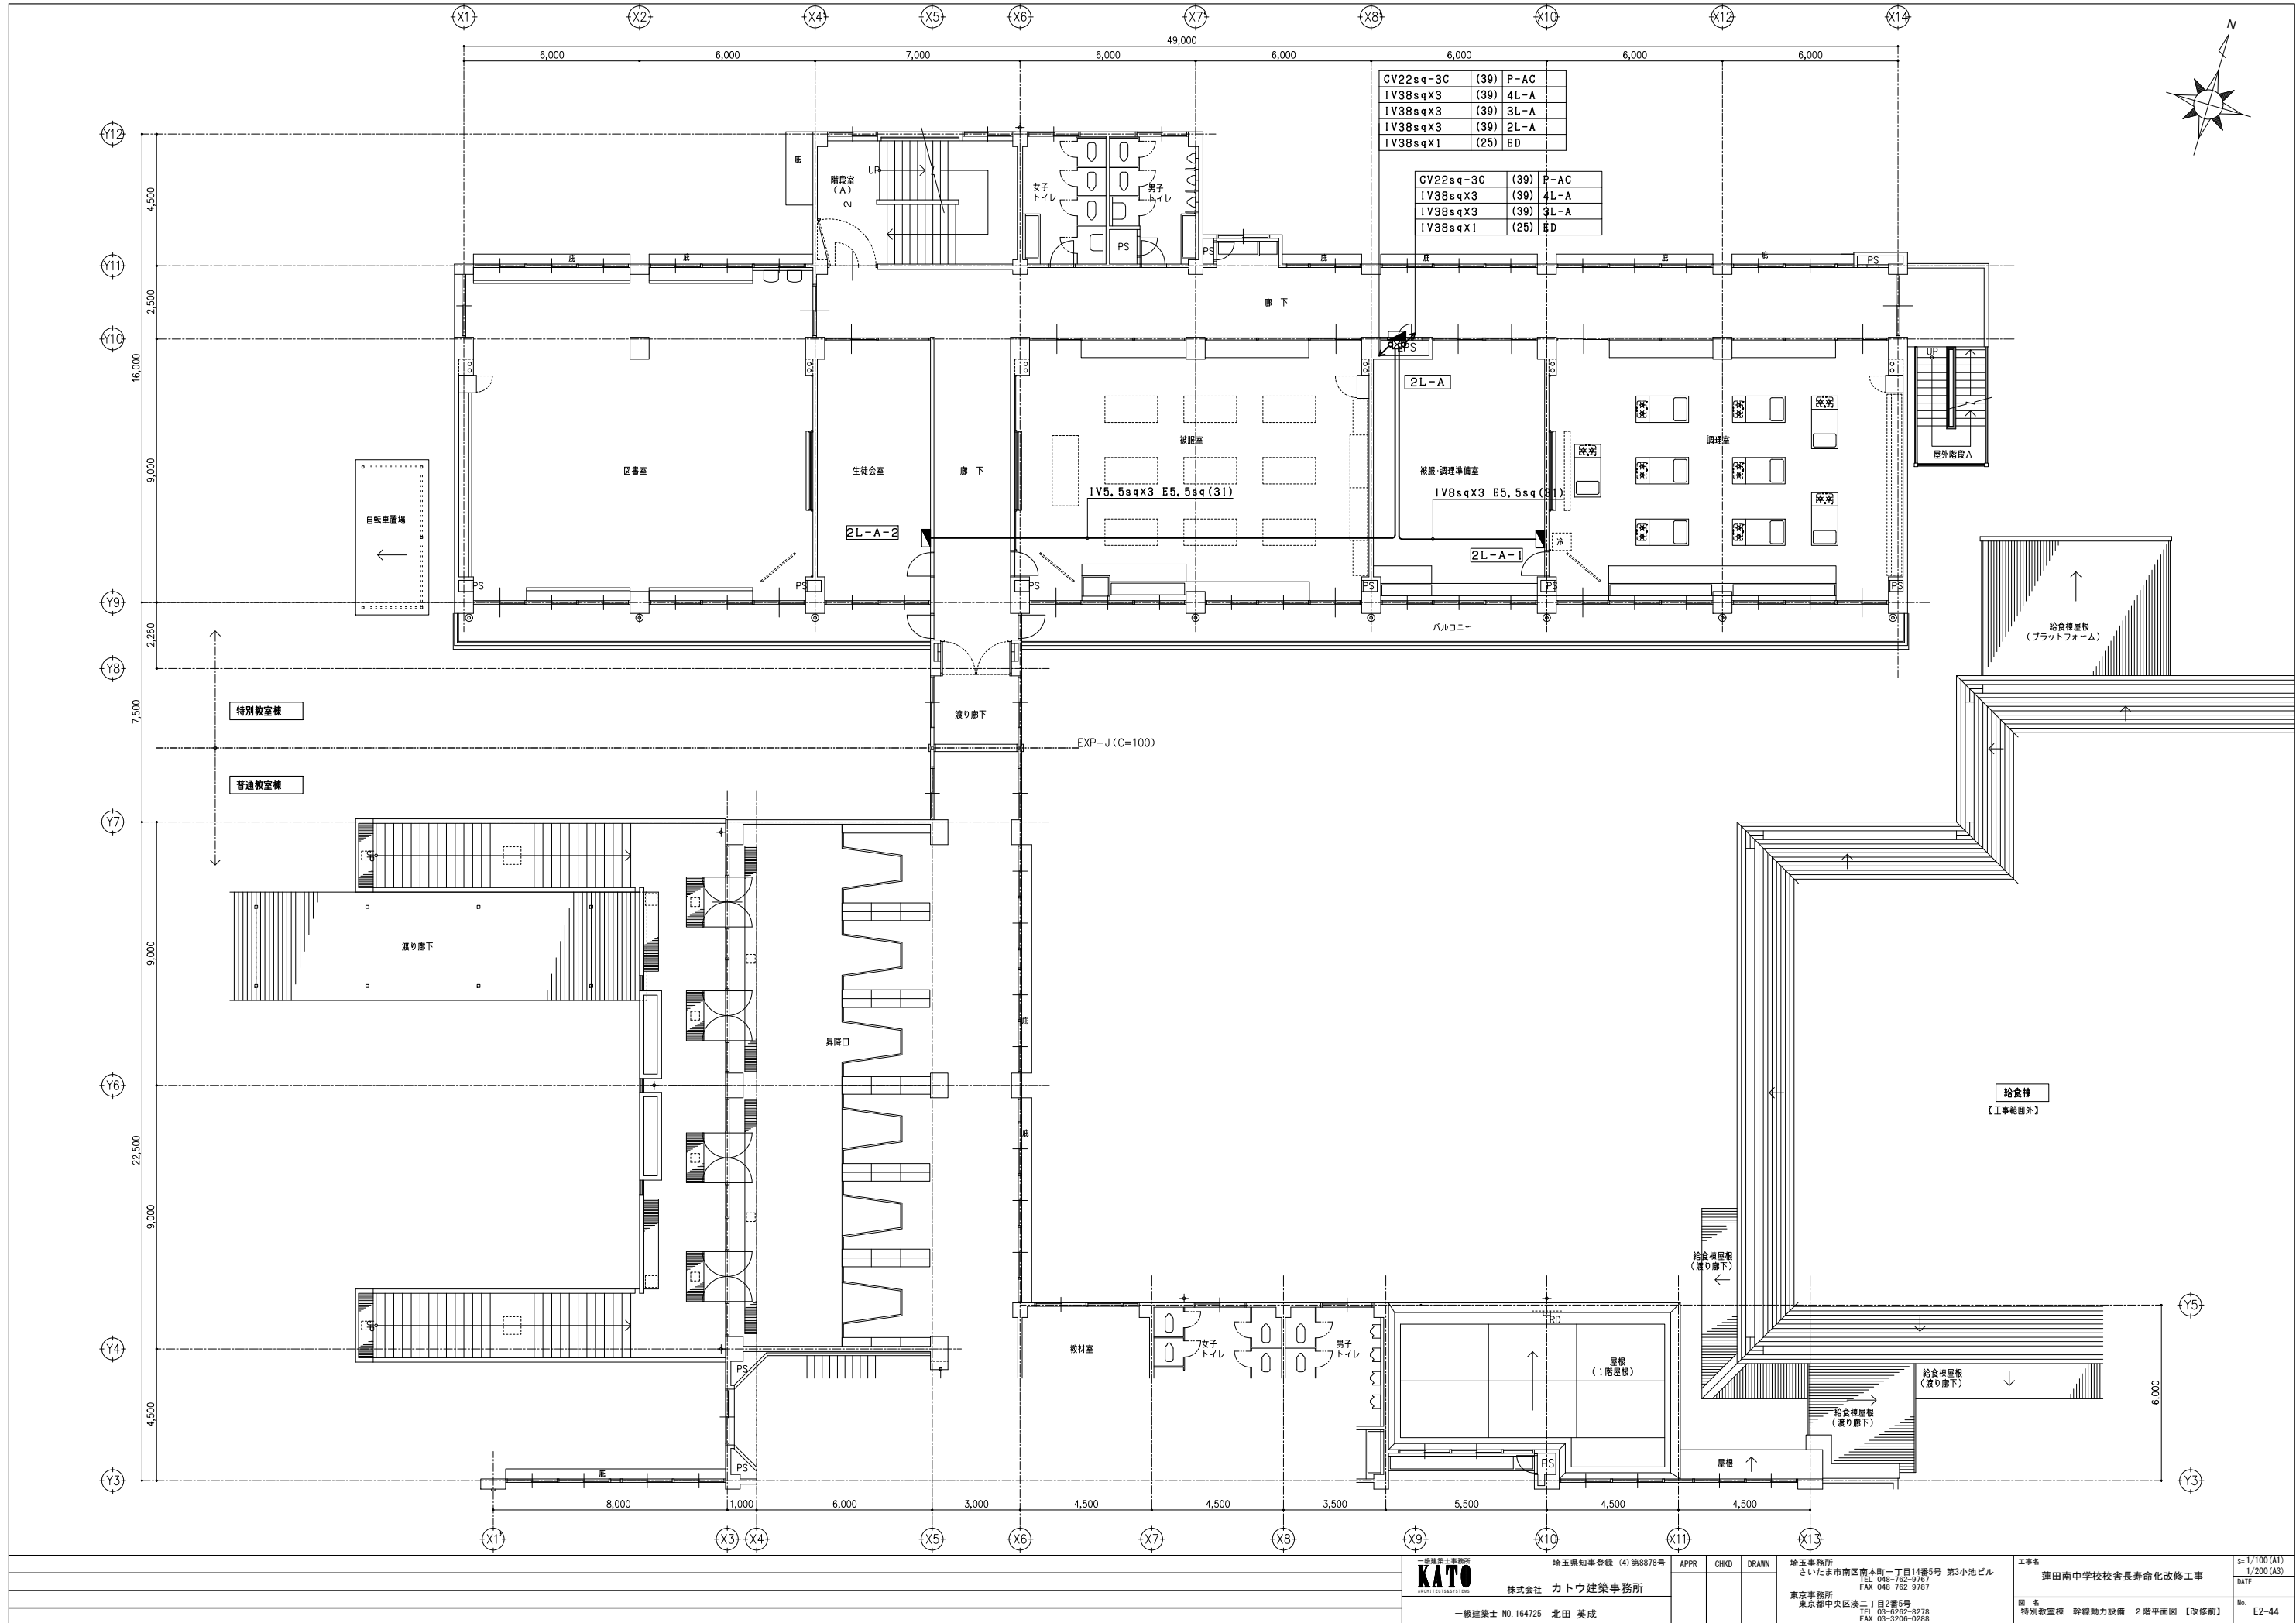


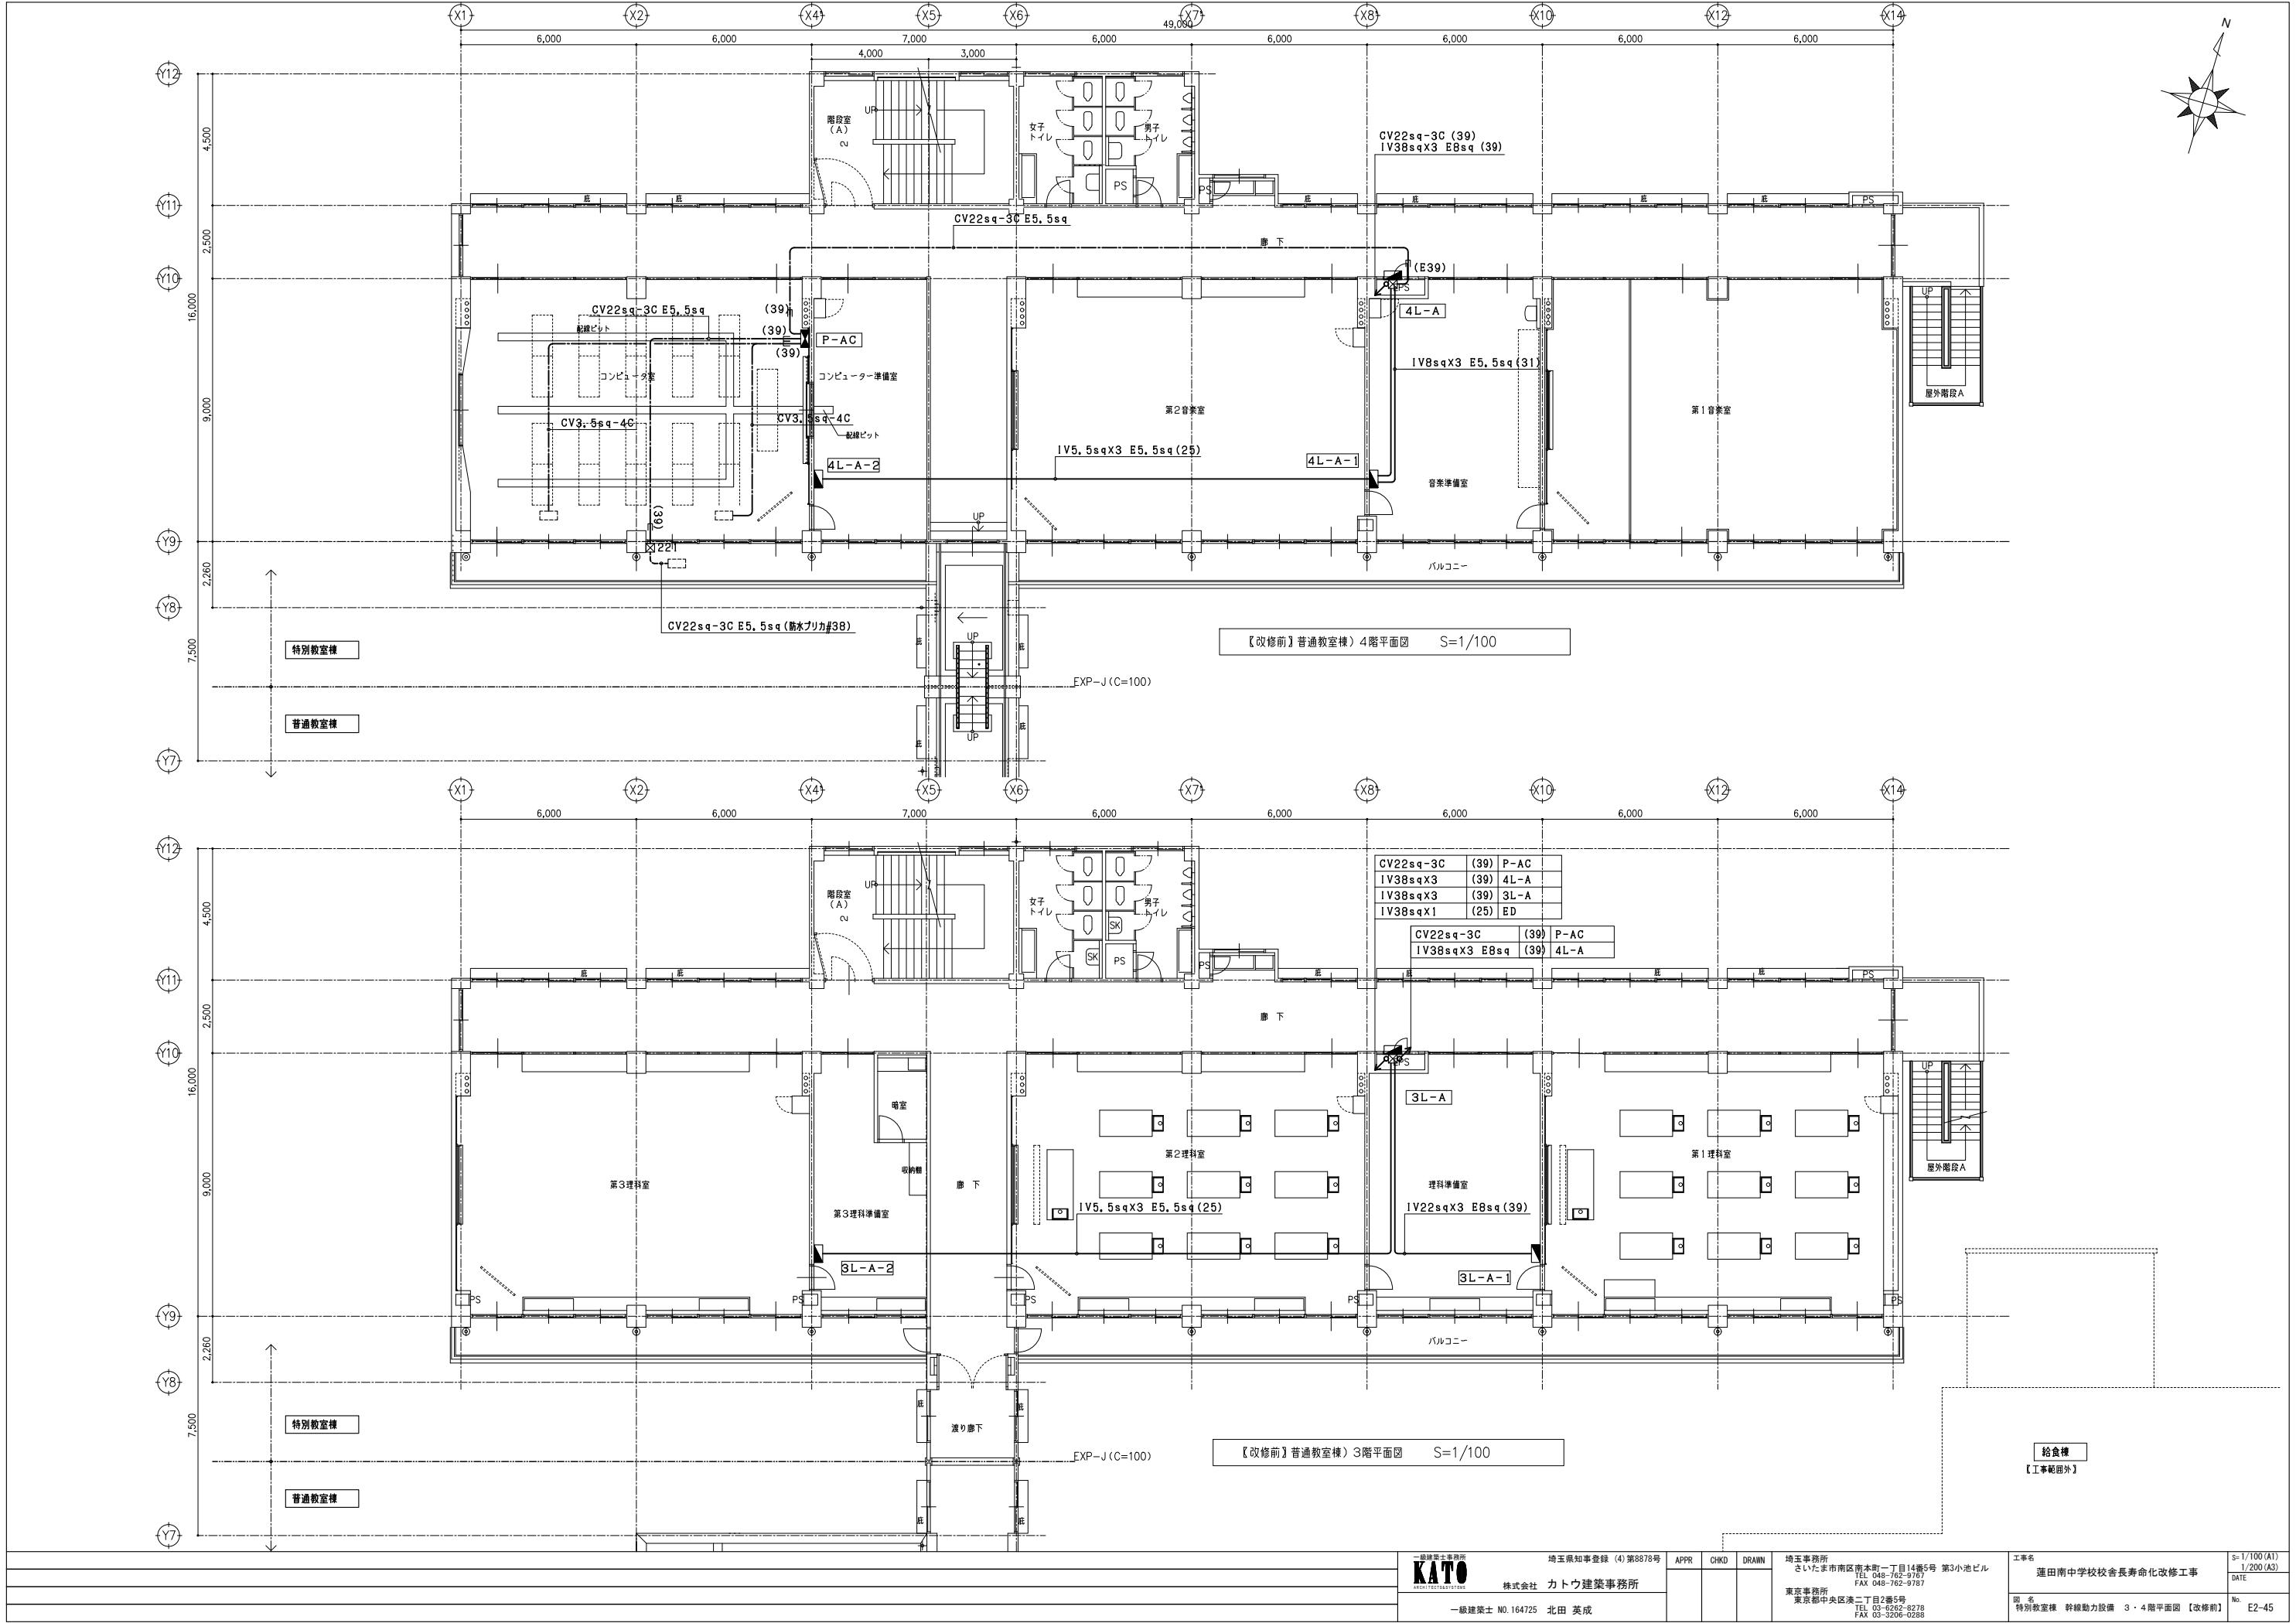

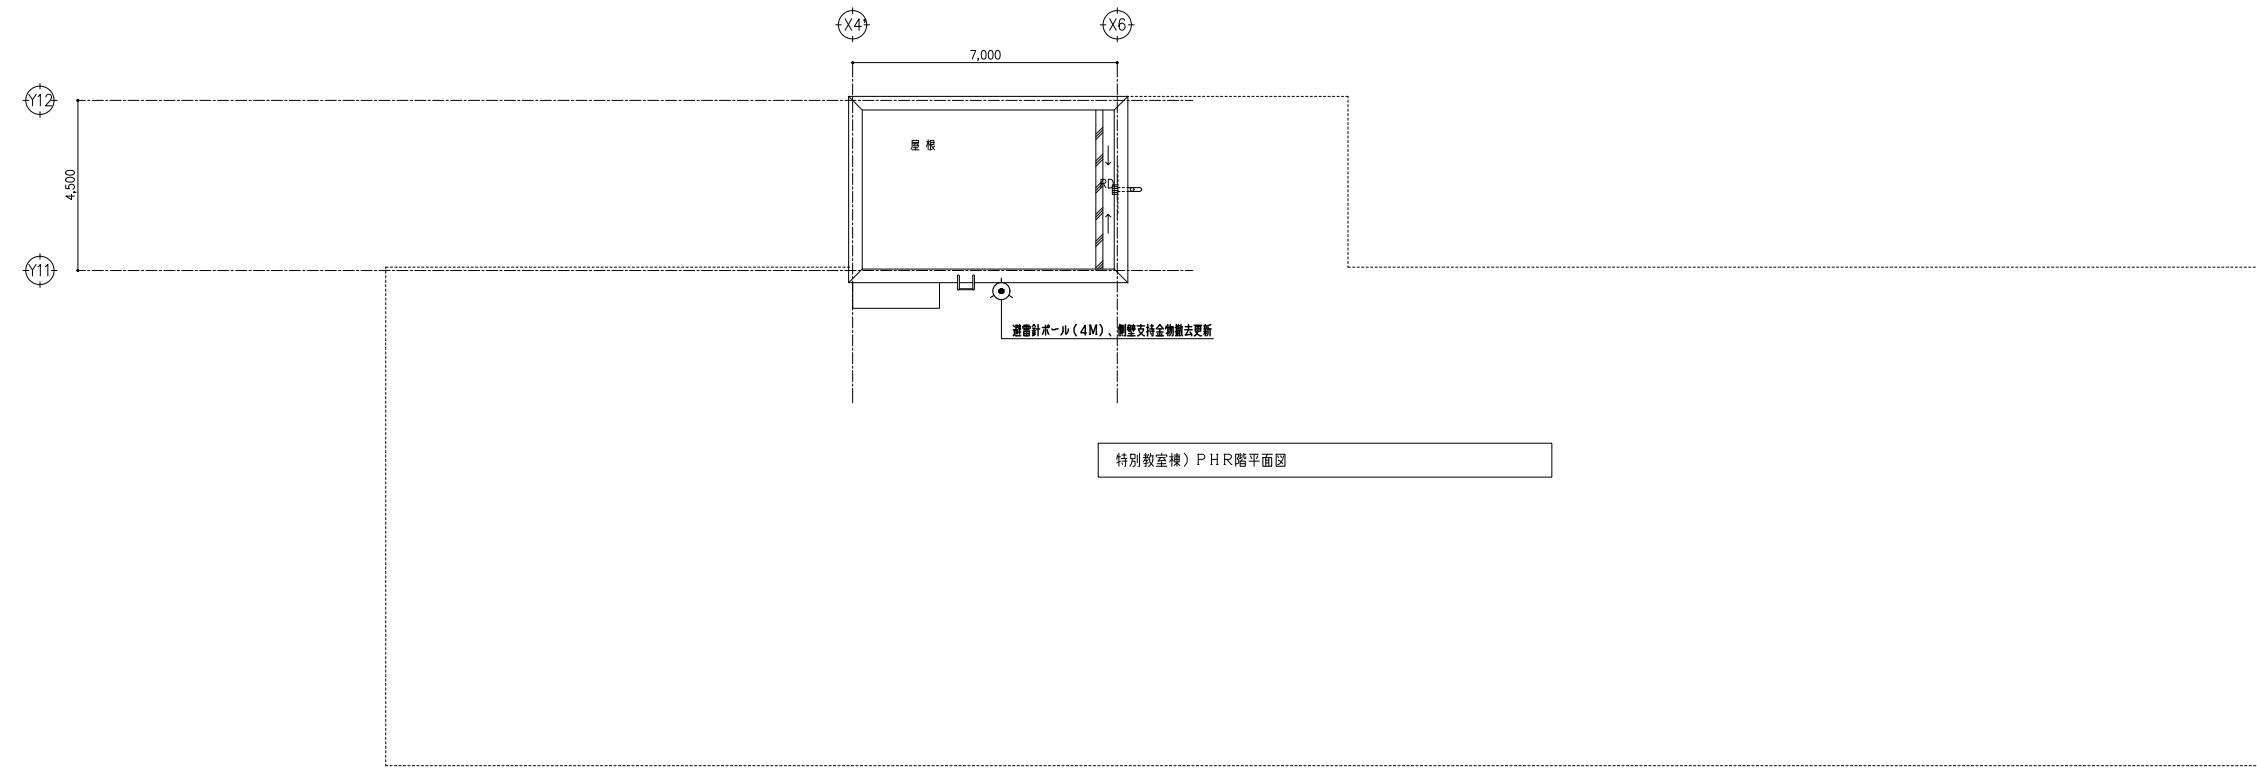


特別教室棟）P H R階平面図

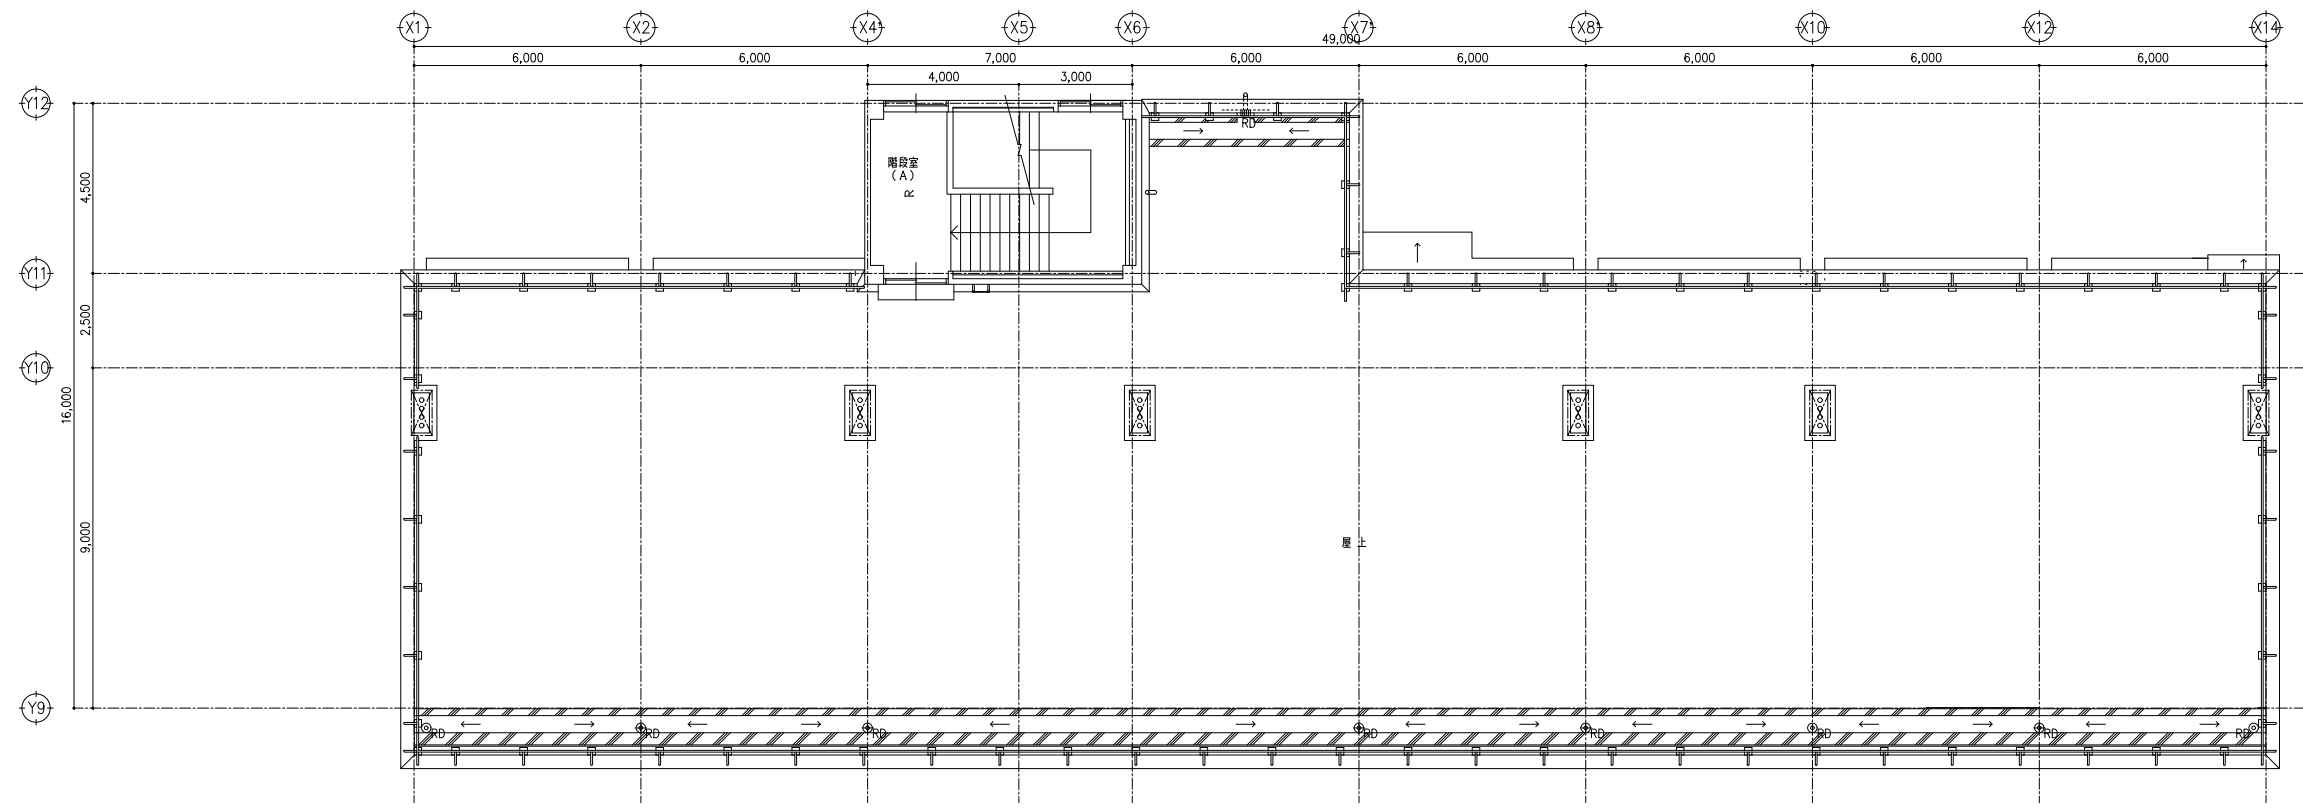

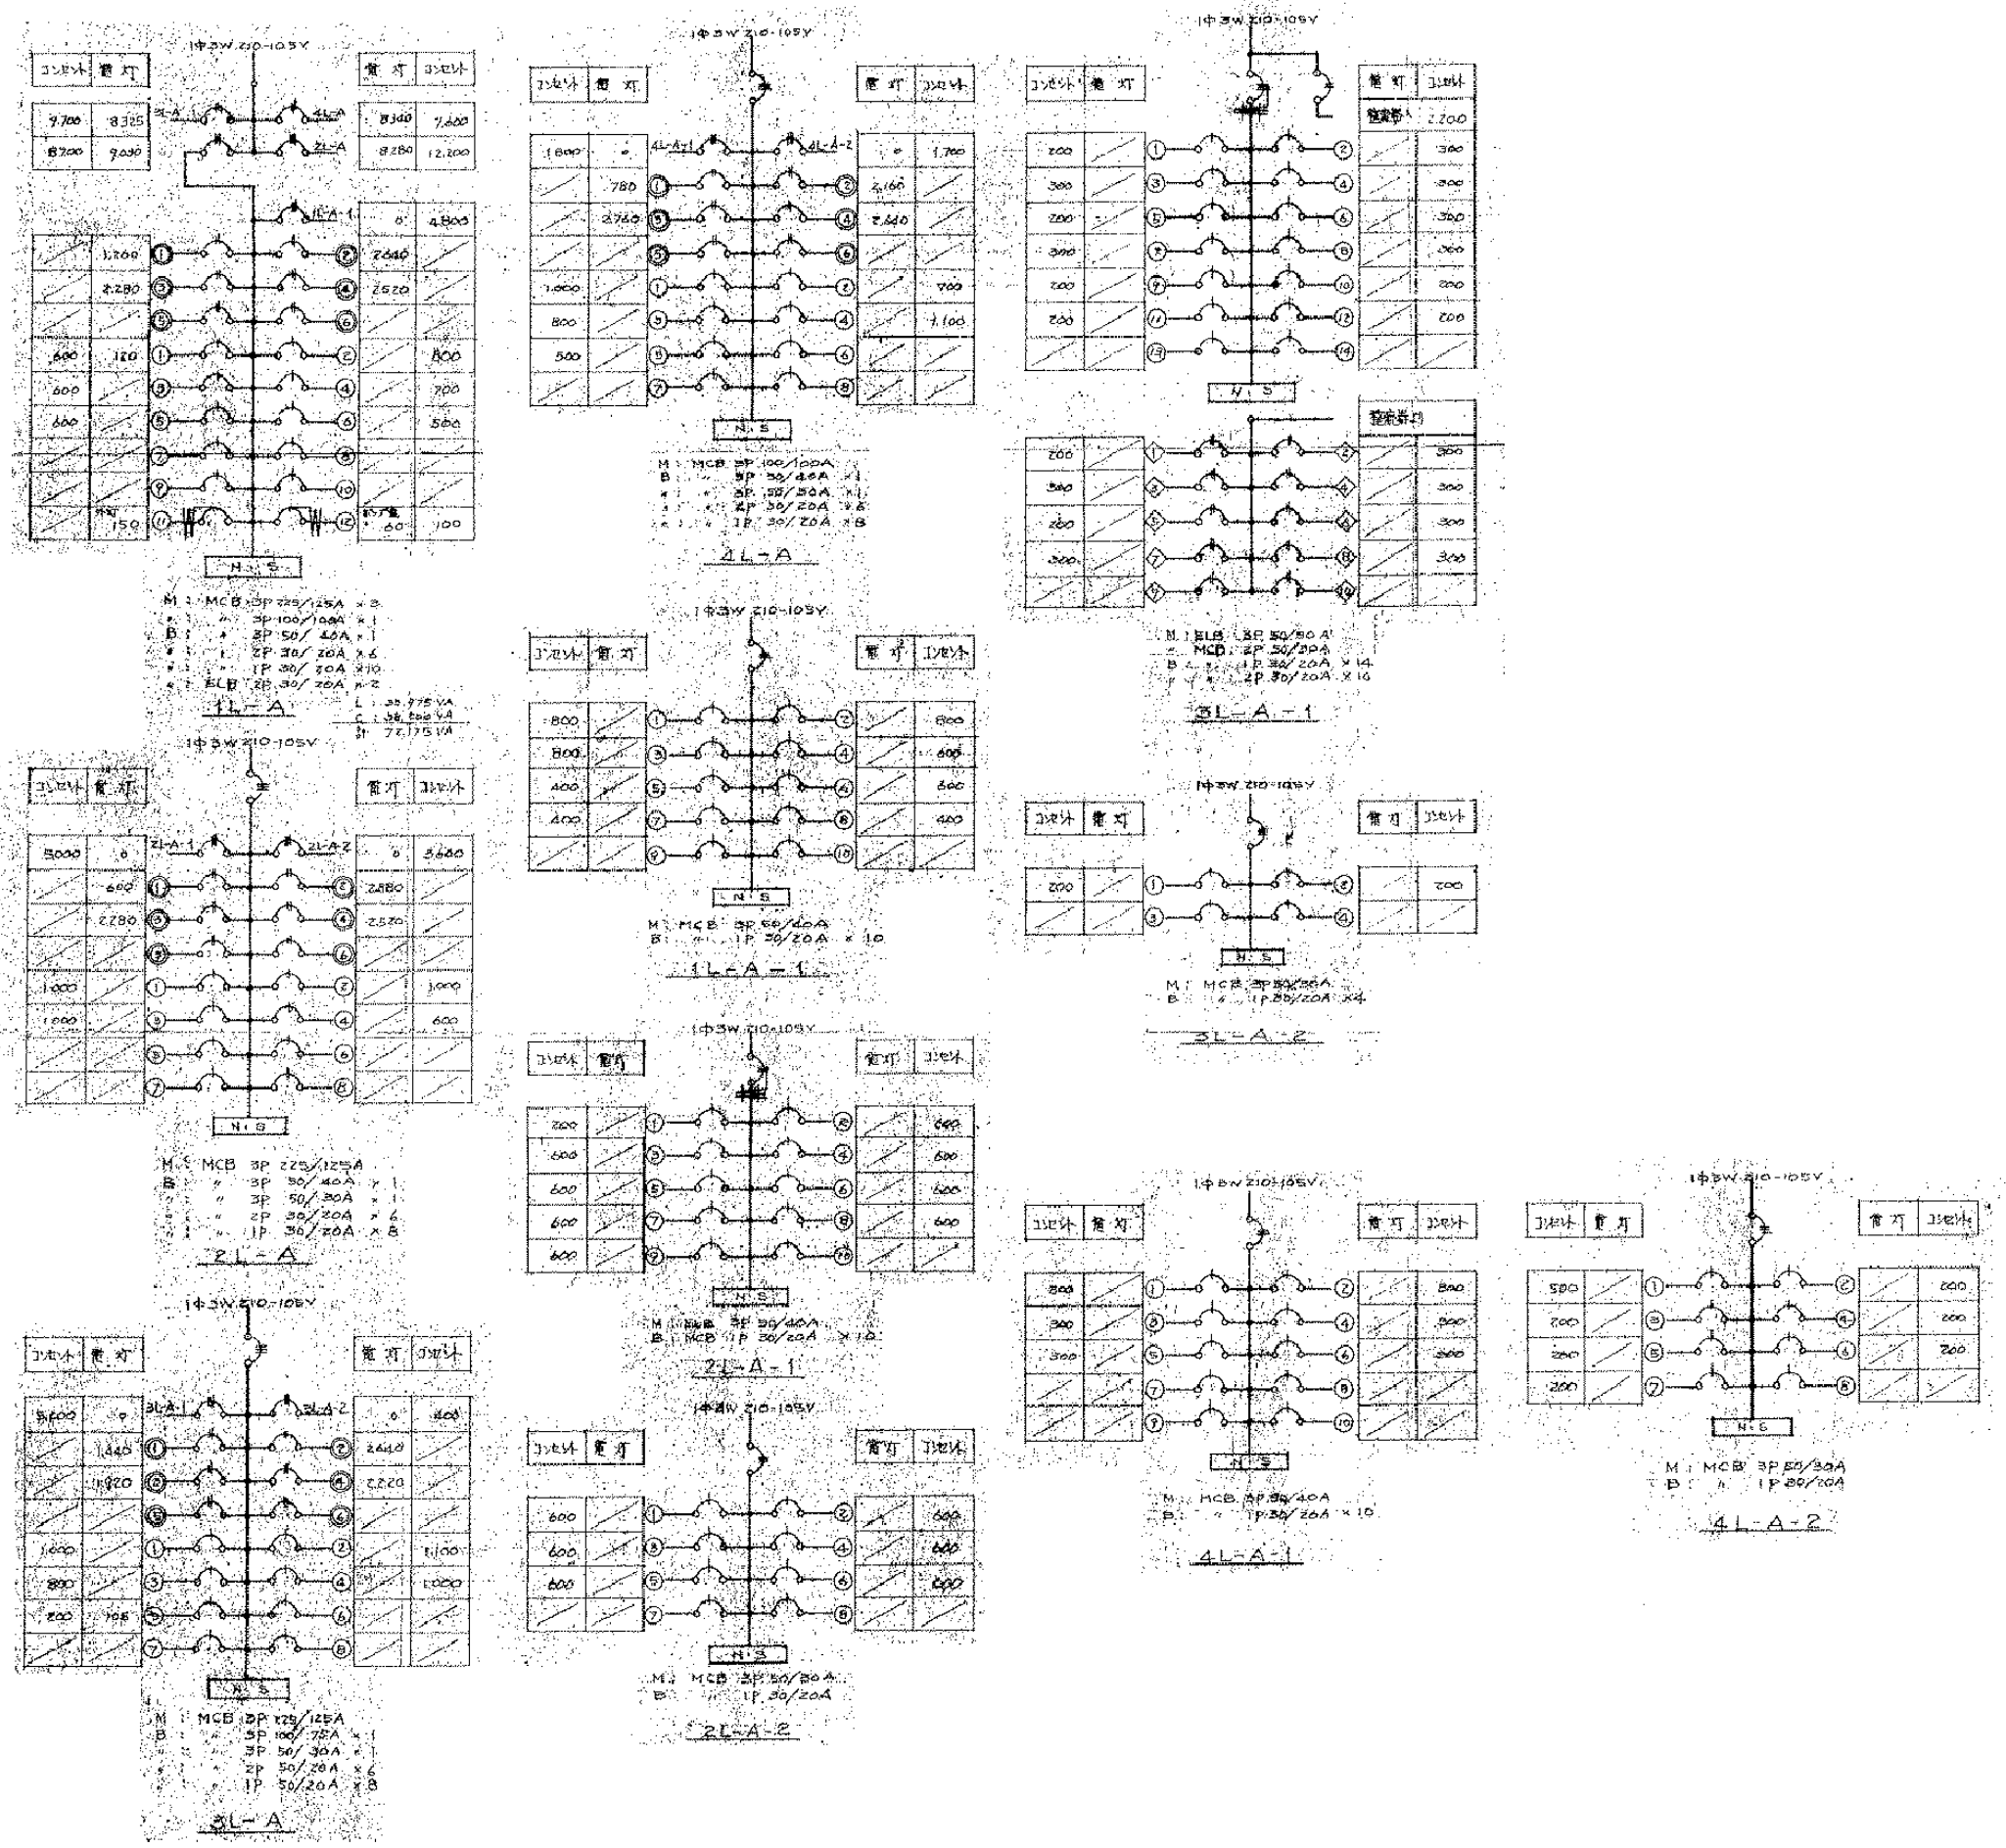


本図は全て撤去とする

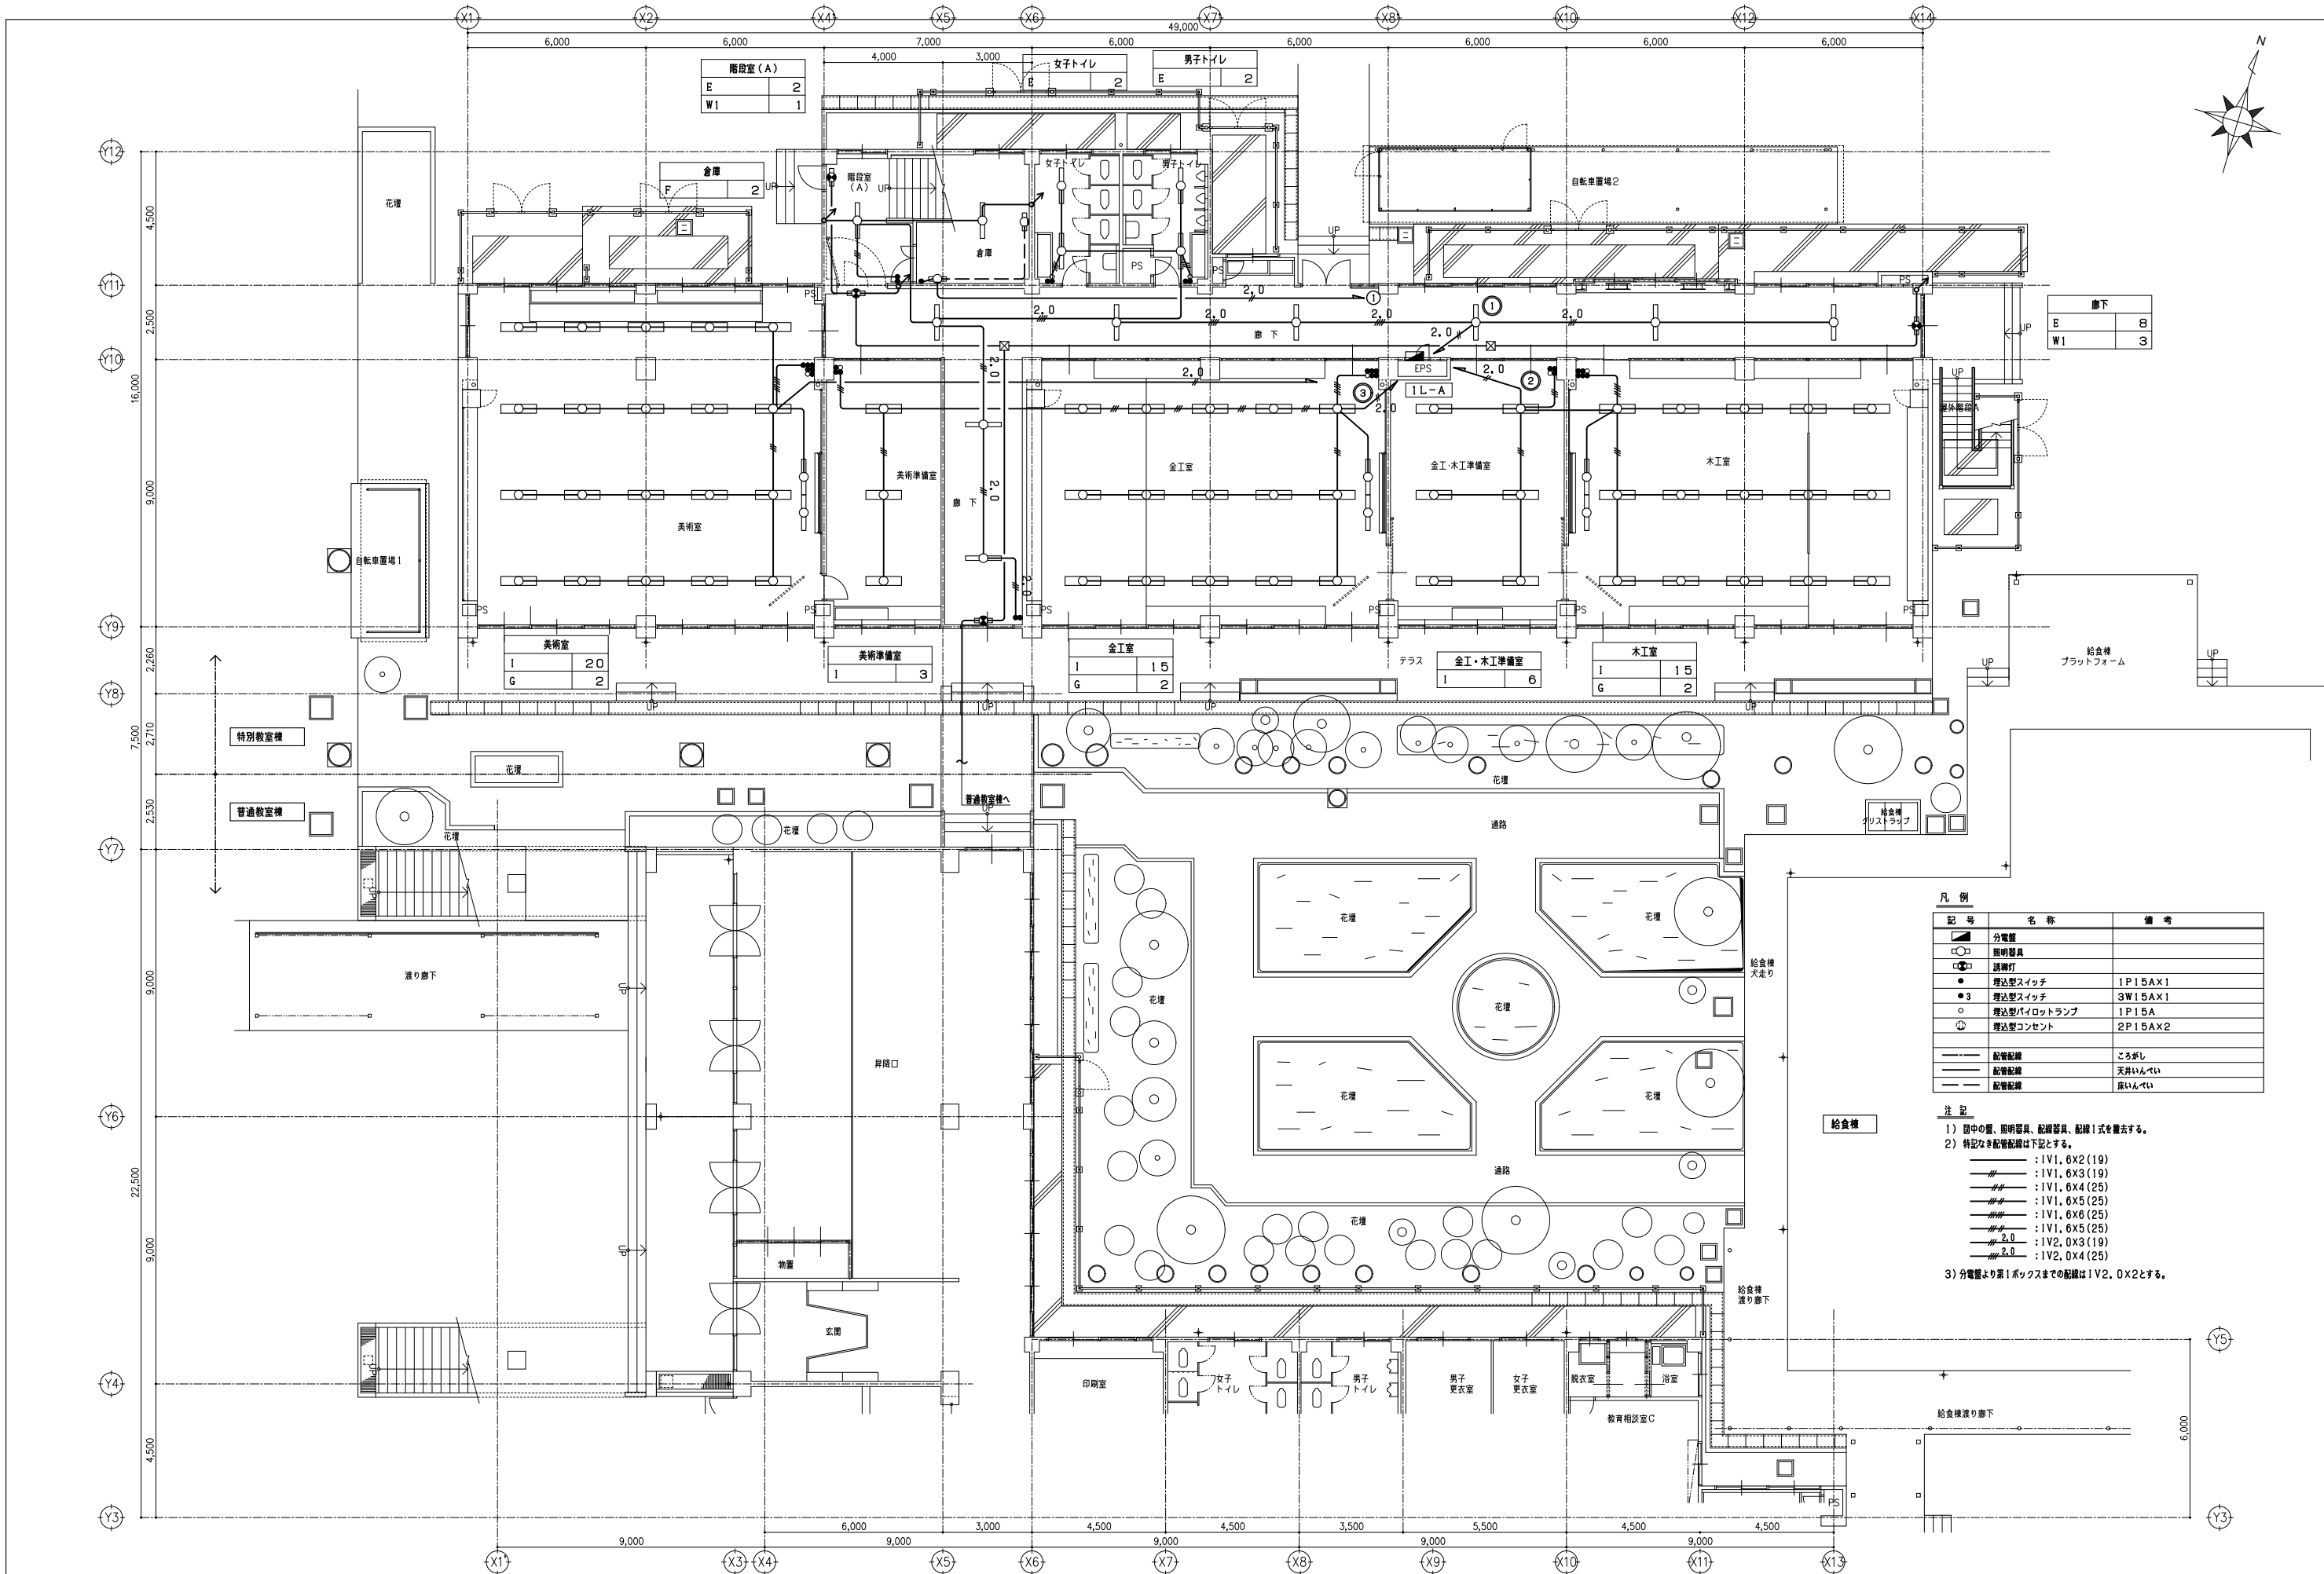




凡 例		
記 号	名 称	備 考
	分電盤	
	照明器具	
	読書灯	
	埋込型スイッチ	1P15A×1
	埋込型スイッチ	3W15A×1
	埋込型パイロットランプ	1P15A
	埋込型コンセント	2P15A×2
	配管配線	ころがし
	配管配線	天井いんべい
	配管配線	床いんべい

- 注 記
- 1) 図中の壁、照明器具、配線器具、配線1式を撤去する。
- 2) 特記なき配管配線は下記とする。
- : 1V1, 6X2 (19)
 - : 1V1, 6X3 (19)
 - : 1V1, 6X4 (25)
 - : 1V1, 6X5 (25)
 - : 1V1, 6X6 (25)
 - : 1V1, 6X5 (25)
 - : 1V2, 0X3 (19)
 - : 1V2, 0X4 (25)
- 3) 分電盤より第1ボックスまでの配線は1V2, 0X2とする。

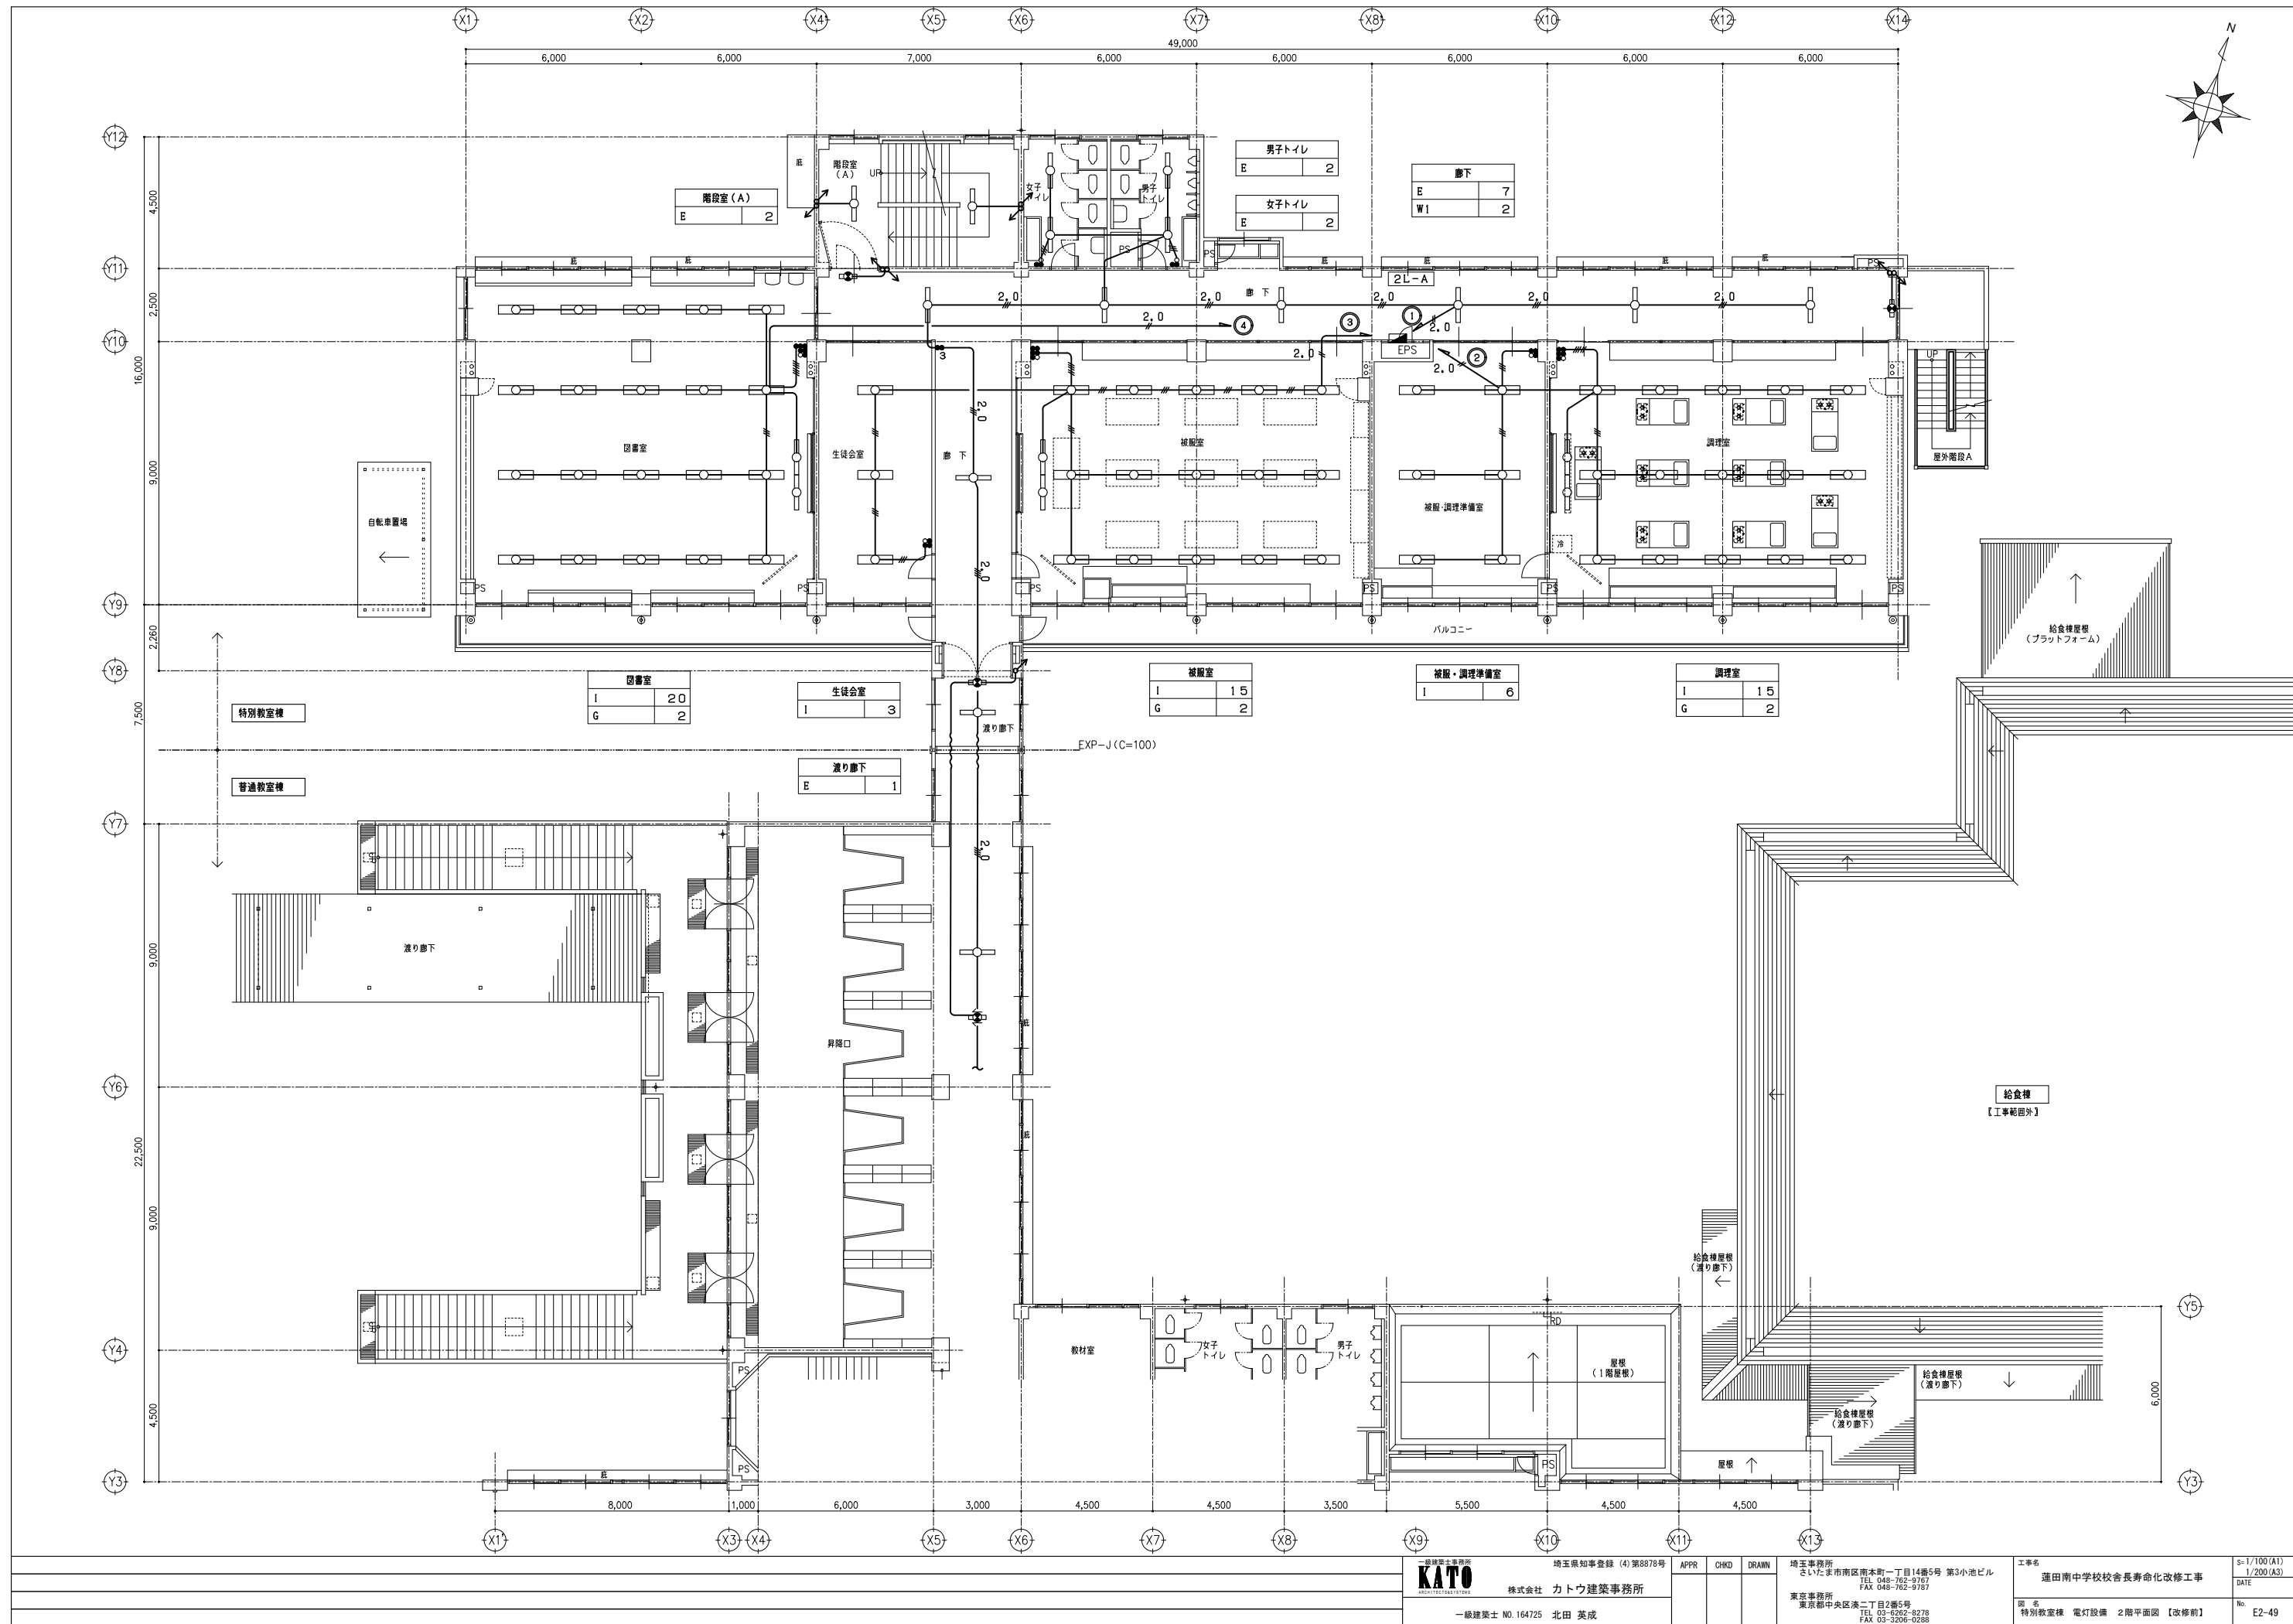



一級建築士事務所 KATO ARCHITECTS			埼玉県知事登録 (4) 第8878号 埼玉県知事登録 (4) 第8878号 APPR CHKD DRAWN			埼玉事務所 さいたま市南区南本町一丁目14番5号 第3小池ビル TEL 048-762-9767 FAX 048-762-9767			工事名 蓮田南中学校校舎長寿化改修工事			S=1/100 (A1) 1/200 (A3)	
株式会社 カトウ建築事務所						東京事務所 東京都中央区湊二丁目2番5号 TEL 03-6282-8278 FAX 03-3206-0288			図名 特別教室棟 電灯設備 2階平面図 【改修前】			No E2-49	
一級建築士 NO. 164725 北田 英成													

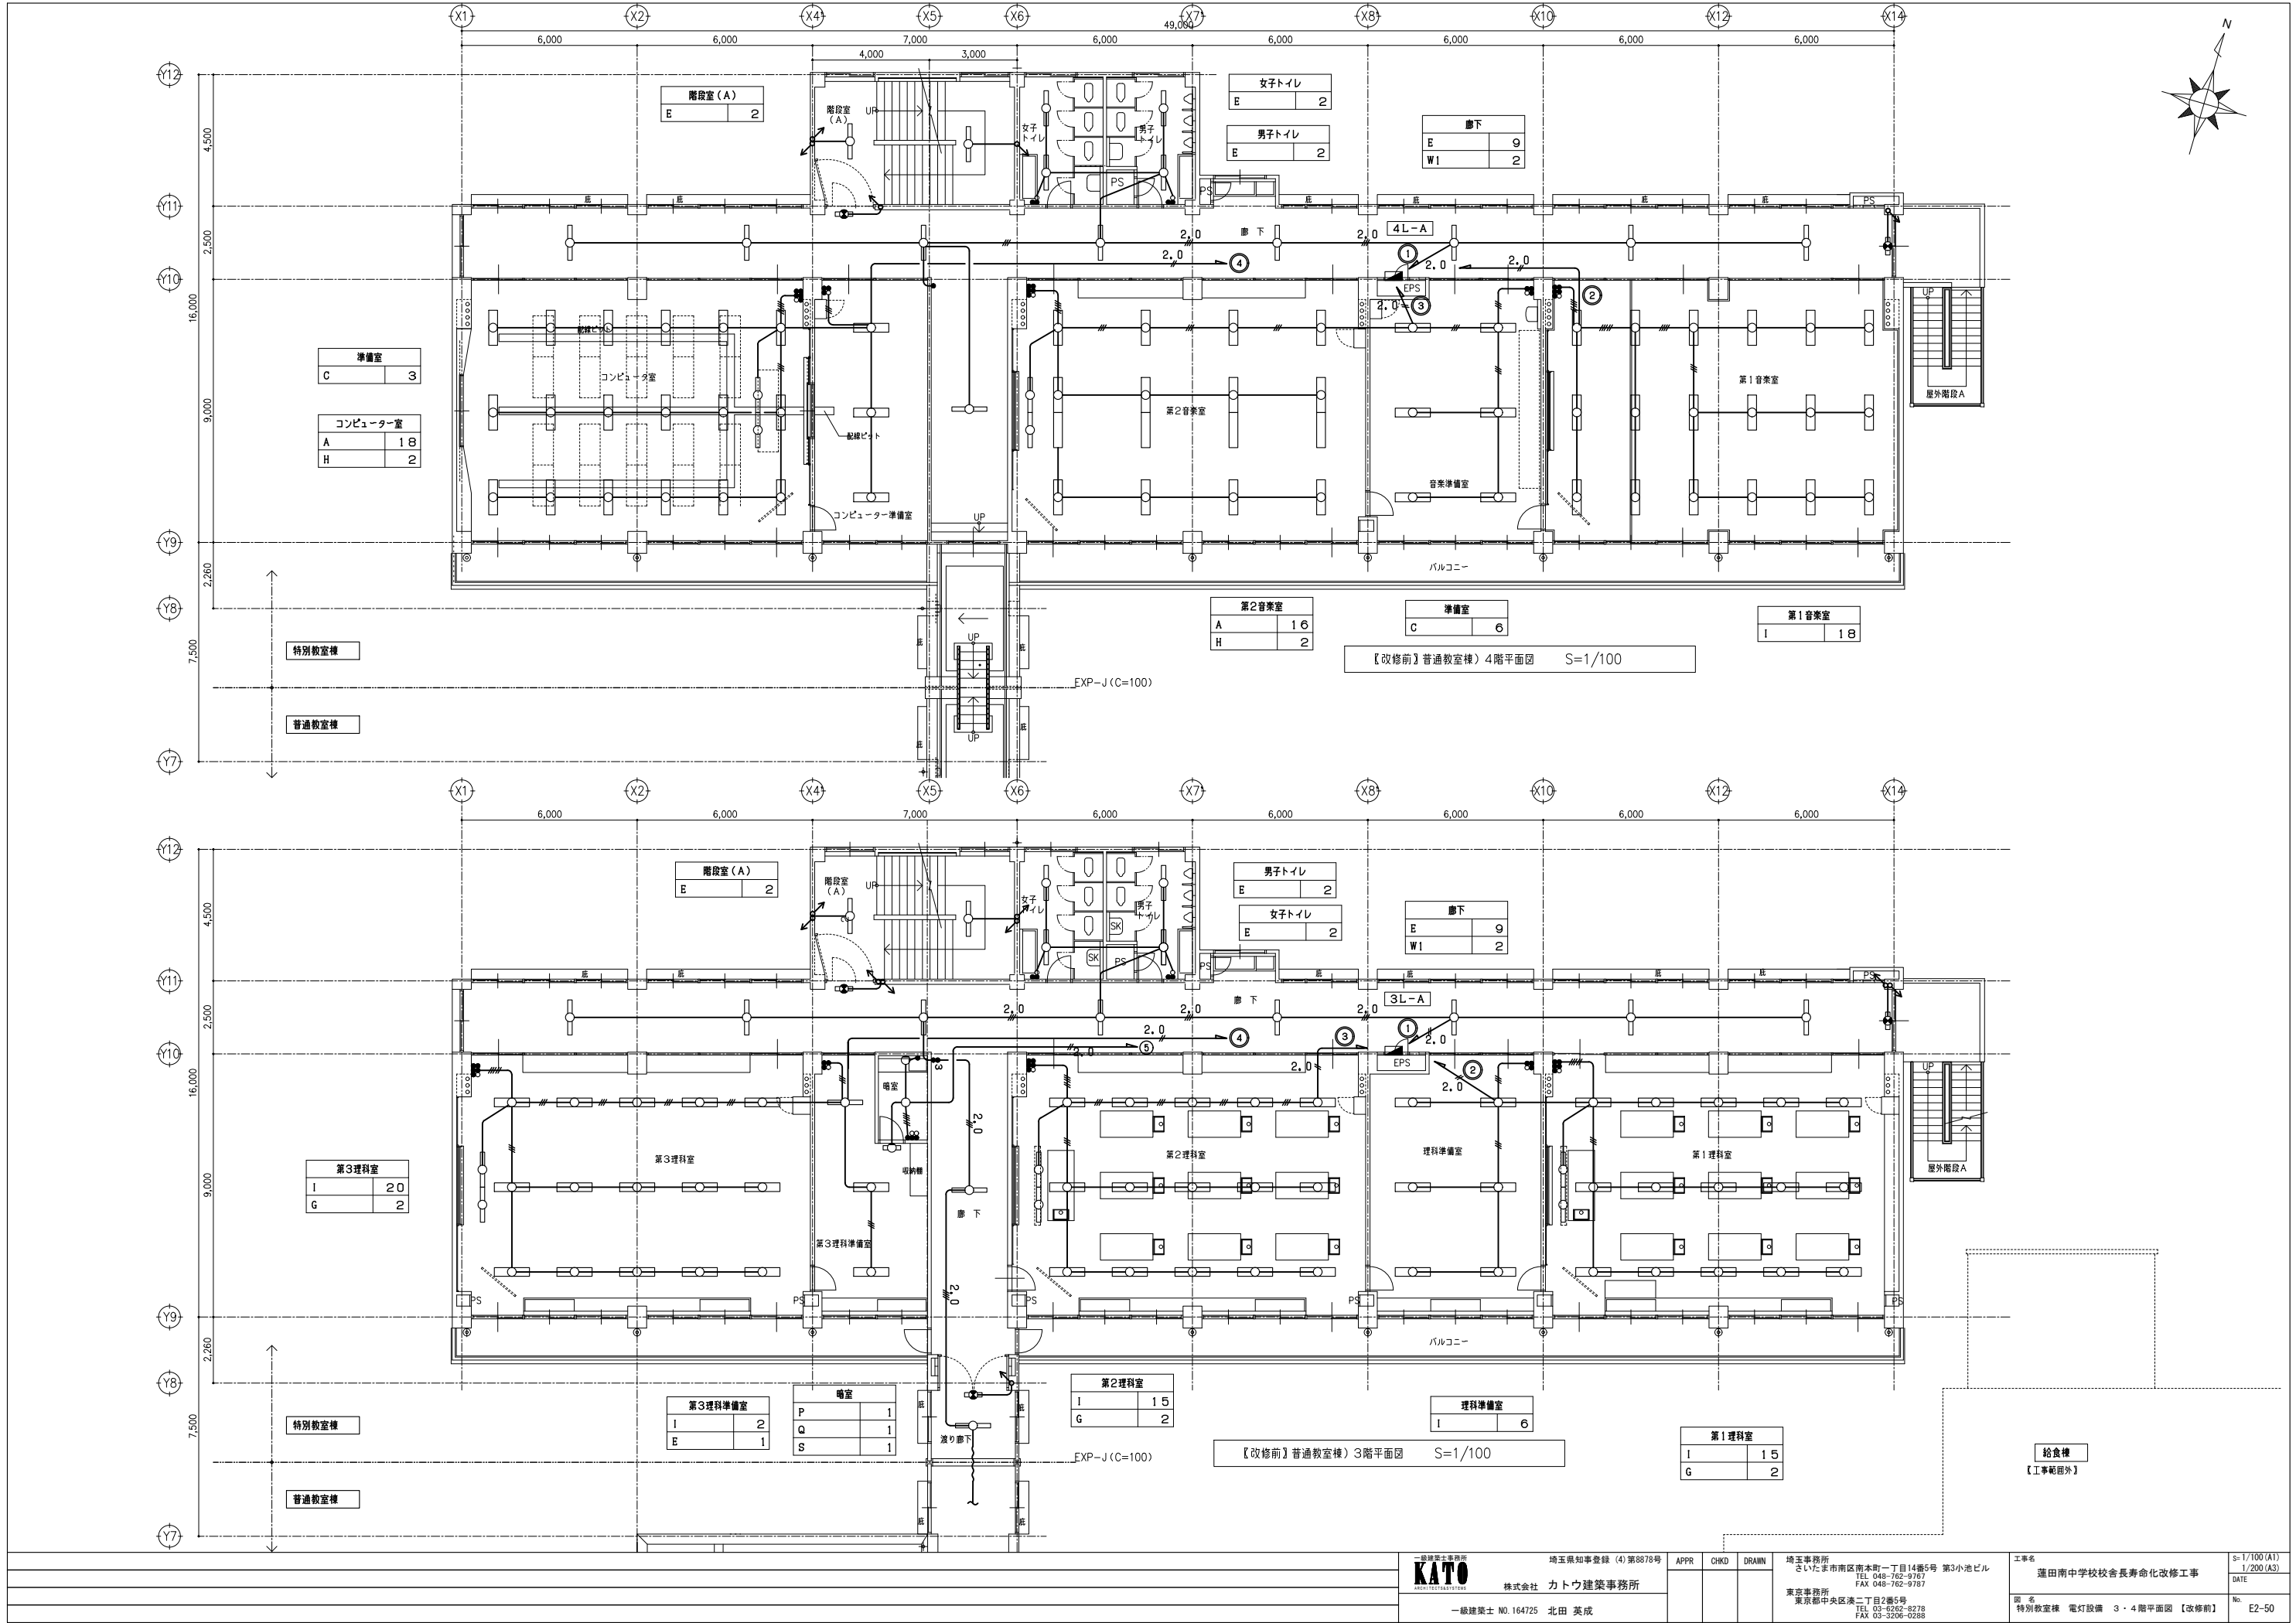

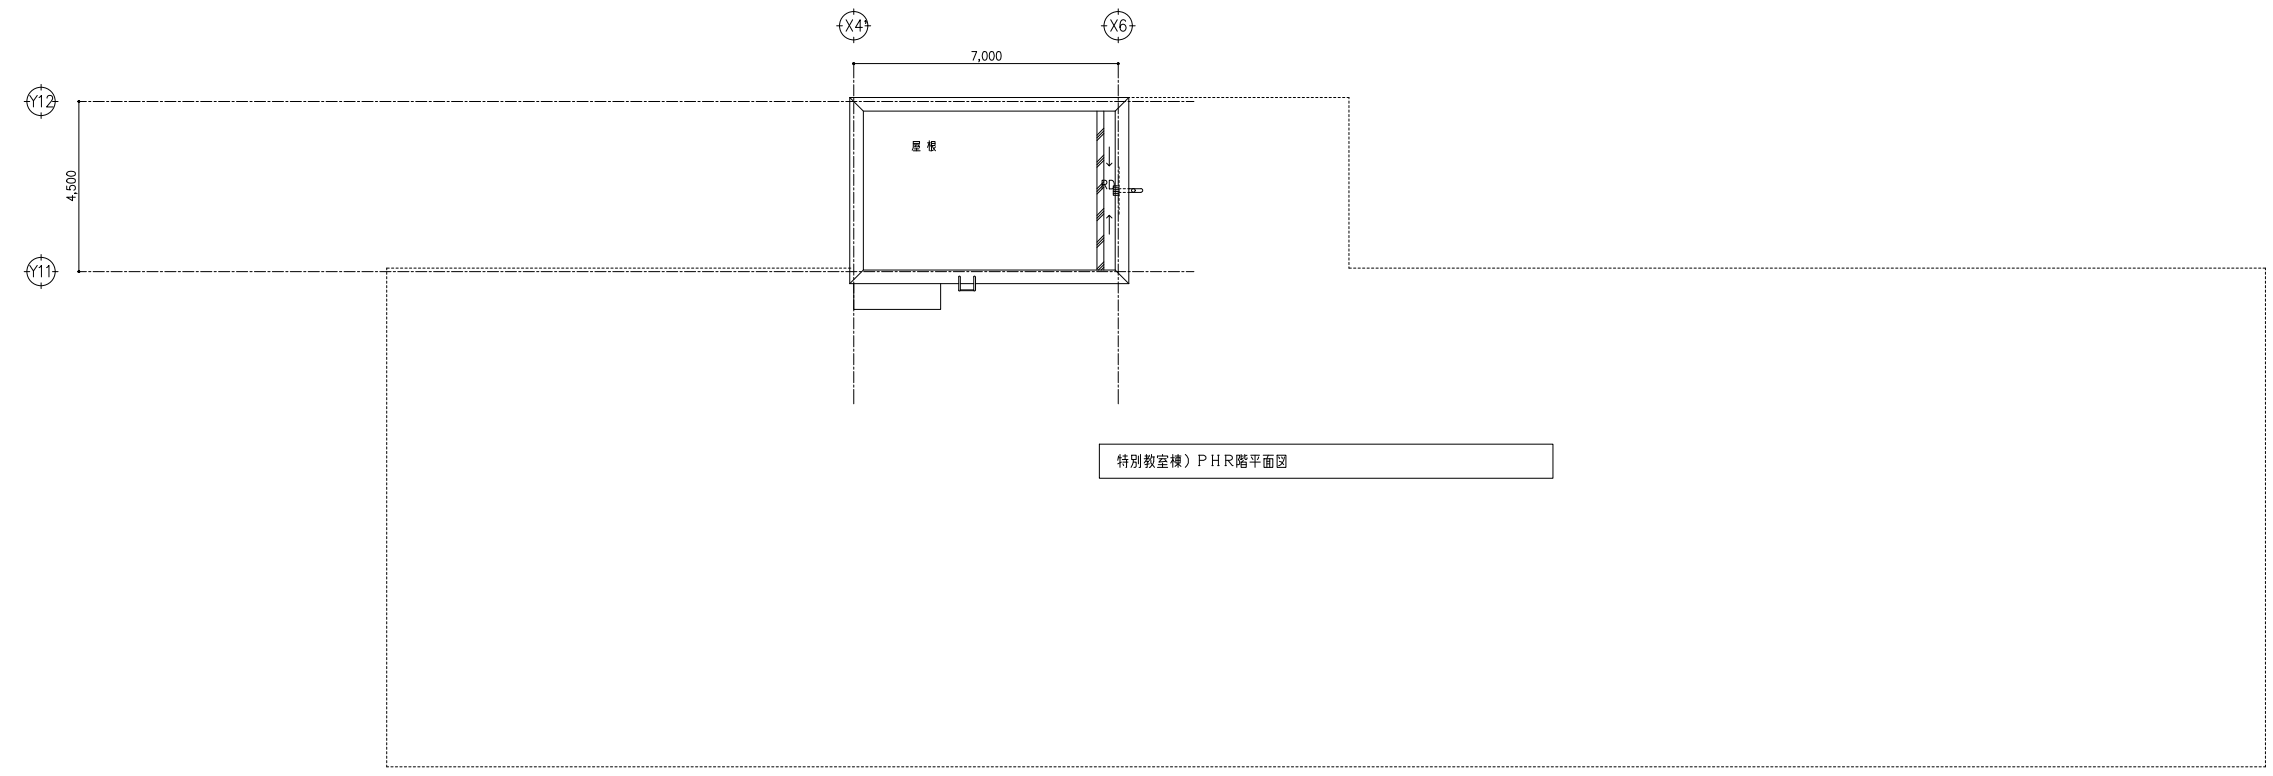 


特別教室棟）P H R階平面図

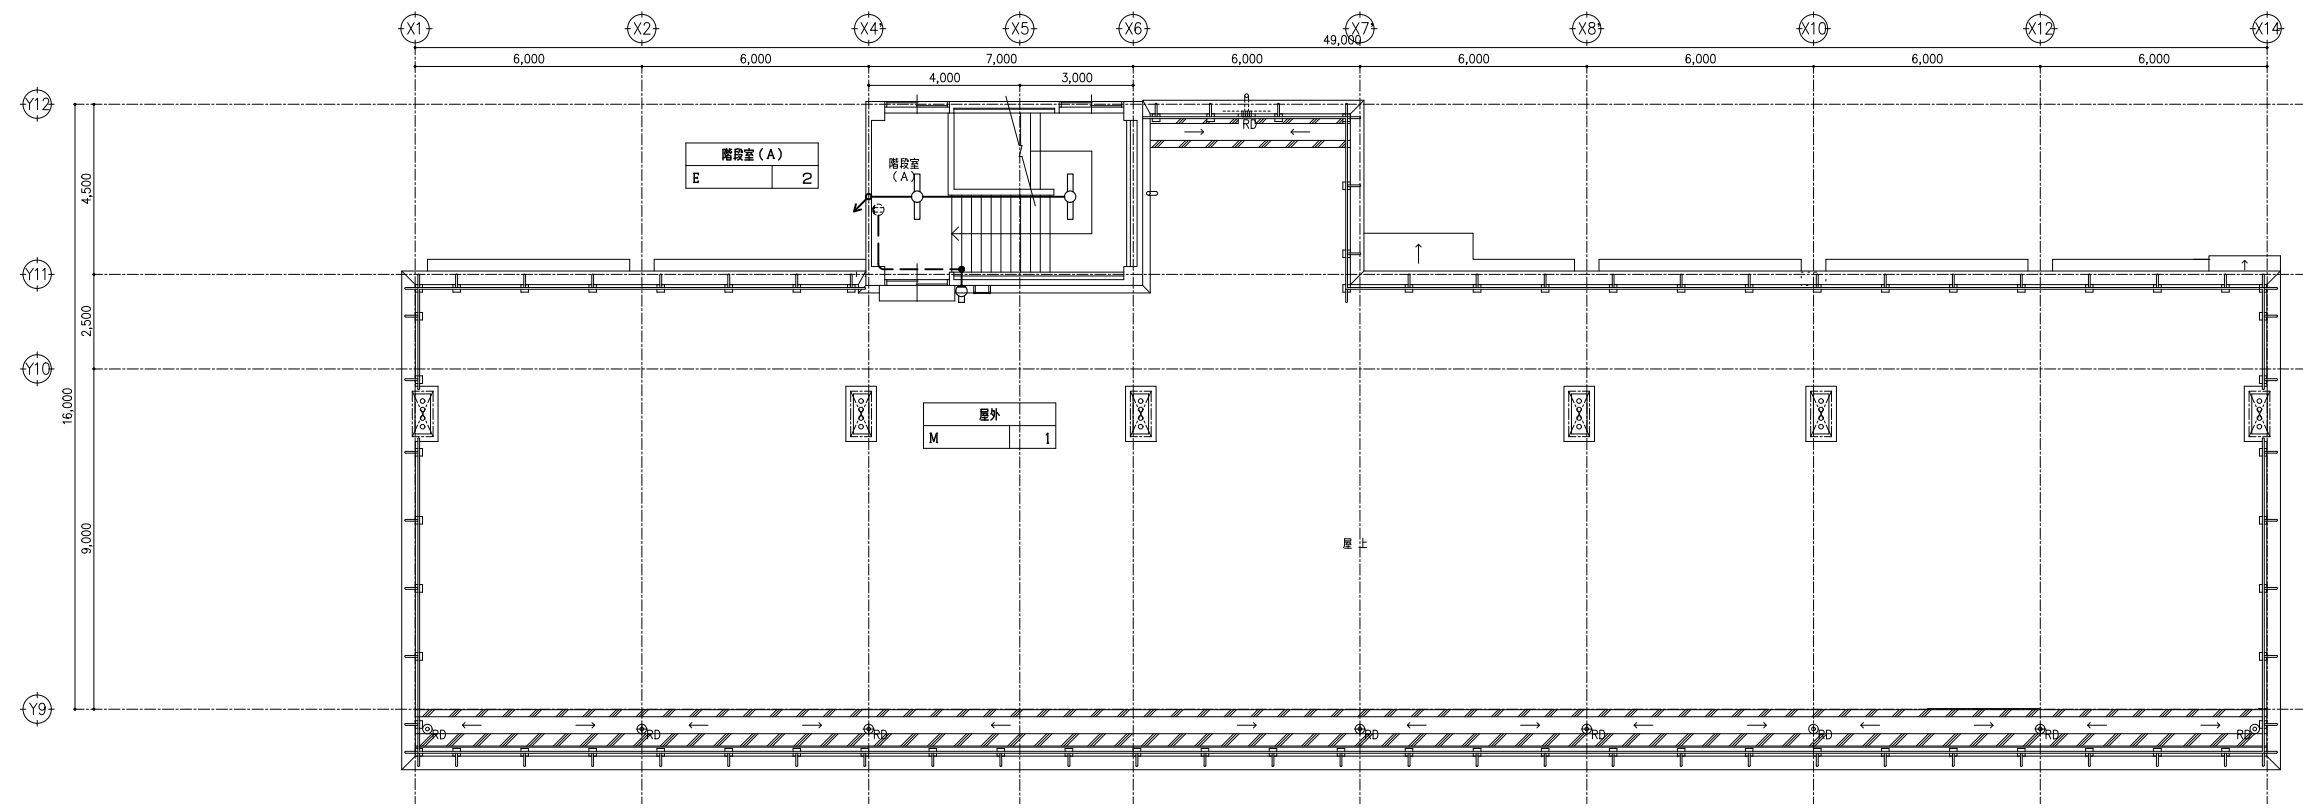

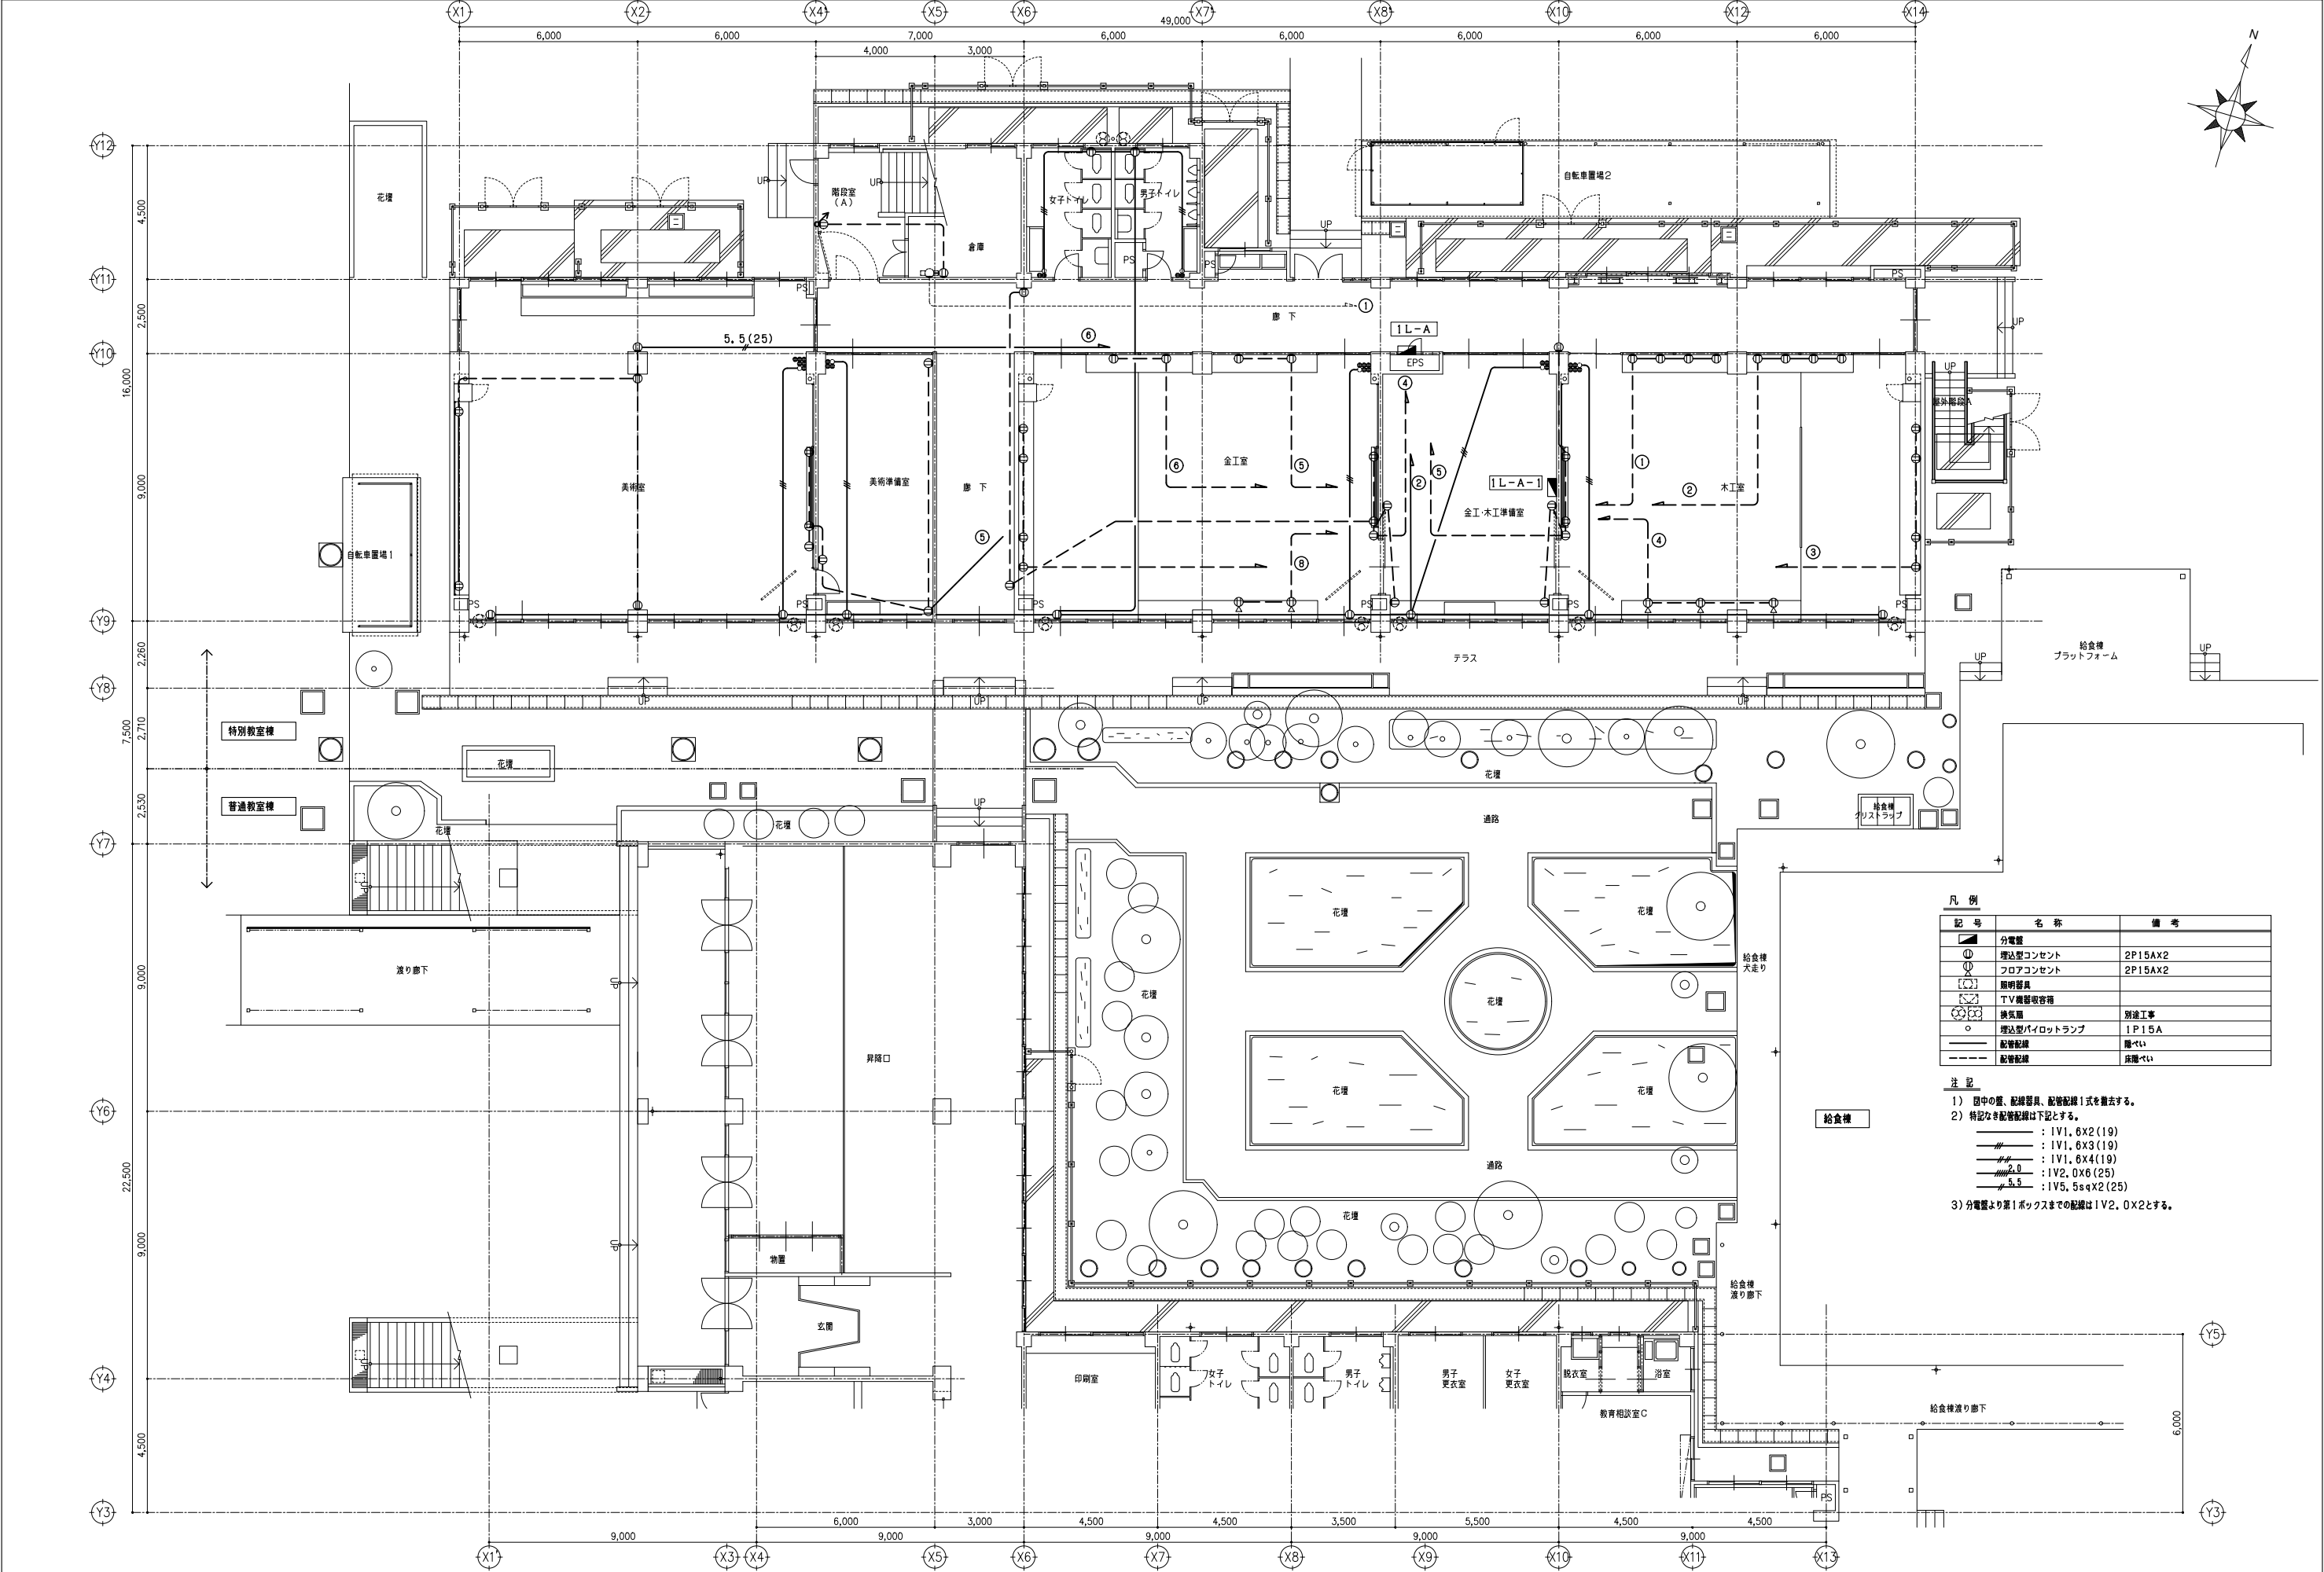





凡 例		
記 号	名 称	備 考
	分電盤	
	埋込型コンセント	2P15AX2
	フロアコンセント	2P15AX2
	照明器具	
	TV機器収容箱	
	換気扇	別途工事
	埋込型パイロットランプ	1P15A
	配管配線	隠ぺい
	配管配線	床隠ぺい

- 注 記
- 1) 図中の隠、配線器具、配管配線1式を撤去する。
- 2) 特記なき配管配線は下記とする。
- : 1V1, 6X2 (19)
 - : 1V1, 6X3 (19)
 - : 1V1, 6X4 (19)
 - : 1V2, 0X6 (25)
 - : 1V5, 5sqX2 (25)
- 3) 分電盤より第1ボックスまでの配線は1V2, 0X2とする。

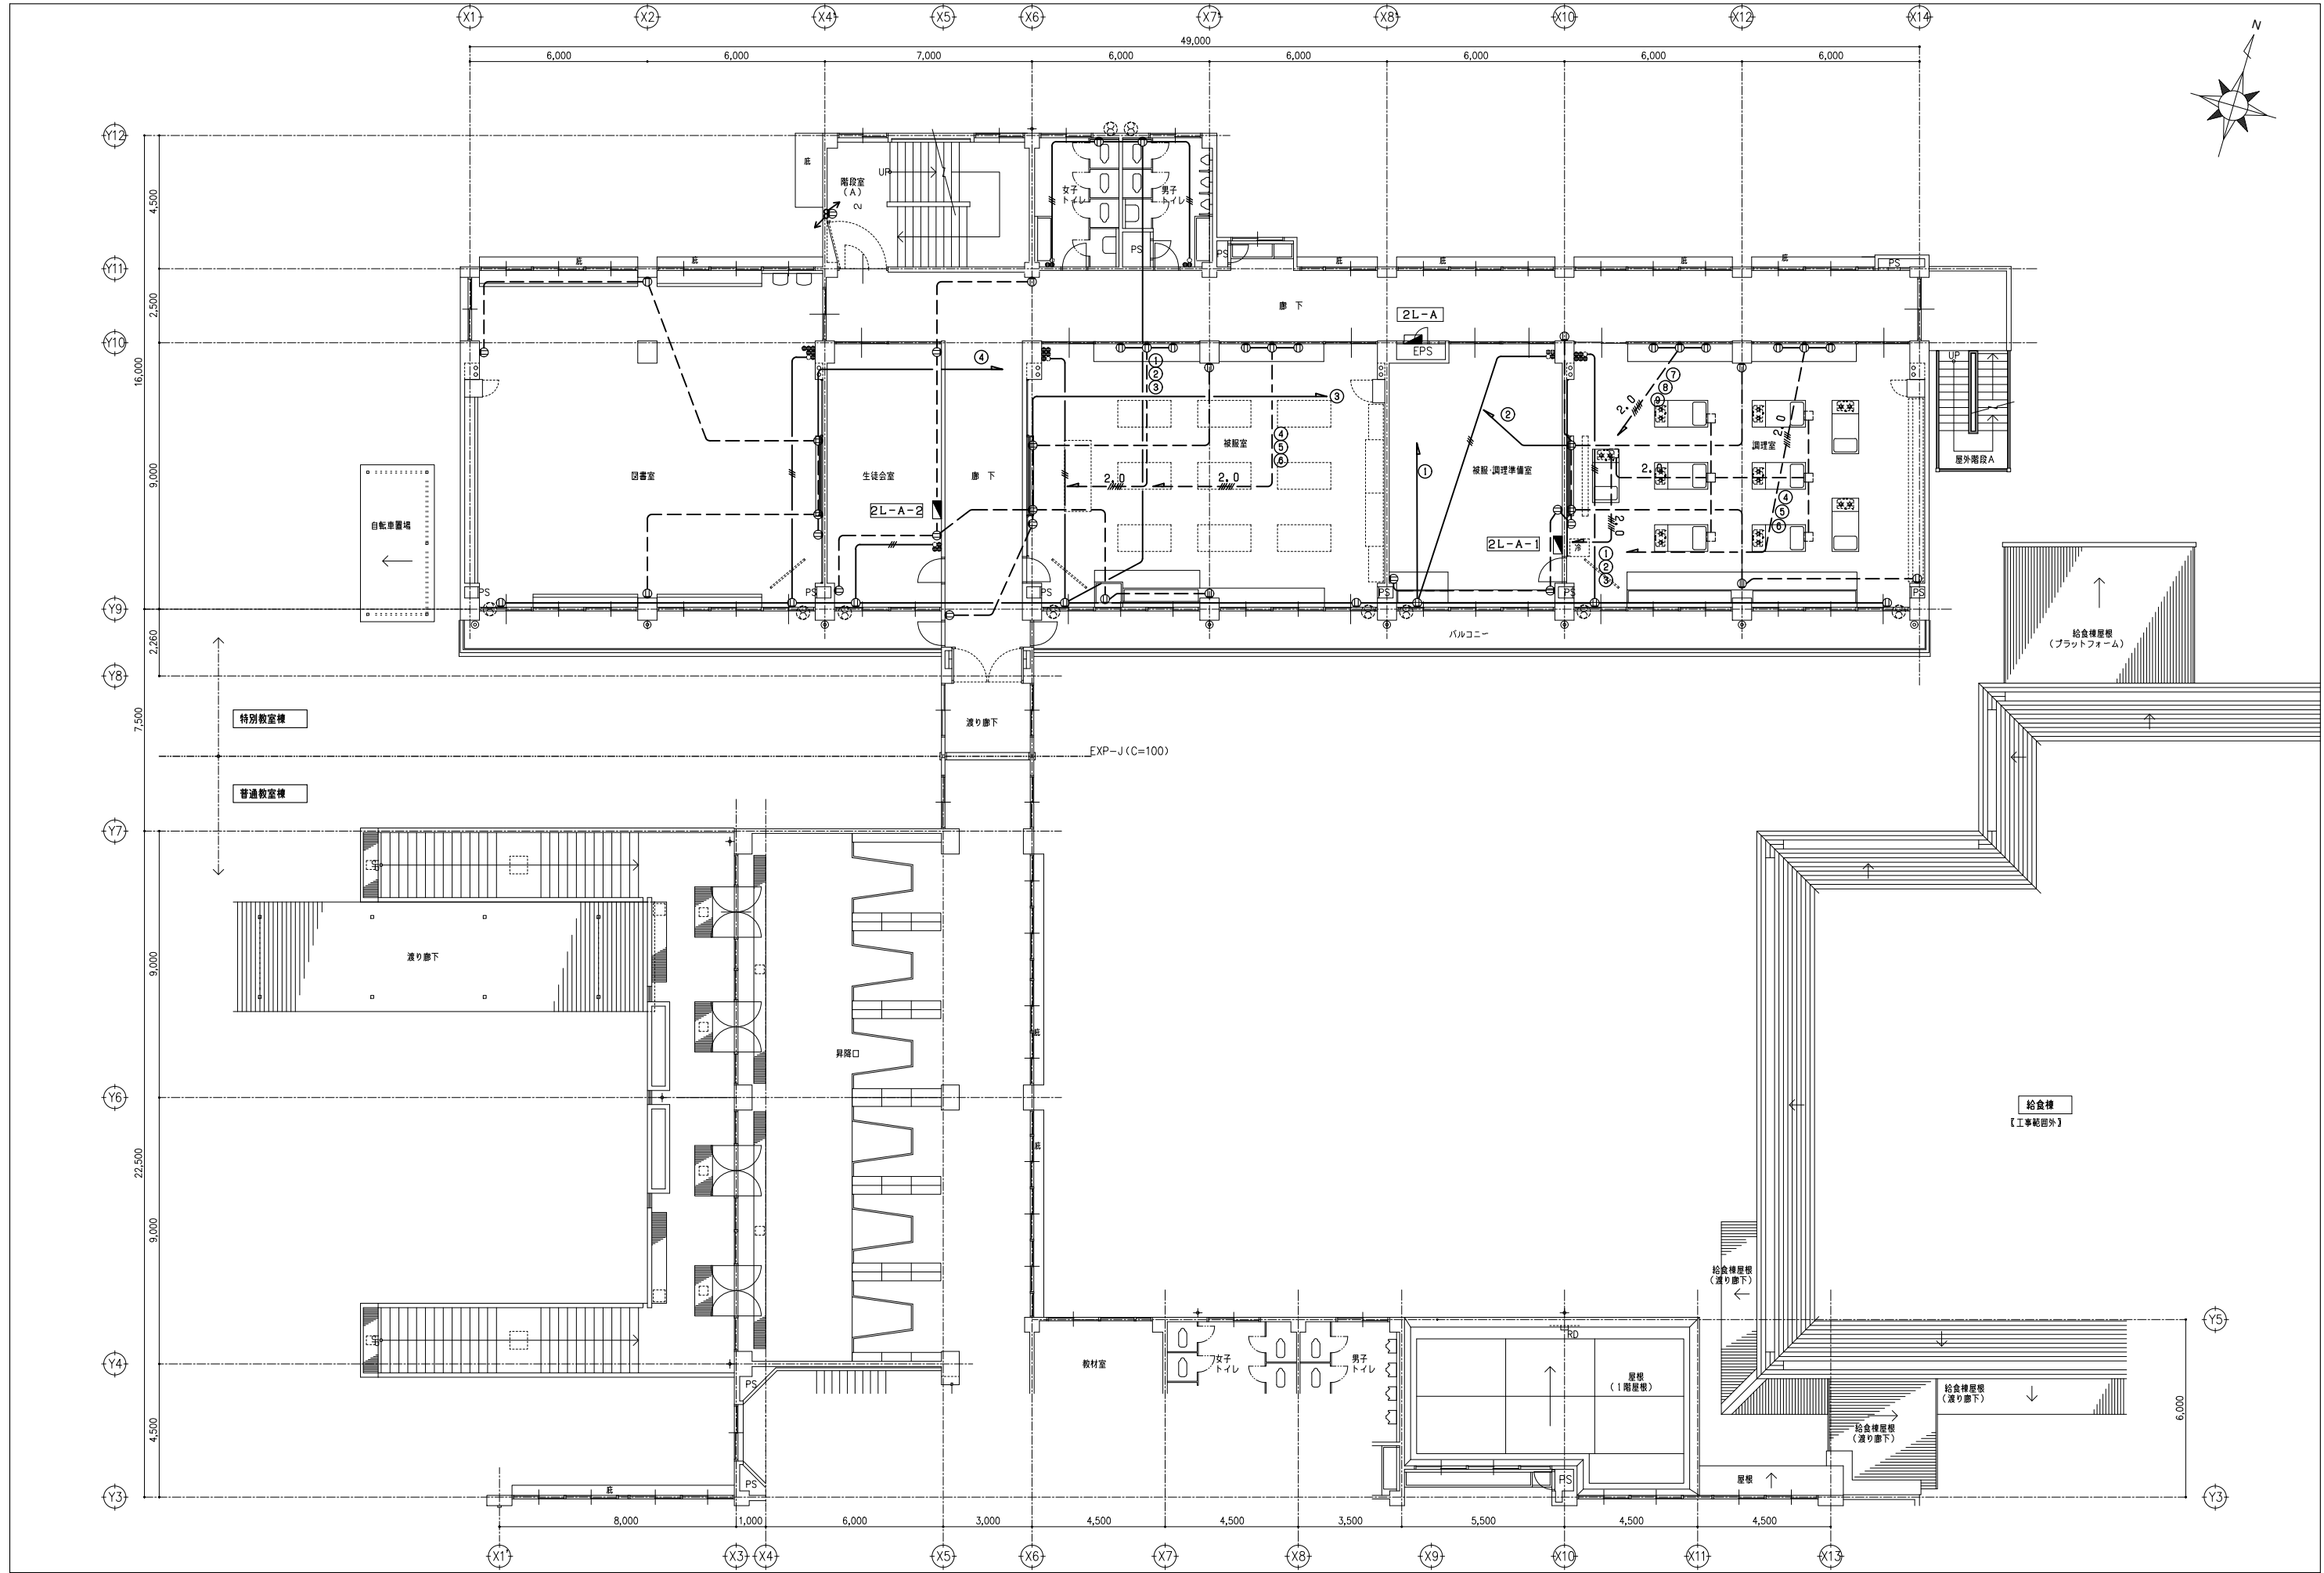


一級建築士事務所 KATO KATO ARCHITECTS & PLANNERS			埼玉県知事登録 (4) 第8878号 さいたま市南区南本町一丁目14番5号 第3小池ビル TEL 048-762-9787 FAX 048-762-9787			埼玉事務所 さいたま市南区南本町一丁目14番5号 第3小池ビル TEL 048-762-9787 FAX 048-762-9787			工事名 蓮田南中学校校長寿命化改修工事			s=1/100 (A1) 1/200 (A3) DATE
株式会社 カトウ建築事務所 一級建築士 NO.164725 北田 英成			APPR CHKD DRAWN			東京事務所 東京都中央区湊二丁目2番5号 TEL 03-6262-8278 FAX 03-3206-0288			図名 特別教室棟 コンセント設備 2階平面図 【改修前】			No. E2-53

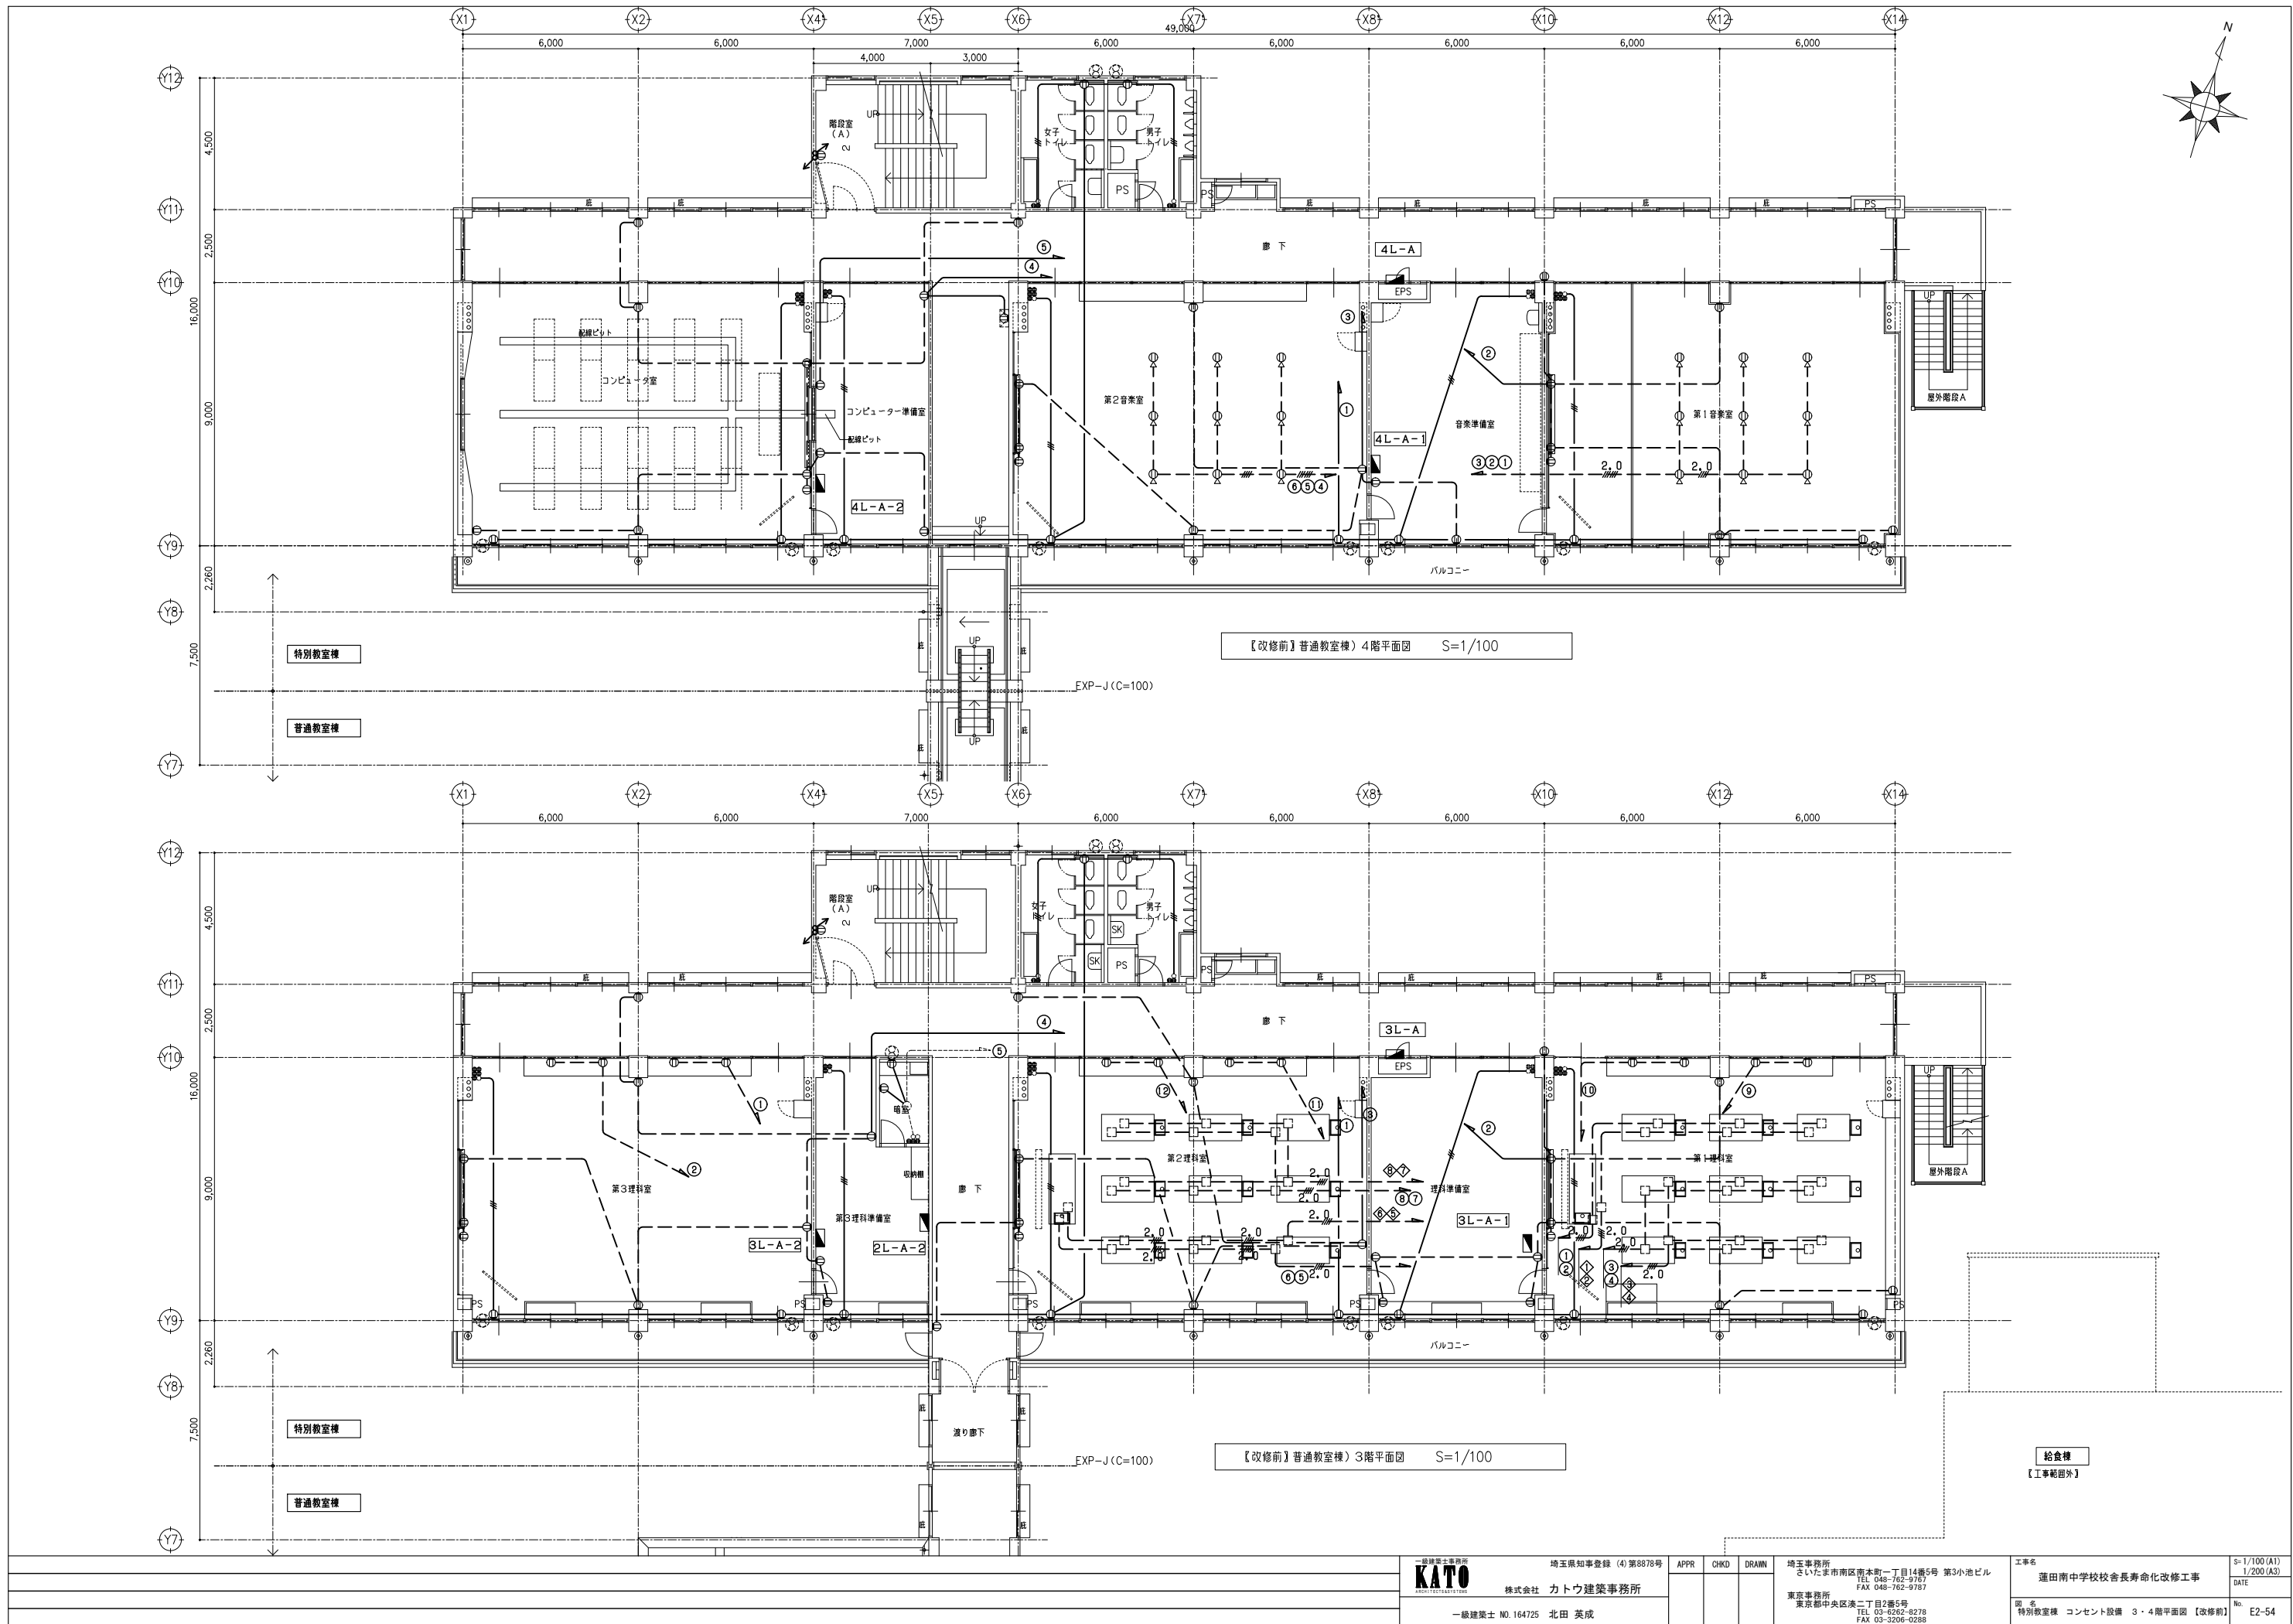

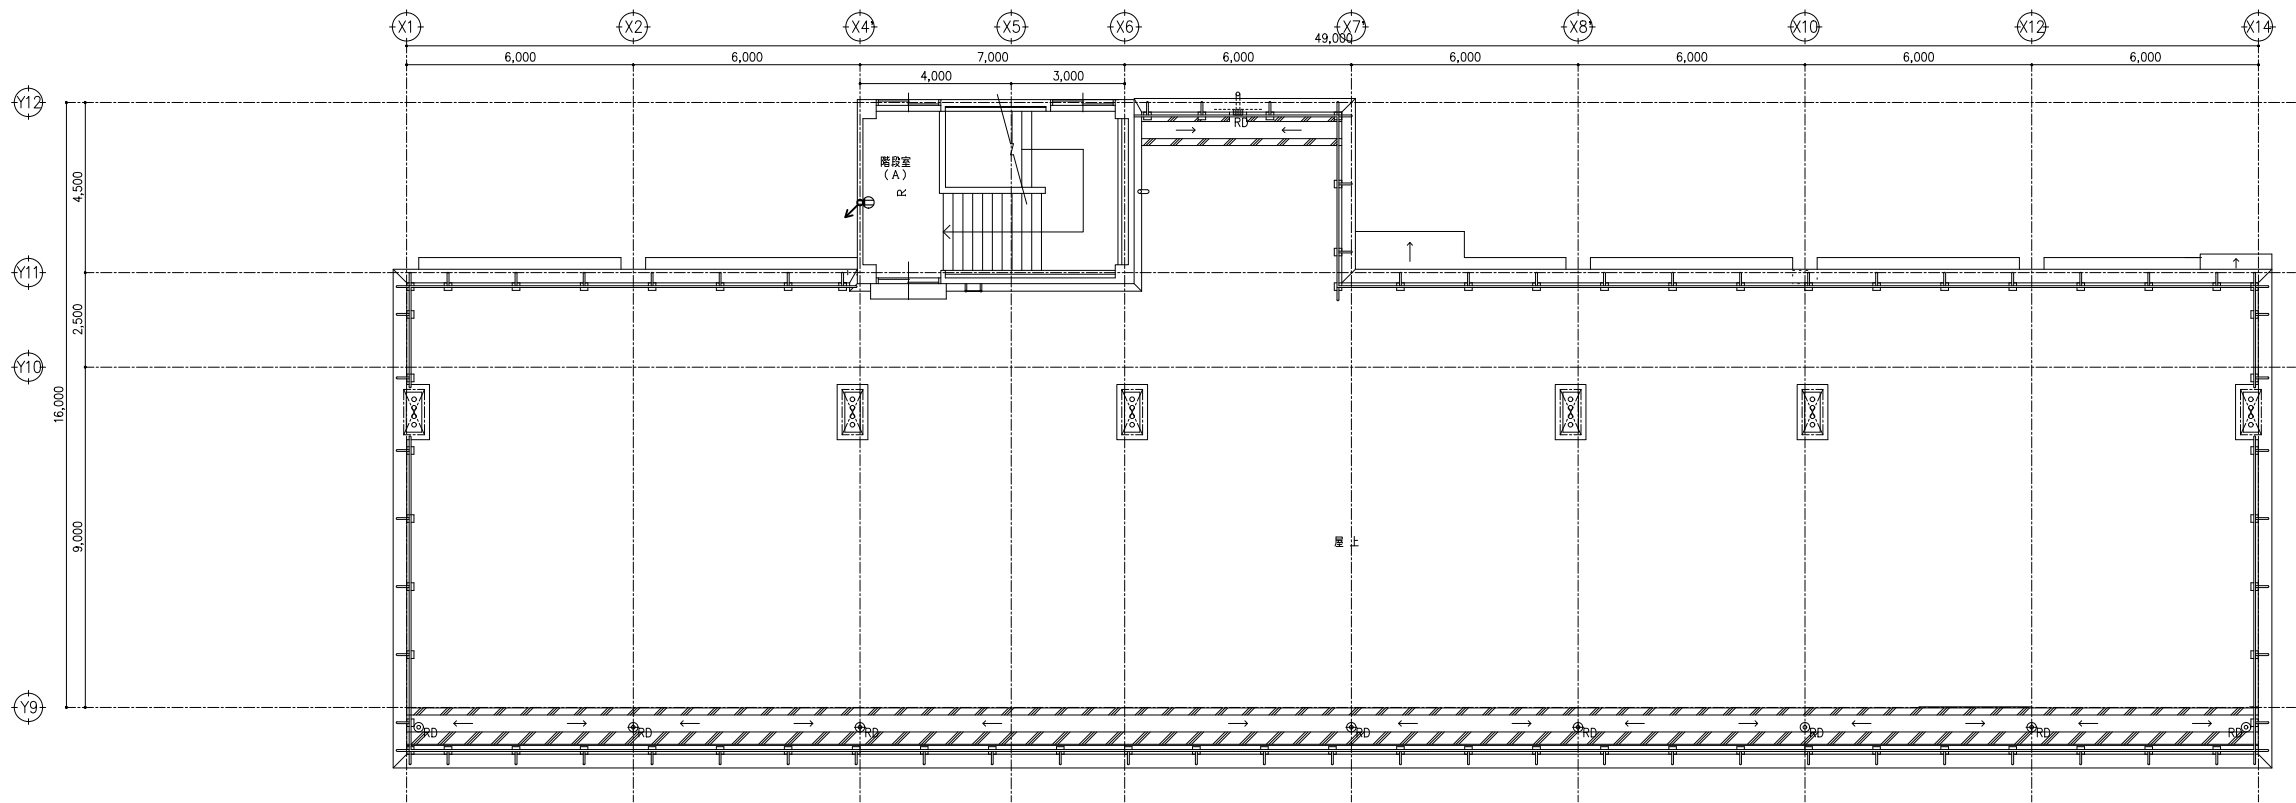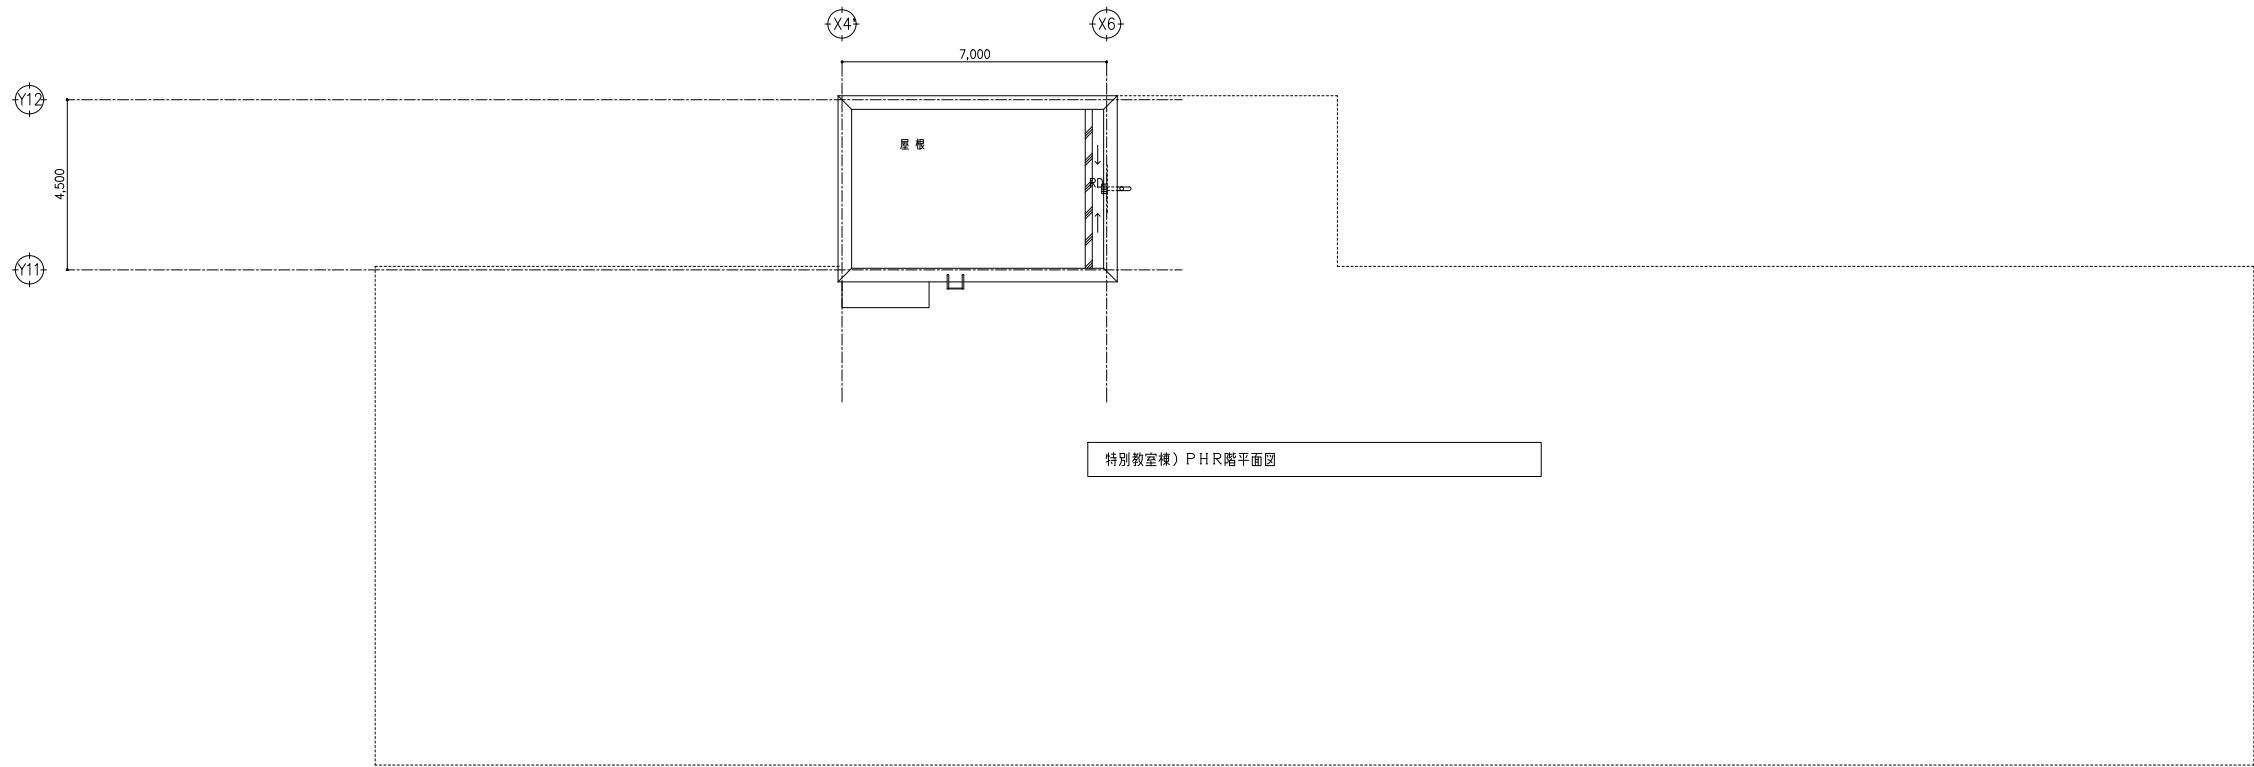 


			一級建築士事務所			埼玉県知事登録 (4) 第8878号			埼玉県事務所 さいたま市南区南本町一丁目14番5号 第3小池ビル TEL 048-762-9787 FAX 048-762-9787			工事名			S=1/100 (A1) 1/200 (A3)		
			株式会社 カトウ建築事務所			APPR			CHKD			DRAWN			連田南中学校校長寿命化改修工事		
			一級建築士 NO. 164725 北田 英成												図 名		
															特別教室棟 コンセント設備 R階・P H R階平面図 【改修前】		
															No		
															E2-55		

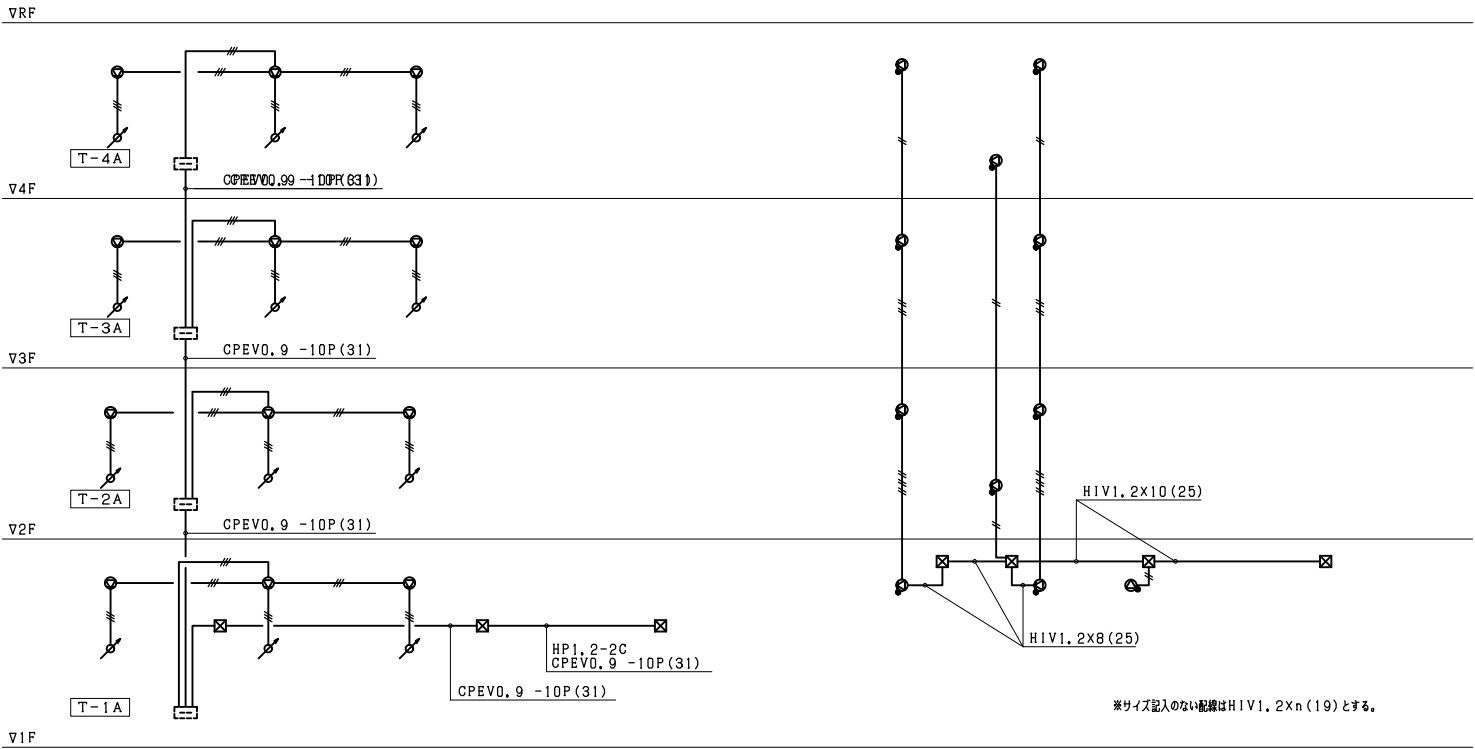


放送設備系統図

廊下スピーカー回路（非常放送兼用）系統図

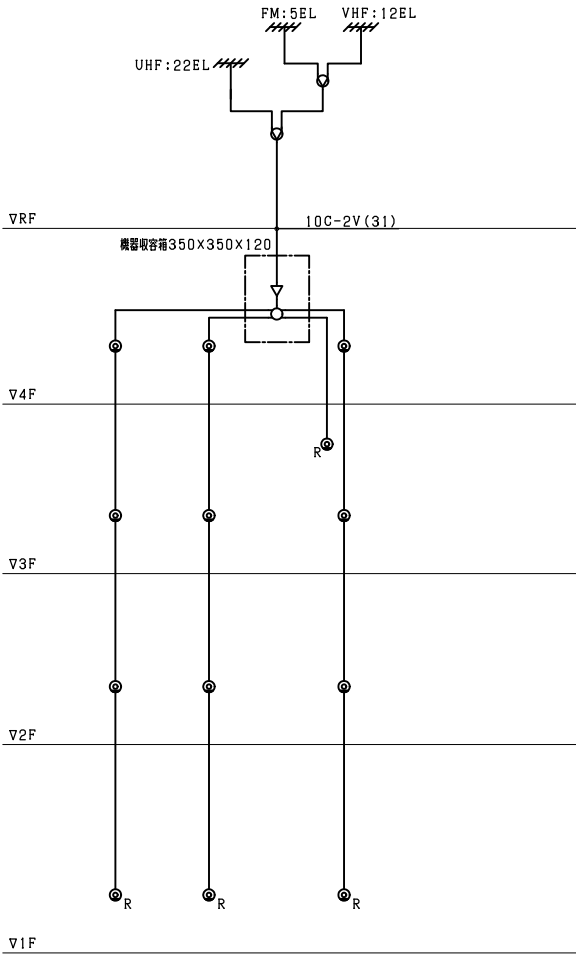


テレビ共聴設備系統図

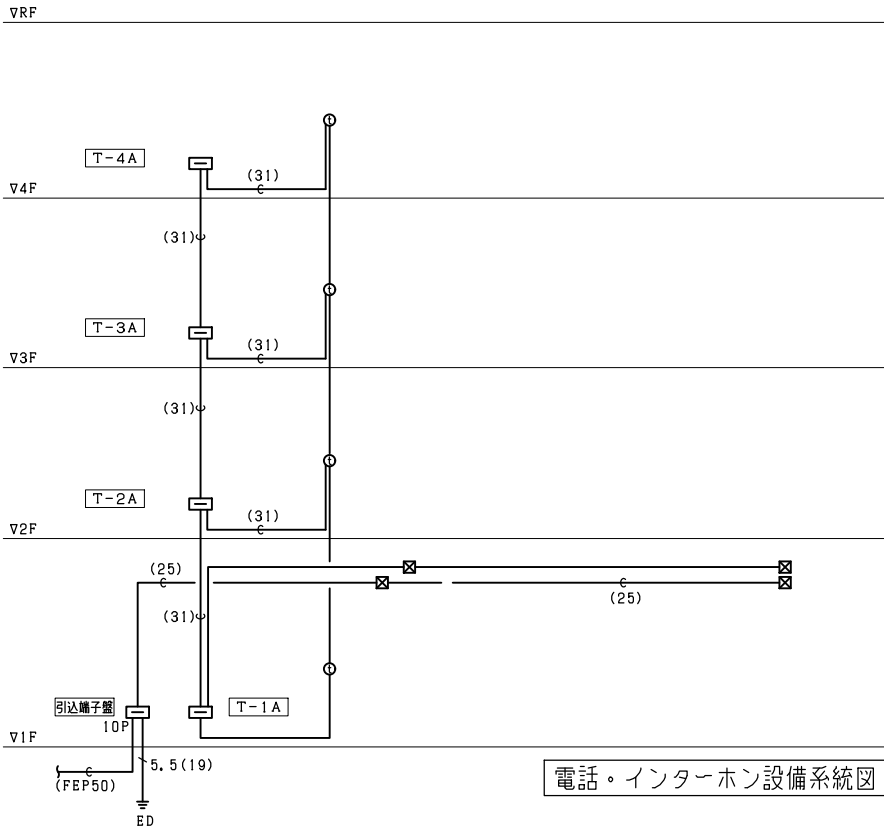

電話・インターホン設備系統図


- 注 記
- 1) 特記なき配管配線は下記とする。
- 【電話】
- T : EBT0, 5-2P (19)
 - T : EBT0, 5-2PX2 (19)
 - T : EBT0, 5-2PX3 (19)
 - T : EBT0, 5-2PX4 (25)
- 【インターホン】
- : CPEV0, 9-20P (31)

一級建築士事務所 KATO KATO ARCHITECTS & PLANNERS			埼玉県知事登録 (4) 第8878号 株式会社 カトウ建築事務所			APPR	CHKD	DRAWN	埼玉事務所 さいたま市南区南本町一丁目14番5号 第3小池ビル TEL 048-762-9767 FAX 048-762-9787	工事名 蓮田南中学校校舎長寿命化改修工事	S=NS (A1) NS (A3) DATE
一級建築士 NO.164725 北田 英成									東京事務所 東京都中央区浜二丁目2番5号 TEL 03-6262-8278 FAX 03-3206-0288	図 名 弱电設備 系統図【改修前】	No. E2-56

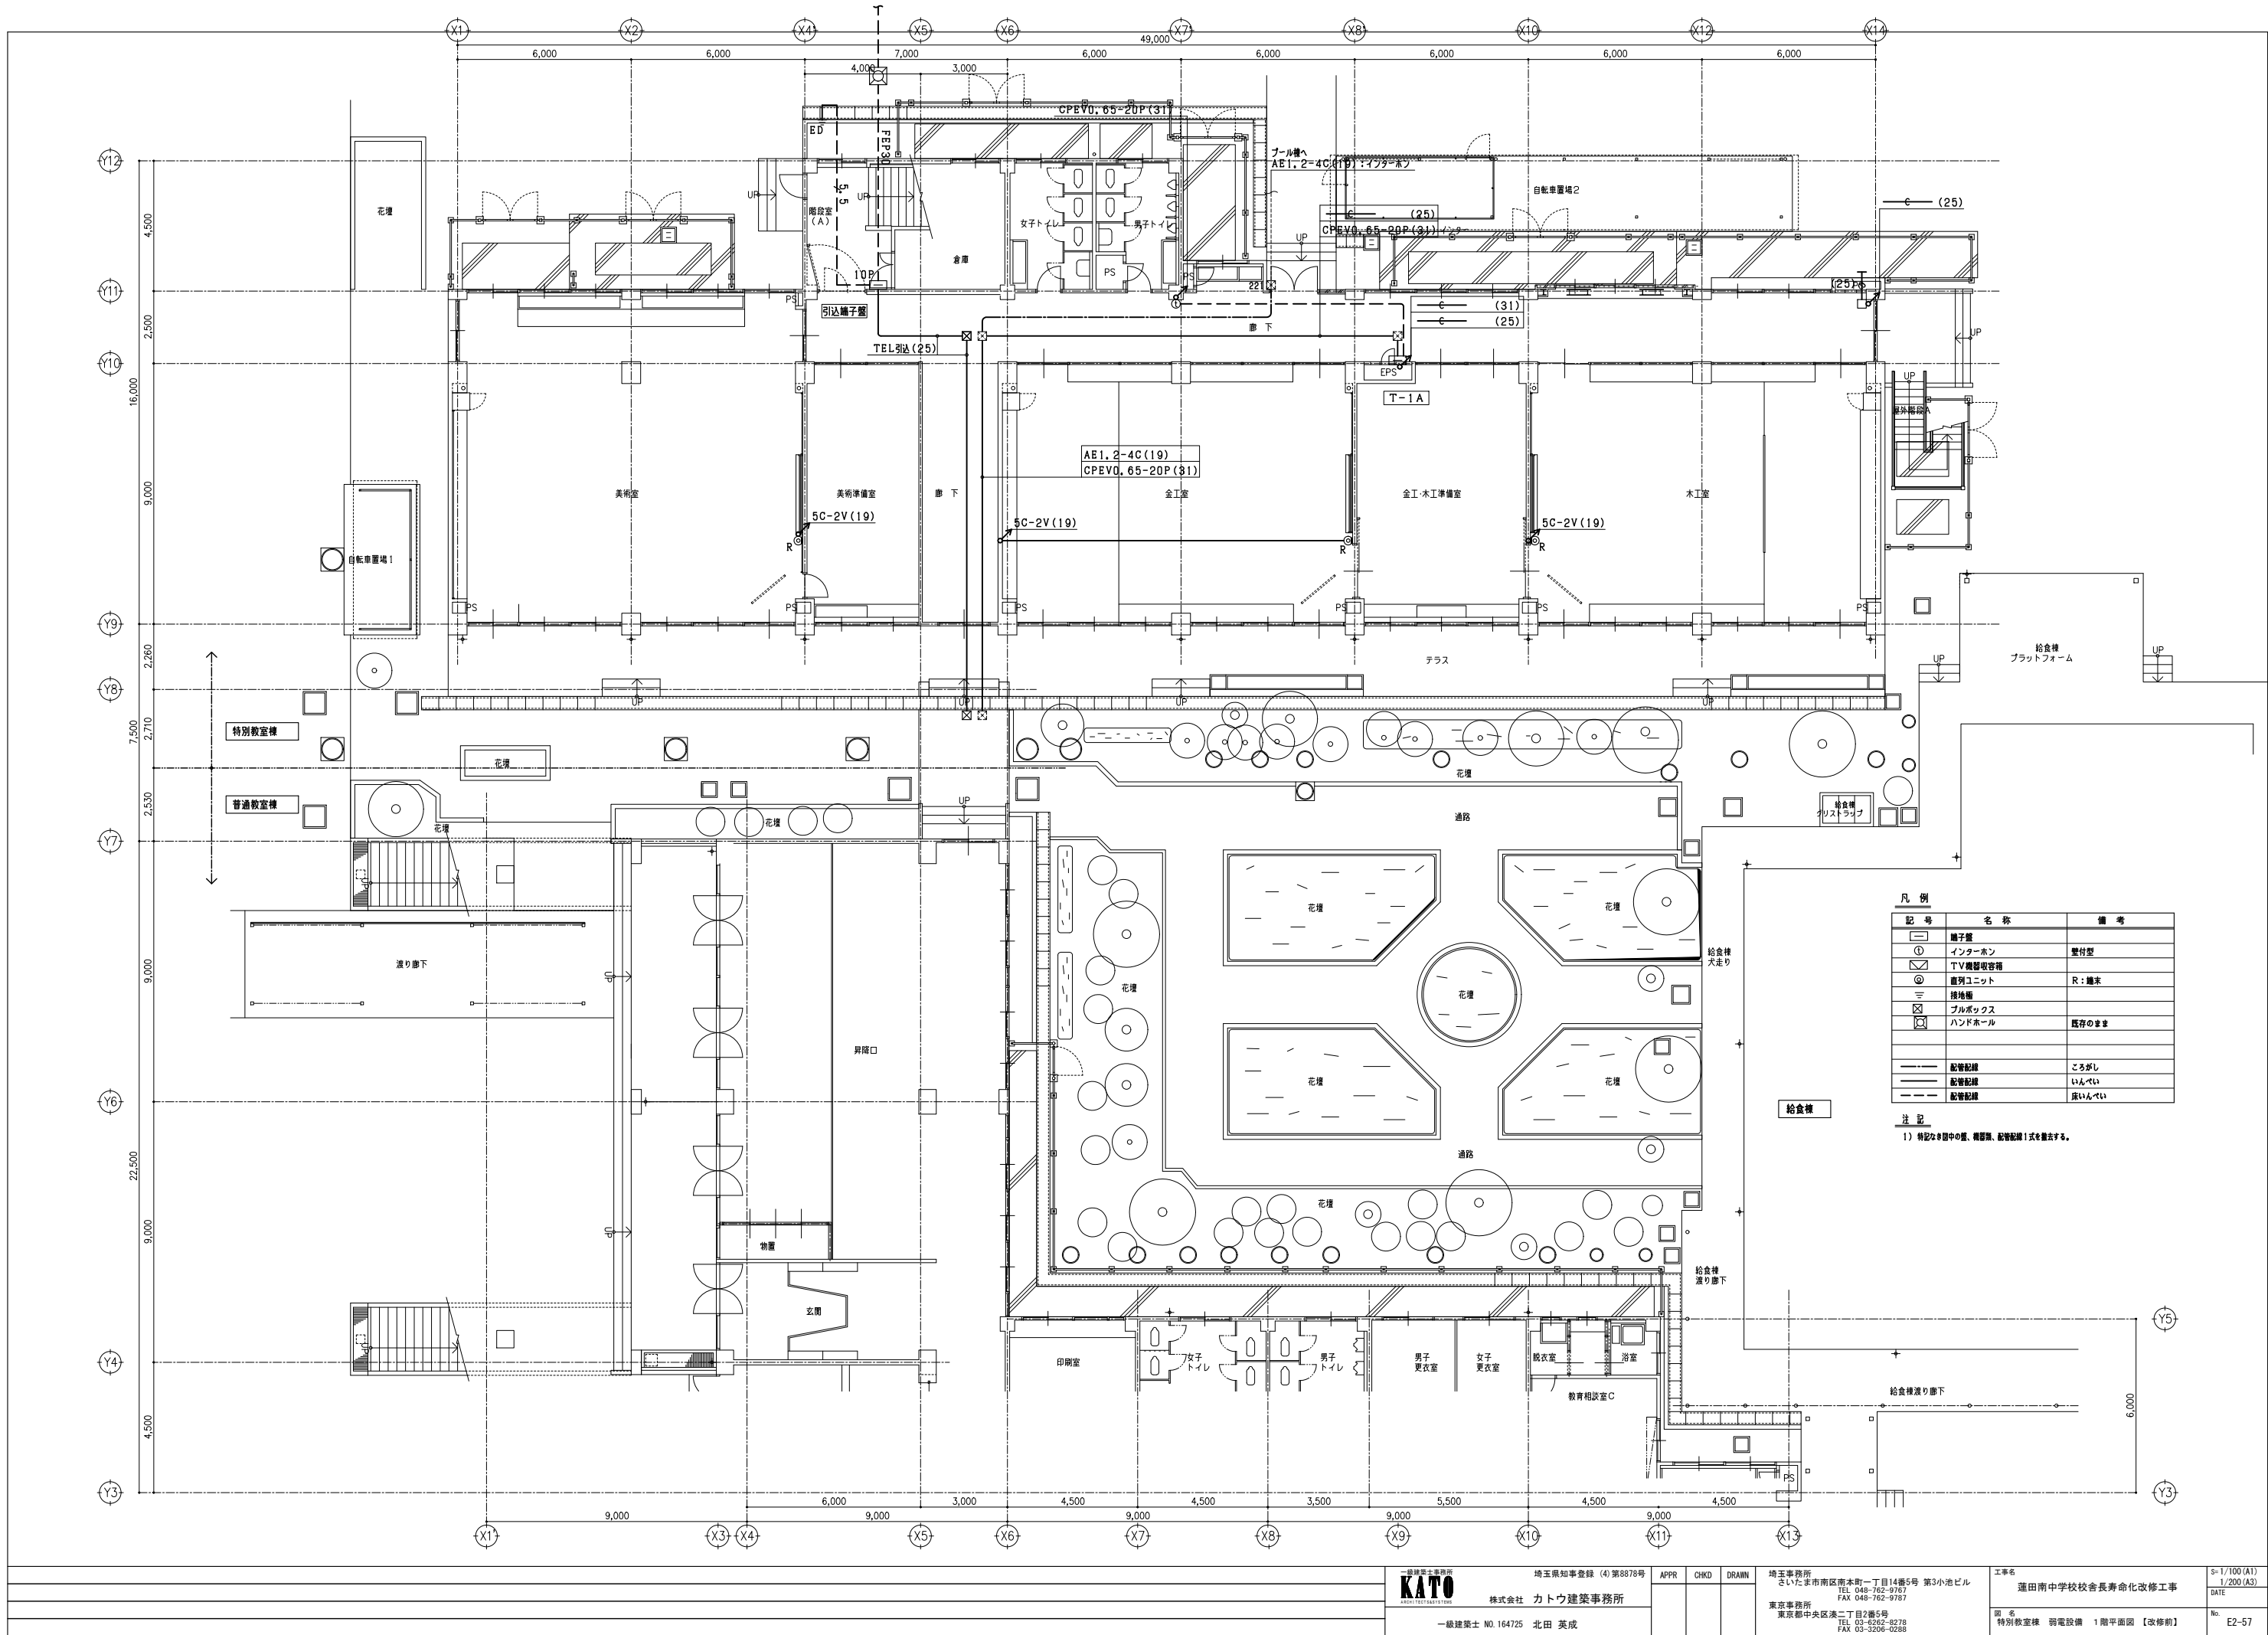




凡 例		
記 号	名 称	備 考
	牆子壁	
	インターホン	壁付型
	TV機器収容箱	
	垂直ユニット	R: 端末
	接地層	
	火災警報箱	
	ハンドホール	既存のまま
	配管配線	こがし
	配管配線	いんべい
	配管配線	床いんべい

注 記
1) 特記なき箇中の壁、欄干、配管配線1式を撤去する。

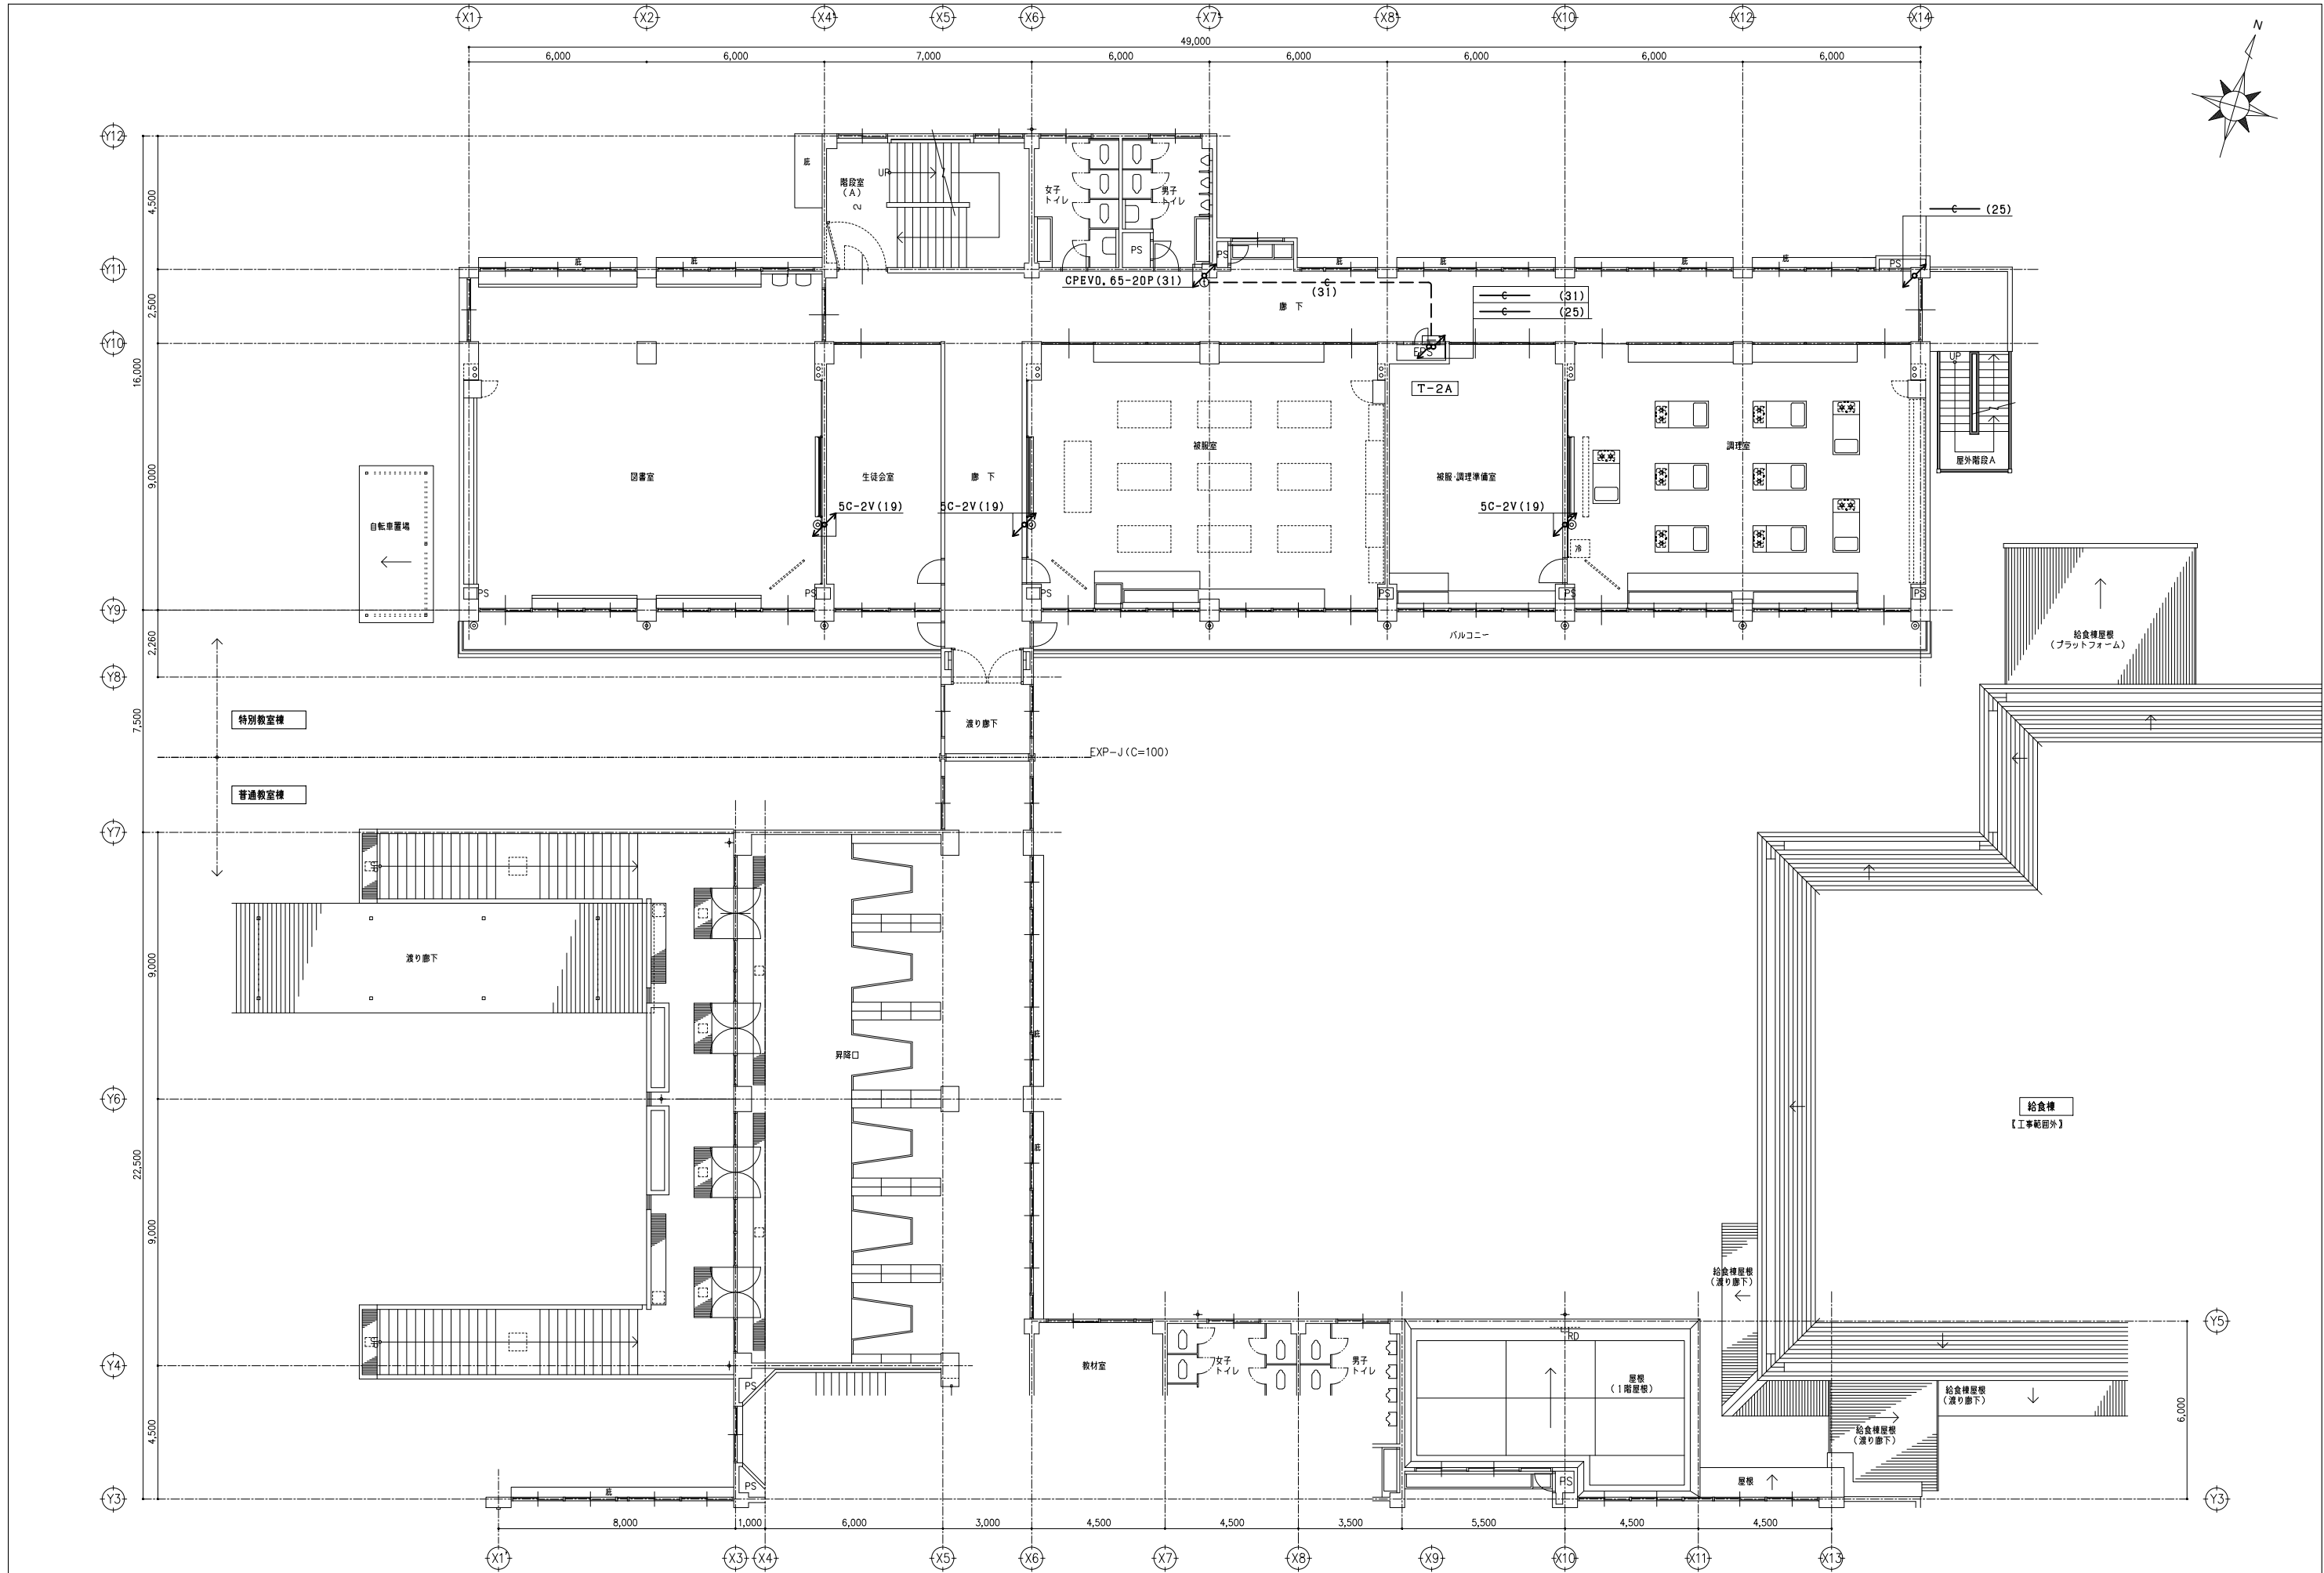



一級建築士事務所 KATO 株式会社 カトウ建築事務所 一級建築士 NO.164725 北田 英成			埼玉県知事登録 (4)第8878号 APPR CHKD DRAMN 埼玉事務所 さいたま市南区南本町一丁目14番5号 第3小池ビル TEL 048-762-9767 FAX 048-762-9767 東京事務所 東京都中央区浜二丁目2番5号 TEL 03-6262-8278 FAX 03-3206-0288			工事名 蓮田南中学校校長舎寿命化改修工事 図名 特別教室棟 弱電設備 2階平面図 【改修前】	縮尺 S=1/100 (A1) 1/200 (A3) DATE No. E2-58
--	--	--	---	--	--	---	--

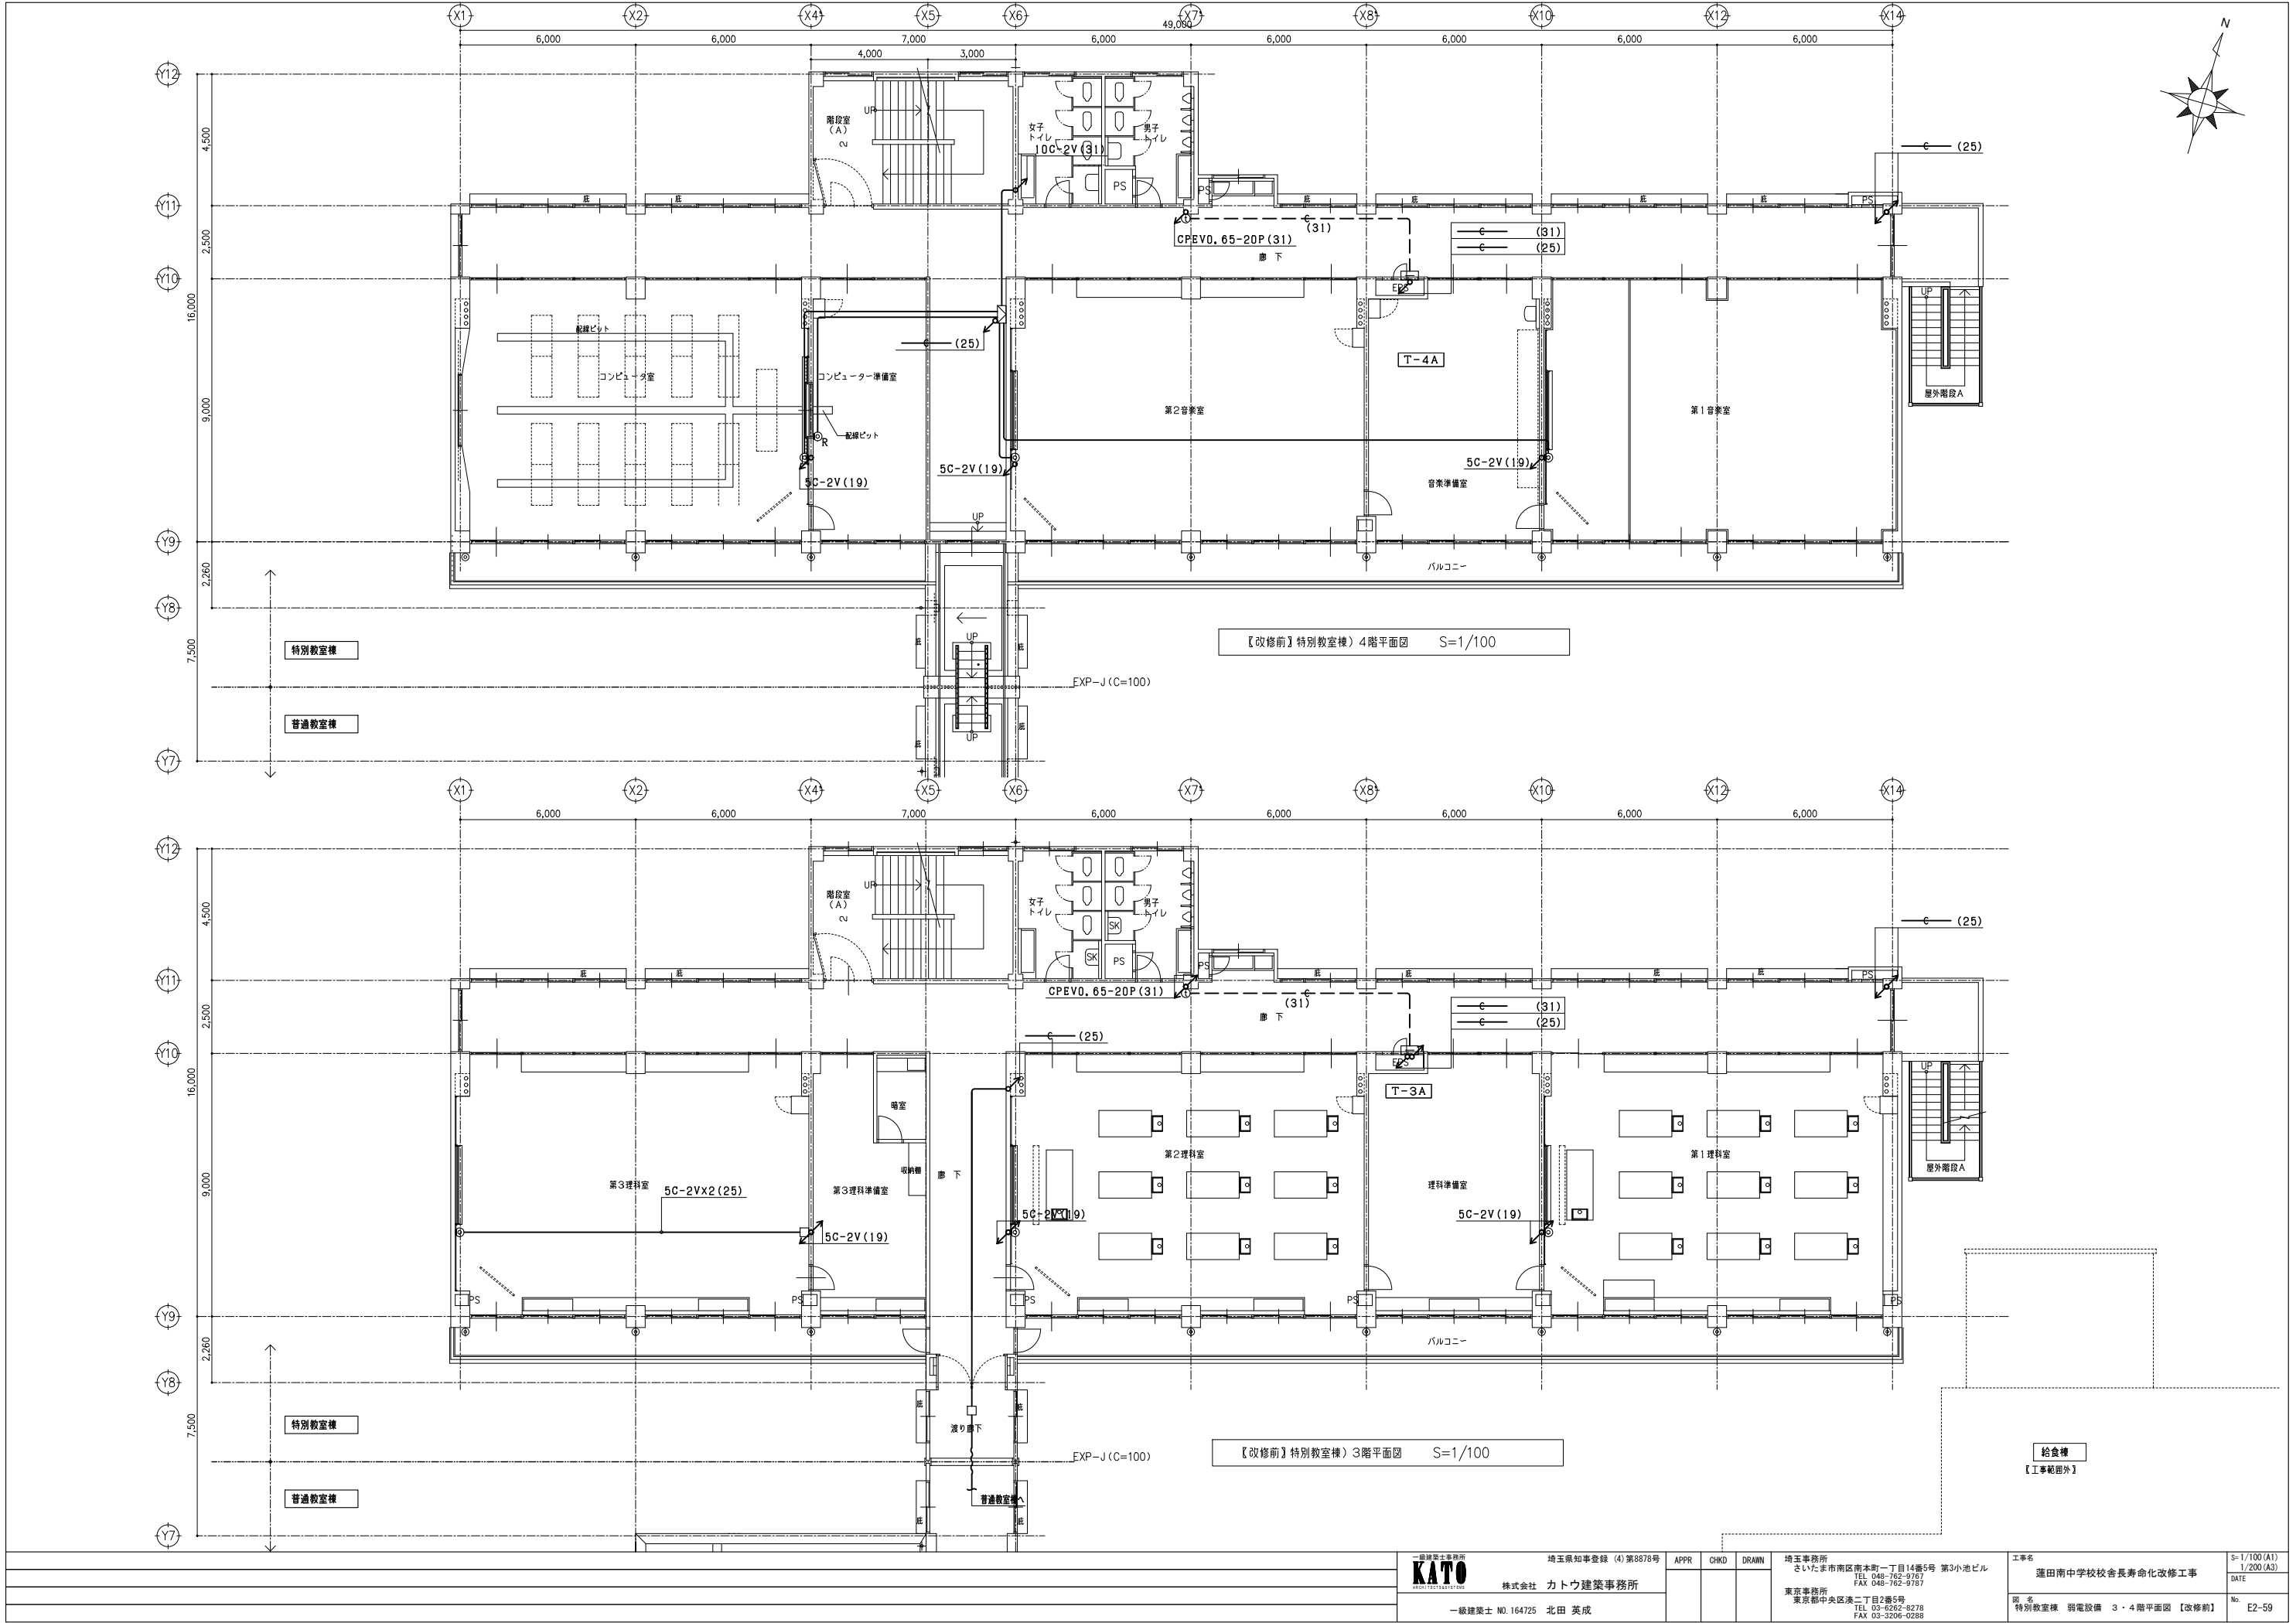

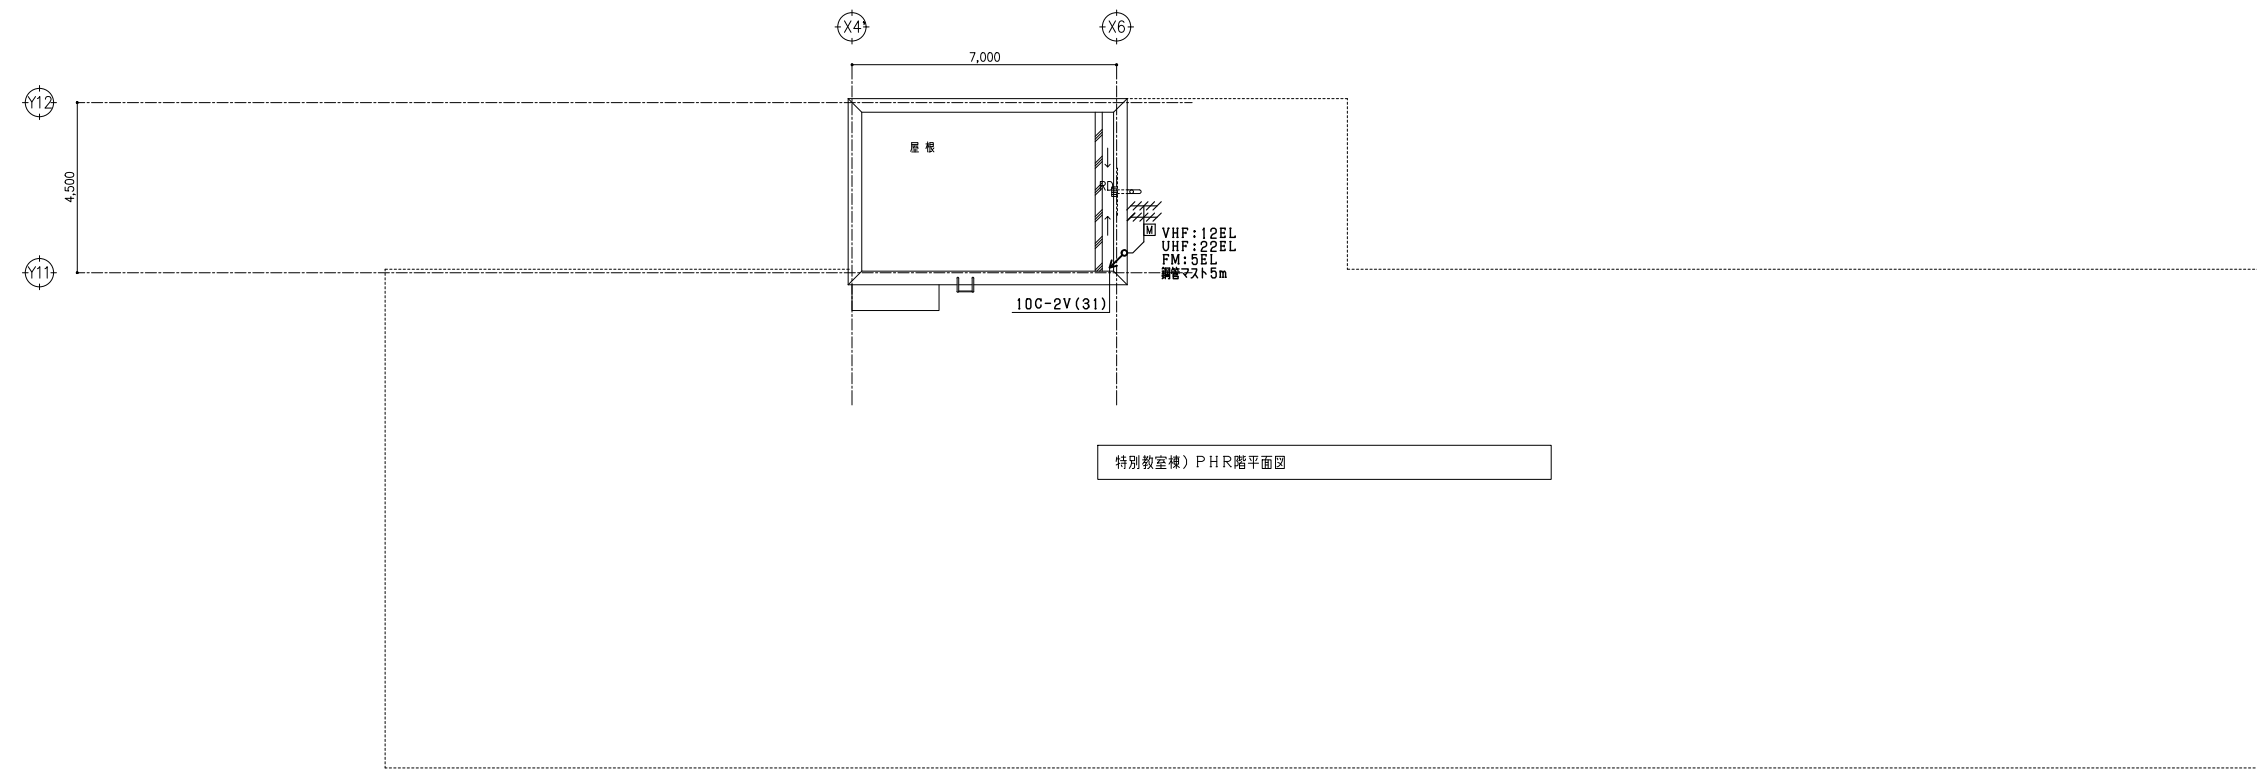 


特別教室棟) P H R階平面図

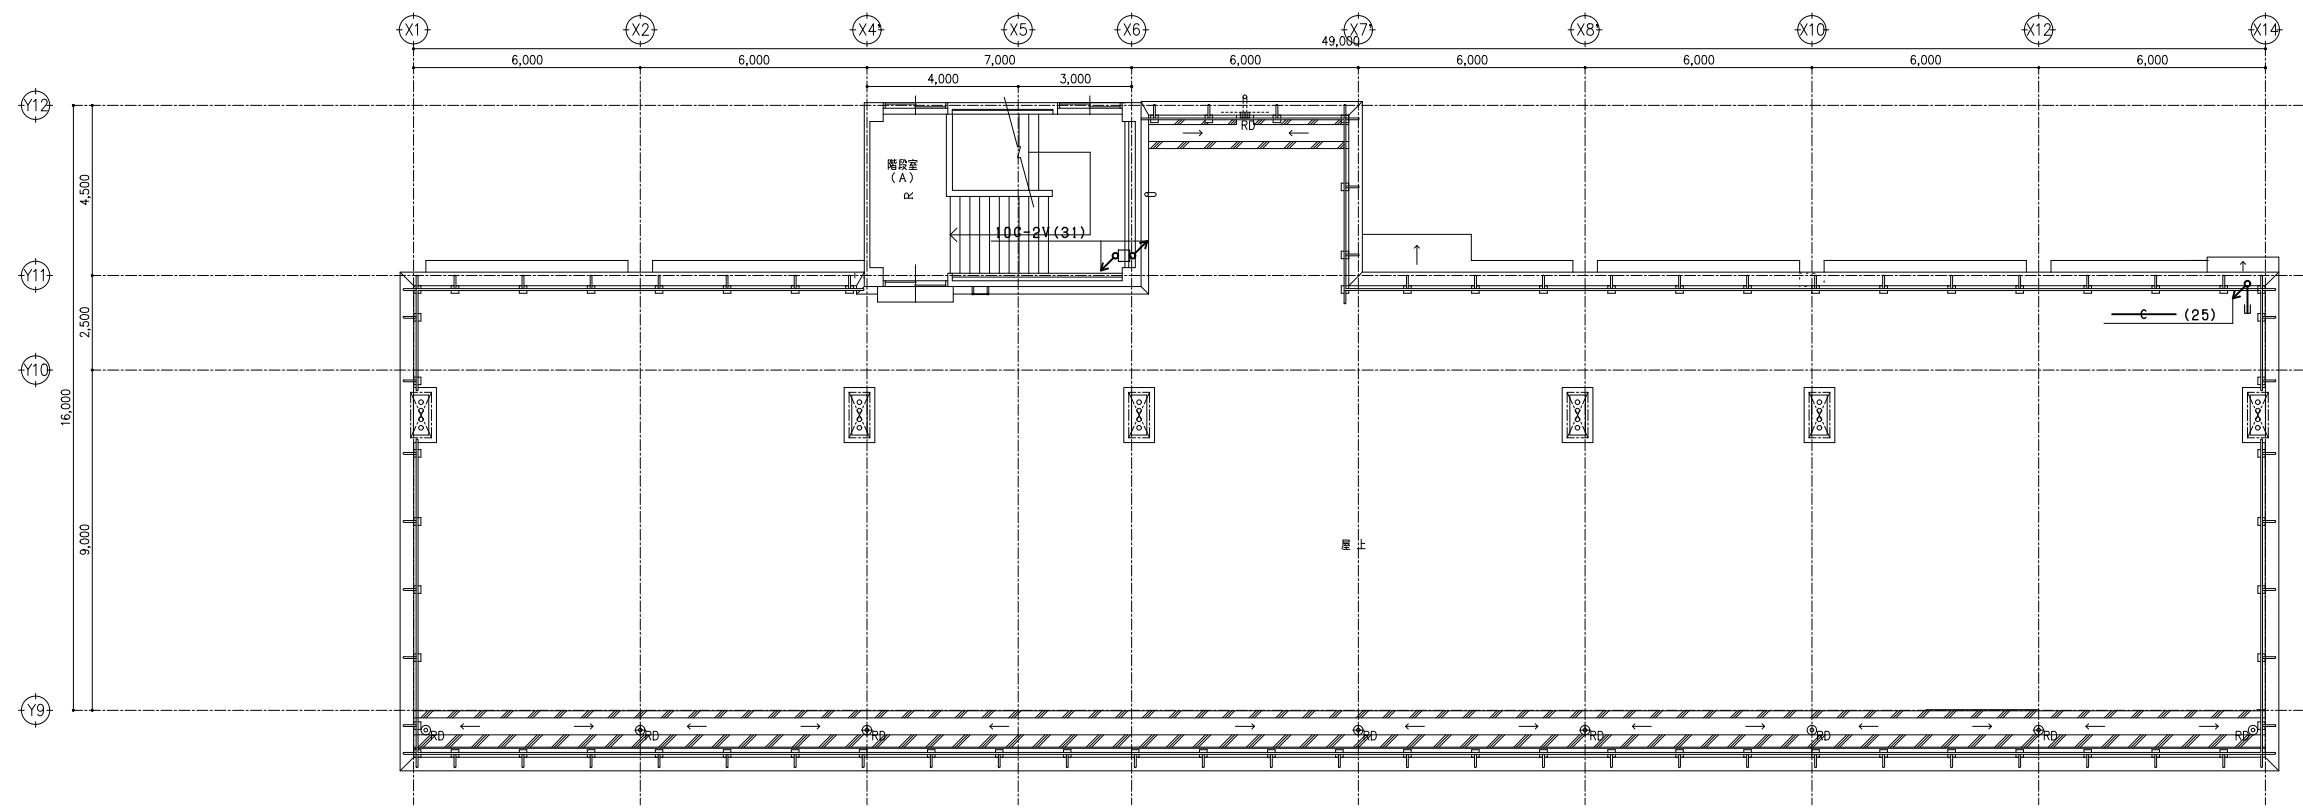


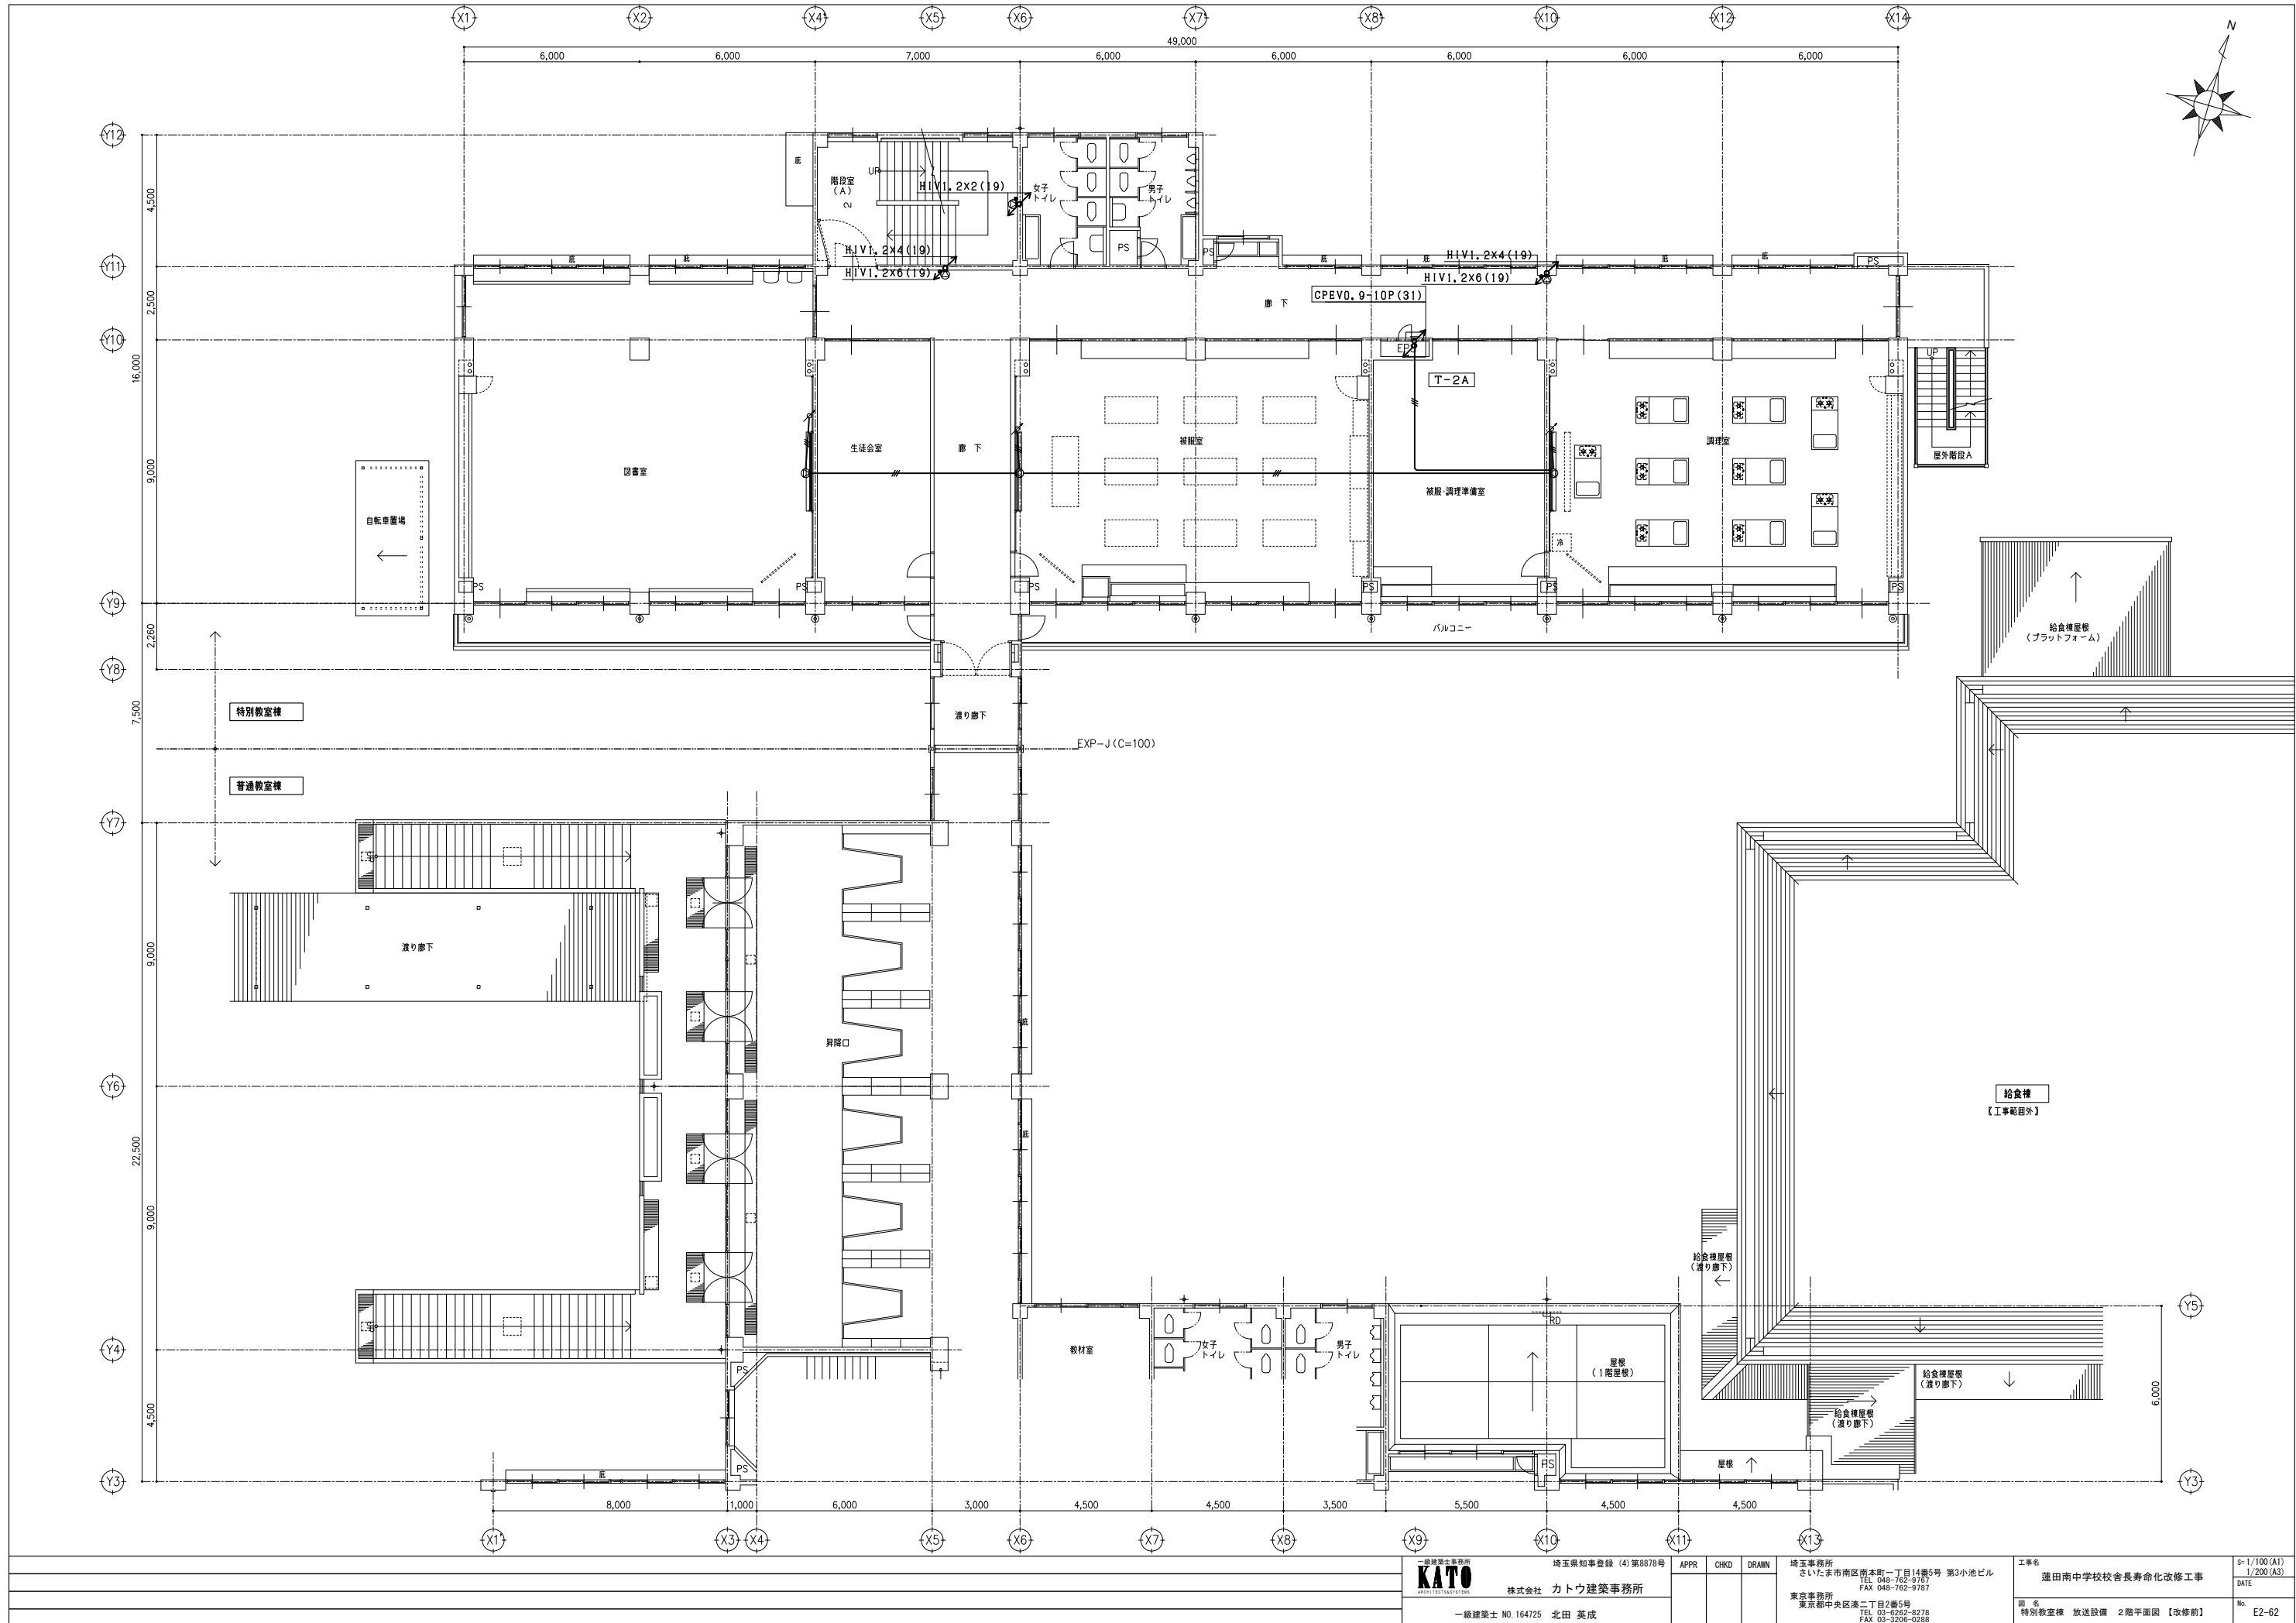

一級建築士事務所		埼玉県知事登録 (4)第8878号		APPR	CHKD	DRWIN	埼玉県事務所 さいたま市南区南本町一丁目14番5号 第3小池ビル TEL 048-762-9787 FAX 048-762-9787		工事名	S=1/100 (A1) 1/200 (A3)
株式会社 カトウ建築事務所		KATO					東京都事務所 東京都中央区浜二丁目2番5号 TEL 03-6262-8278 FAX 03-3206-0288		蓮田南中学校校長寿命化改修工事	DATE
一級建築士 NO.164725 北田 英成									図名 特別教室棟 放送設備 2階平面図【改修前】	No. E2-62

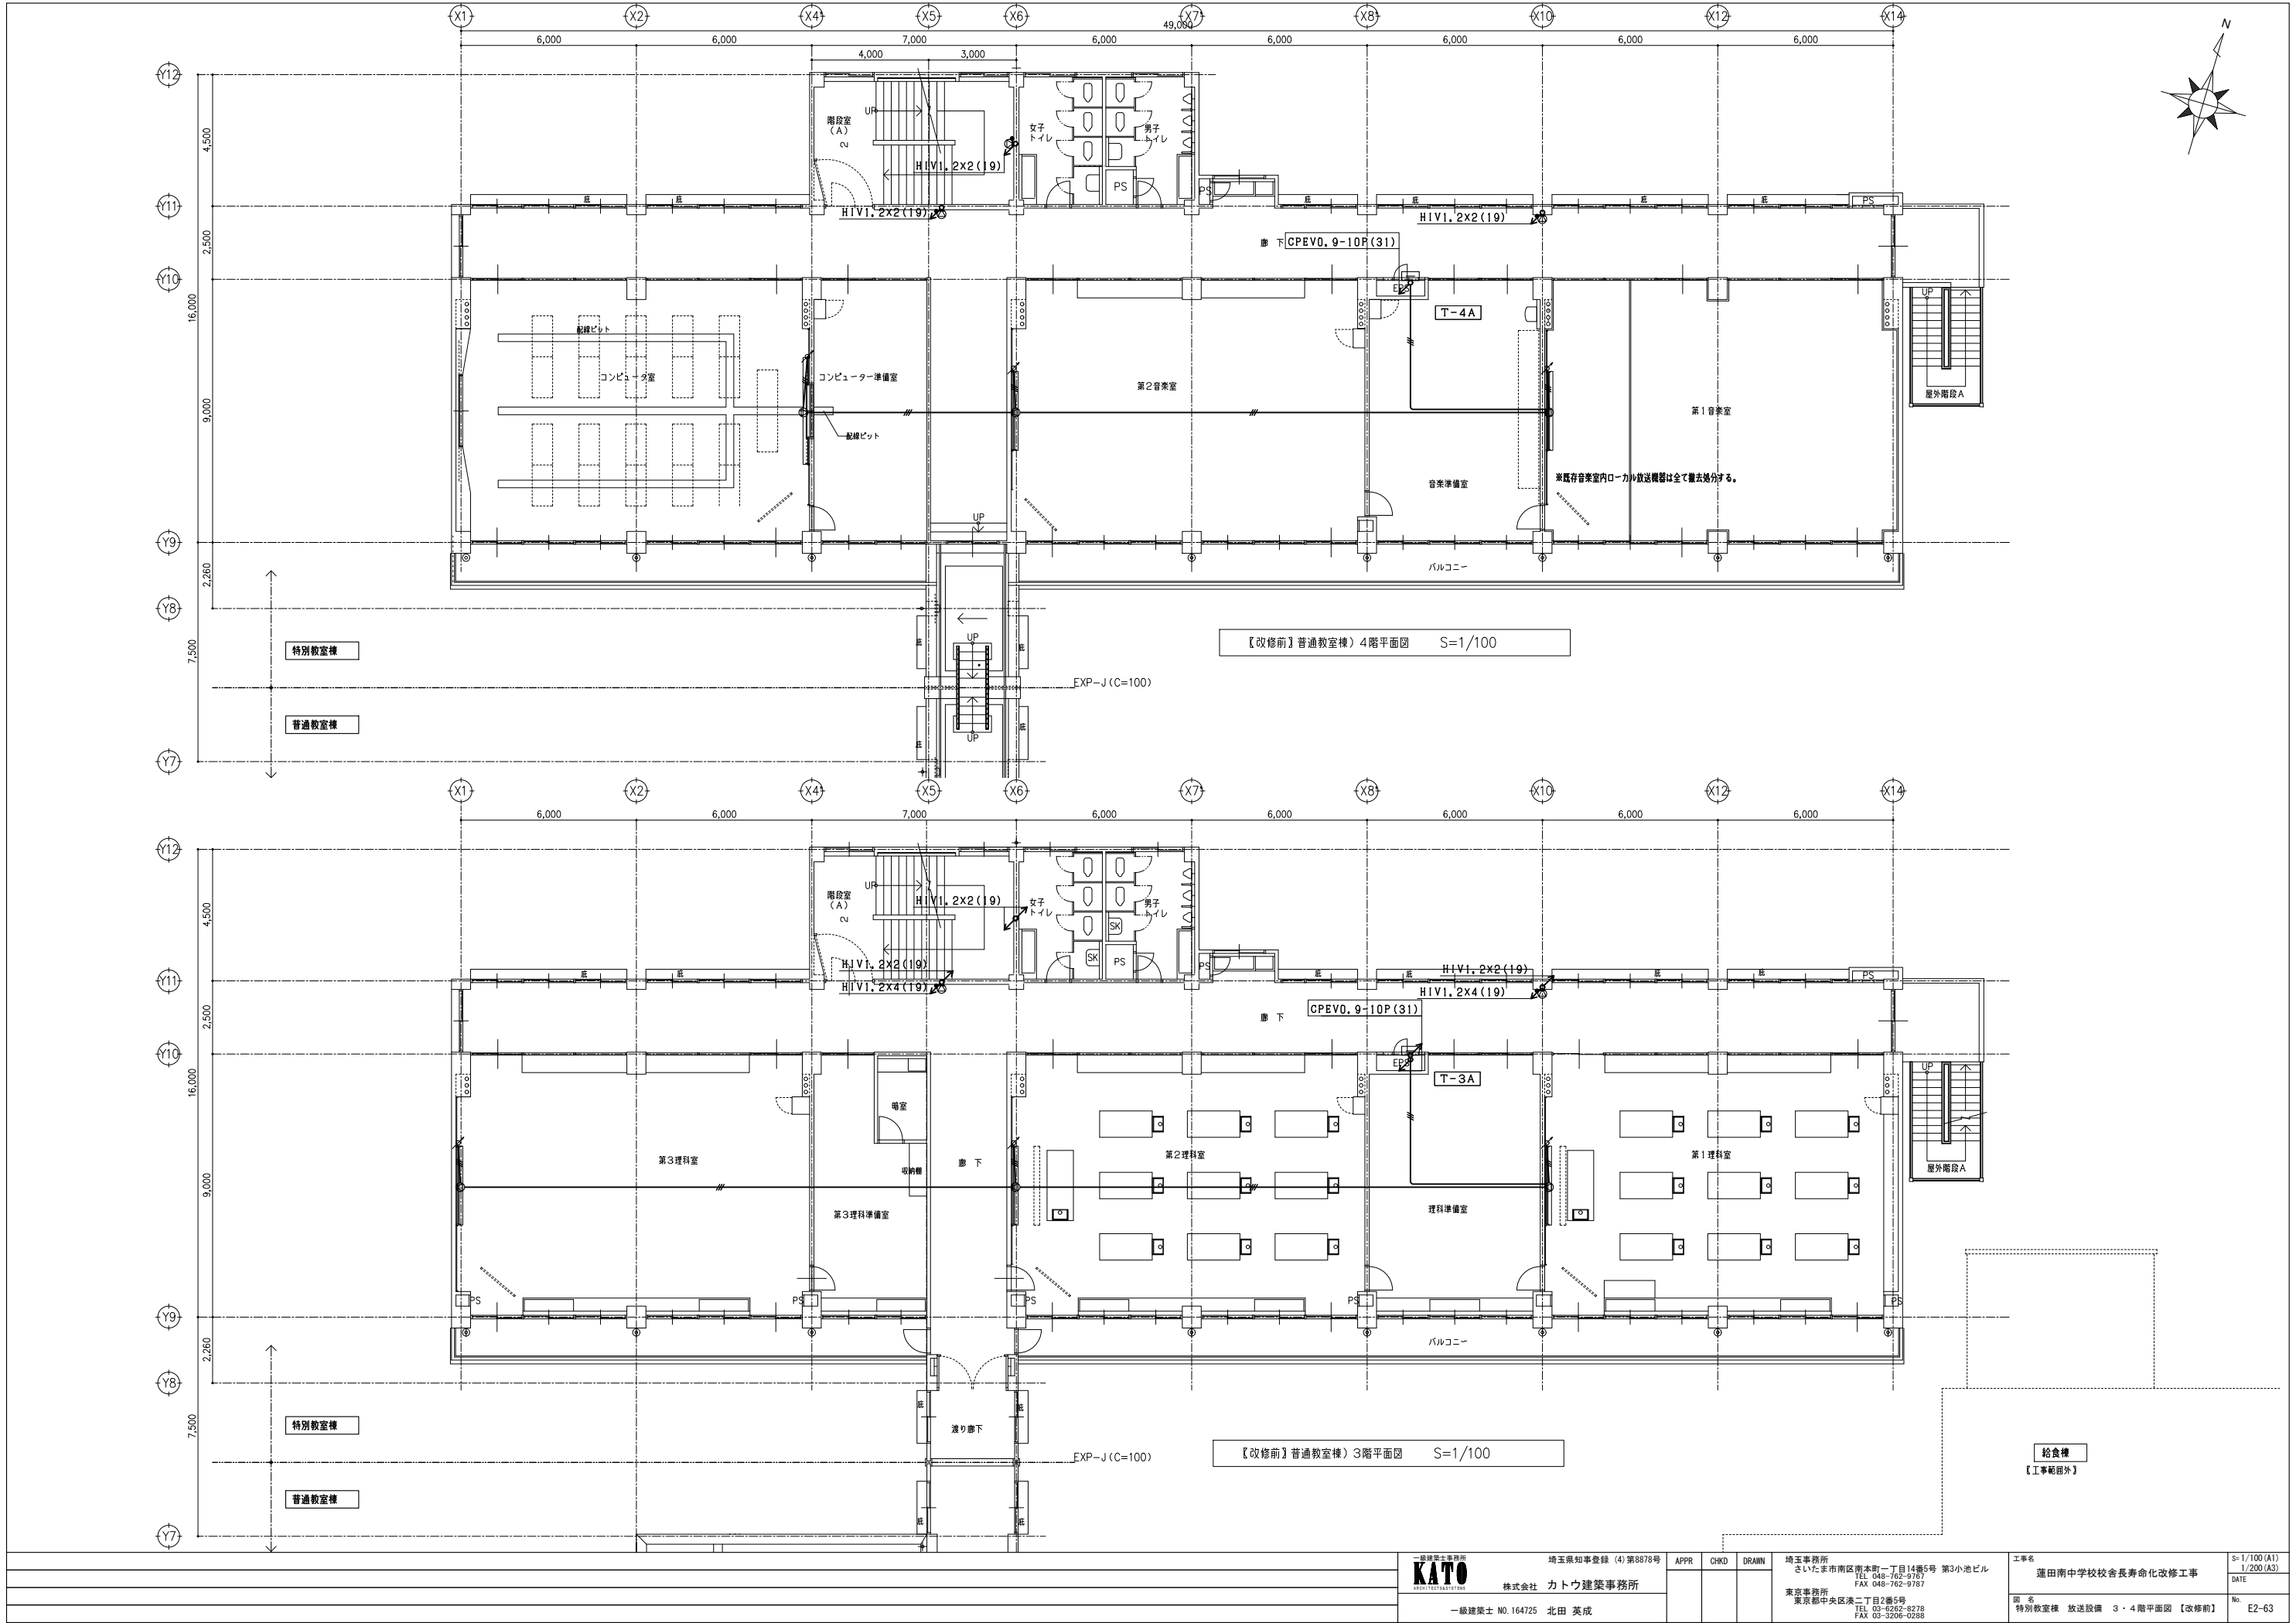


一級建築士事務所 KATO ARCHITECTS			埼玉県知事登録 (4) 第8878号 APPR CHKD DRWIN			埼玉事務所 さいたま市南区南本町一丁目14番5号 第3小池ビル TEL 048-762-9167 FAX 048-762-9167			工事名 蓮田南中学校校長寿命化改修工事		S=1/100 (A1) 1/200 (A3) DATE
株式会社 カトウ建築事務所						東京事務所 東京都中央区浜二丁目2番5号 TEL 03-6262-8278 FAX 03-3206-0268			図名 特別教室棟 放送設備 3・4階平面図 【改修前】		No. E2-63
一級建築士 NO.164725 北田 英成											

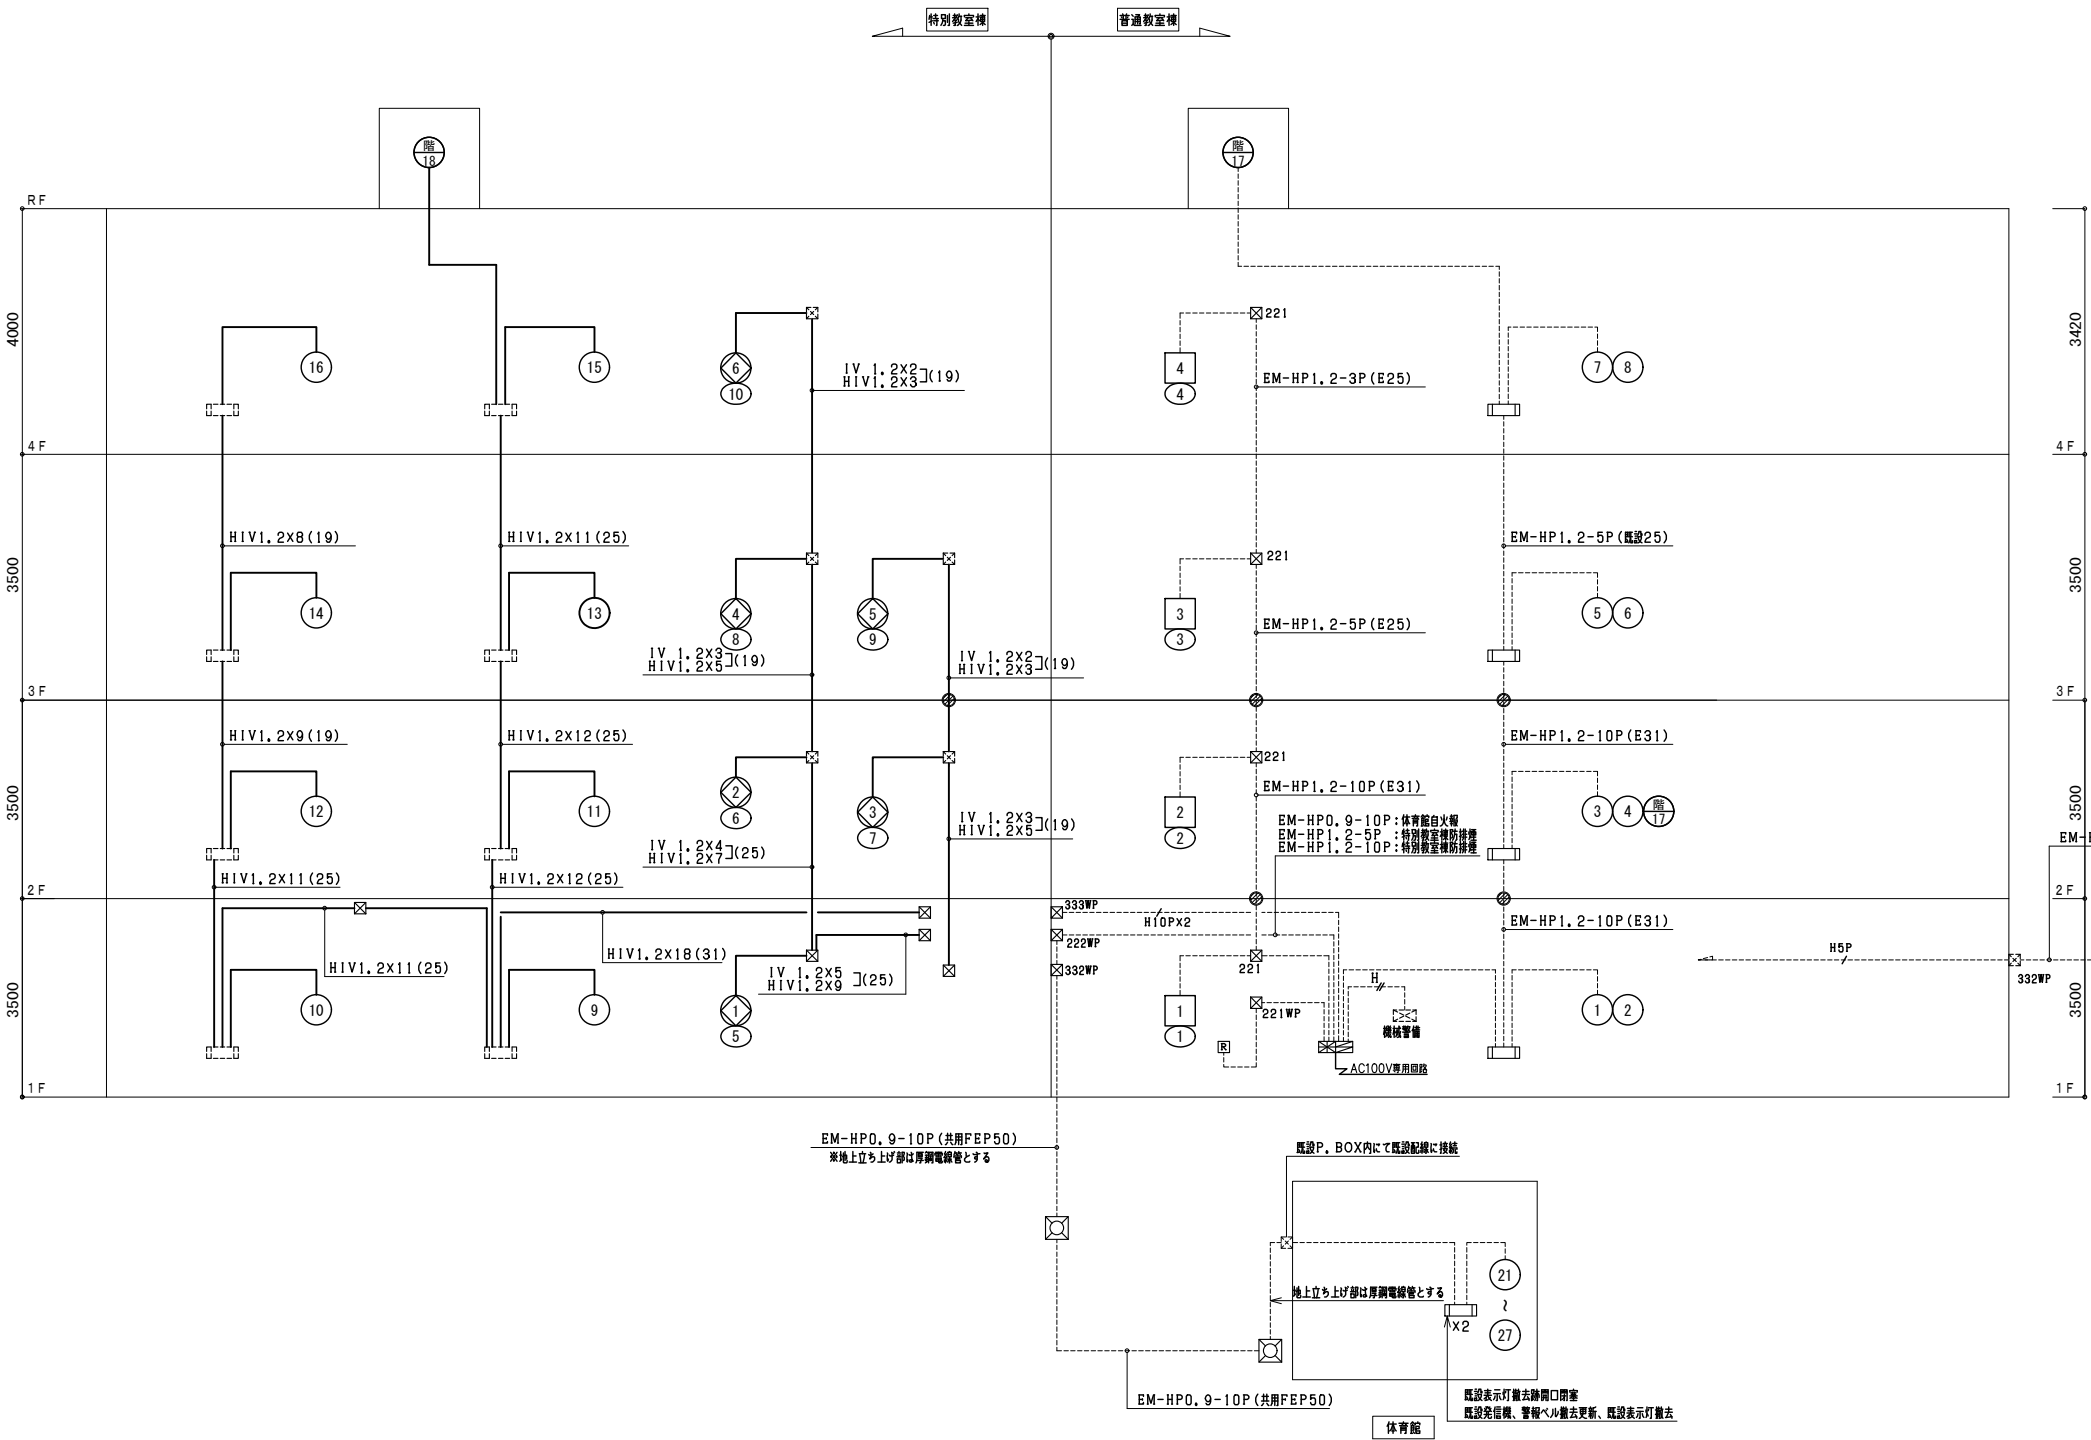


凡例・記号		
記号	名称	備考
	複合受信機	P型1線 30回線 連動制御20回線
	消防受信機	50回線
	機器受信機	① ② 受信 環込型
	受信機	P型1線
	警報ベル	DC24V 10mA
	表示灯	AC30V 2W
	光電式スポット型感知器	2線 露出型
	差動式スポット型感知器	2線
	定温式スポット型感知器	熱感 60℃
	定温式スポット型感知器	熱感 70℃ 防水型
	消火栓起動リレー	
	終端抵抗	
	警報区域境界線	
	警報区域番号	
	光電式スポット型感知器	3線 露出型
	自動閉鎖装置	防火戸
	自動閉鎖装置	シャッター
	制御番号	シャッター・防火戸
	プルボックス	
	配管配線	
	配線	ケーブルこぎり
	配管配線	立上り引下げ



※ 特記なきは下記とする。
— HIV1, 2x2 (19) — HIV1, 2x4 (19)
— HIV1, 2x3 (19)

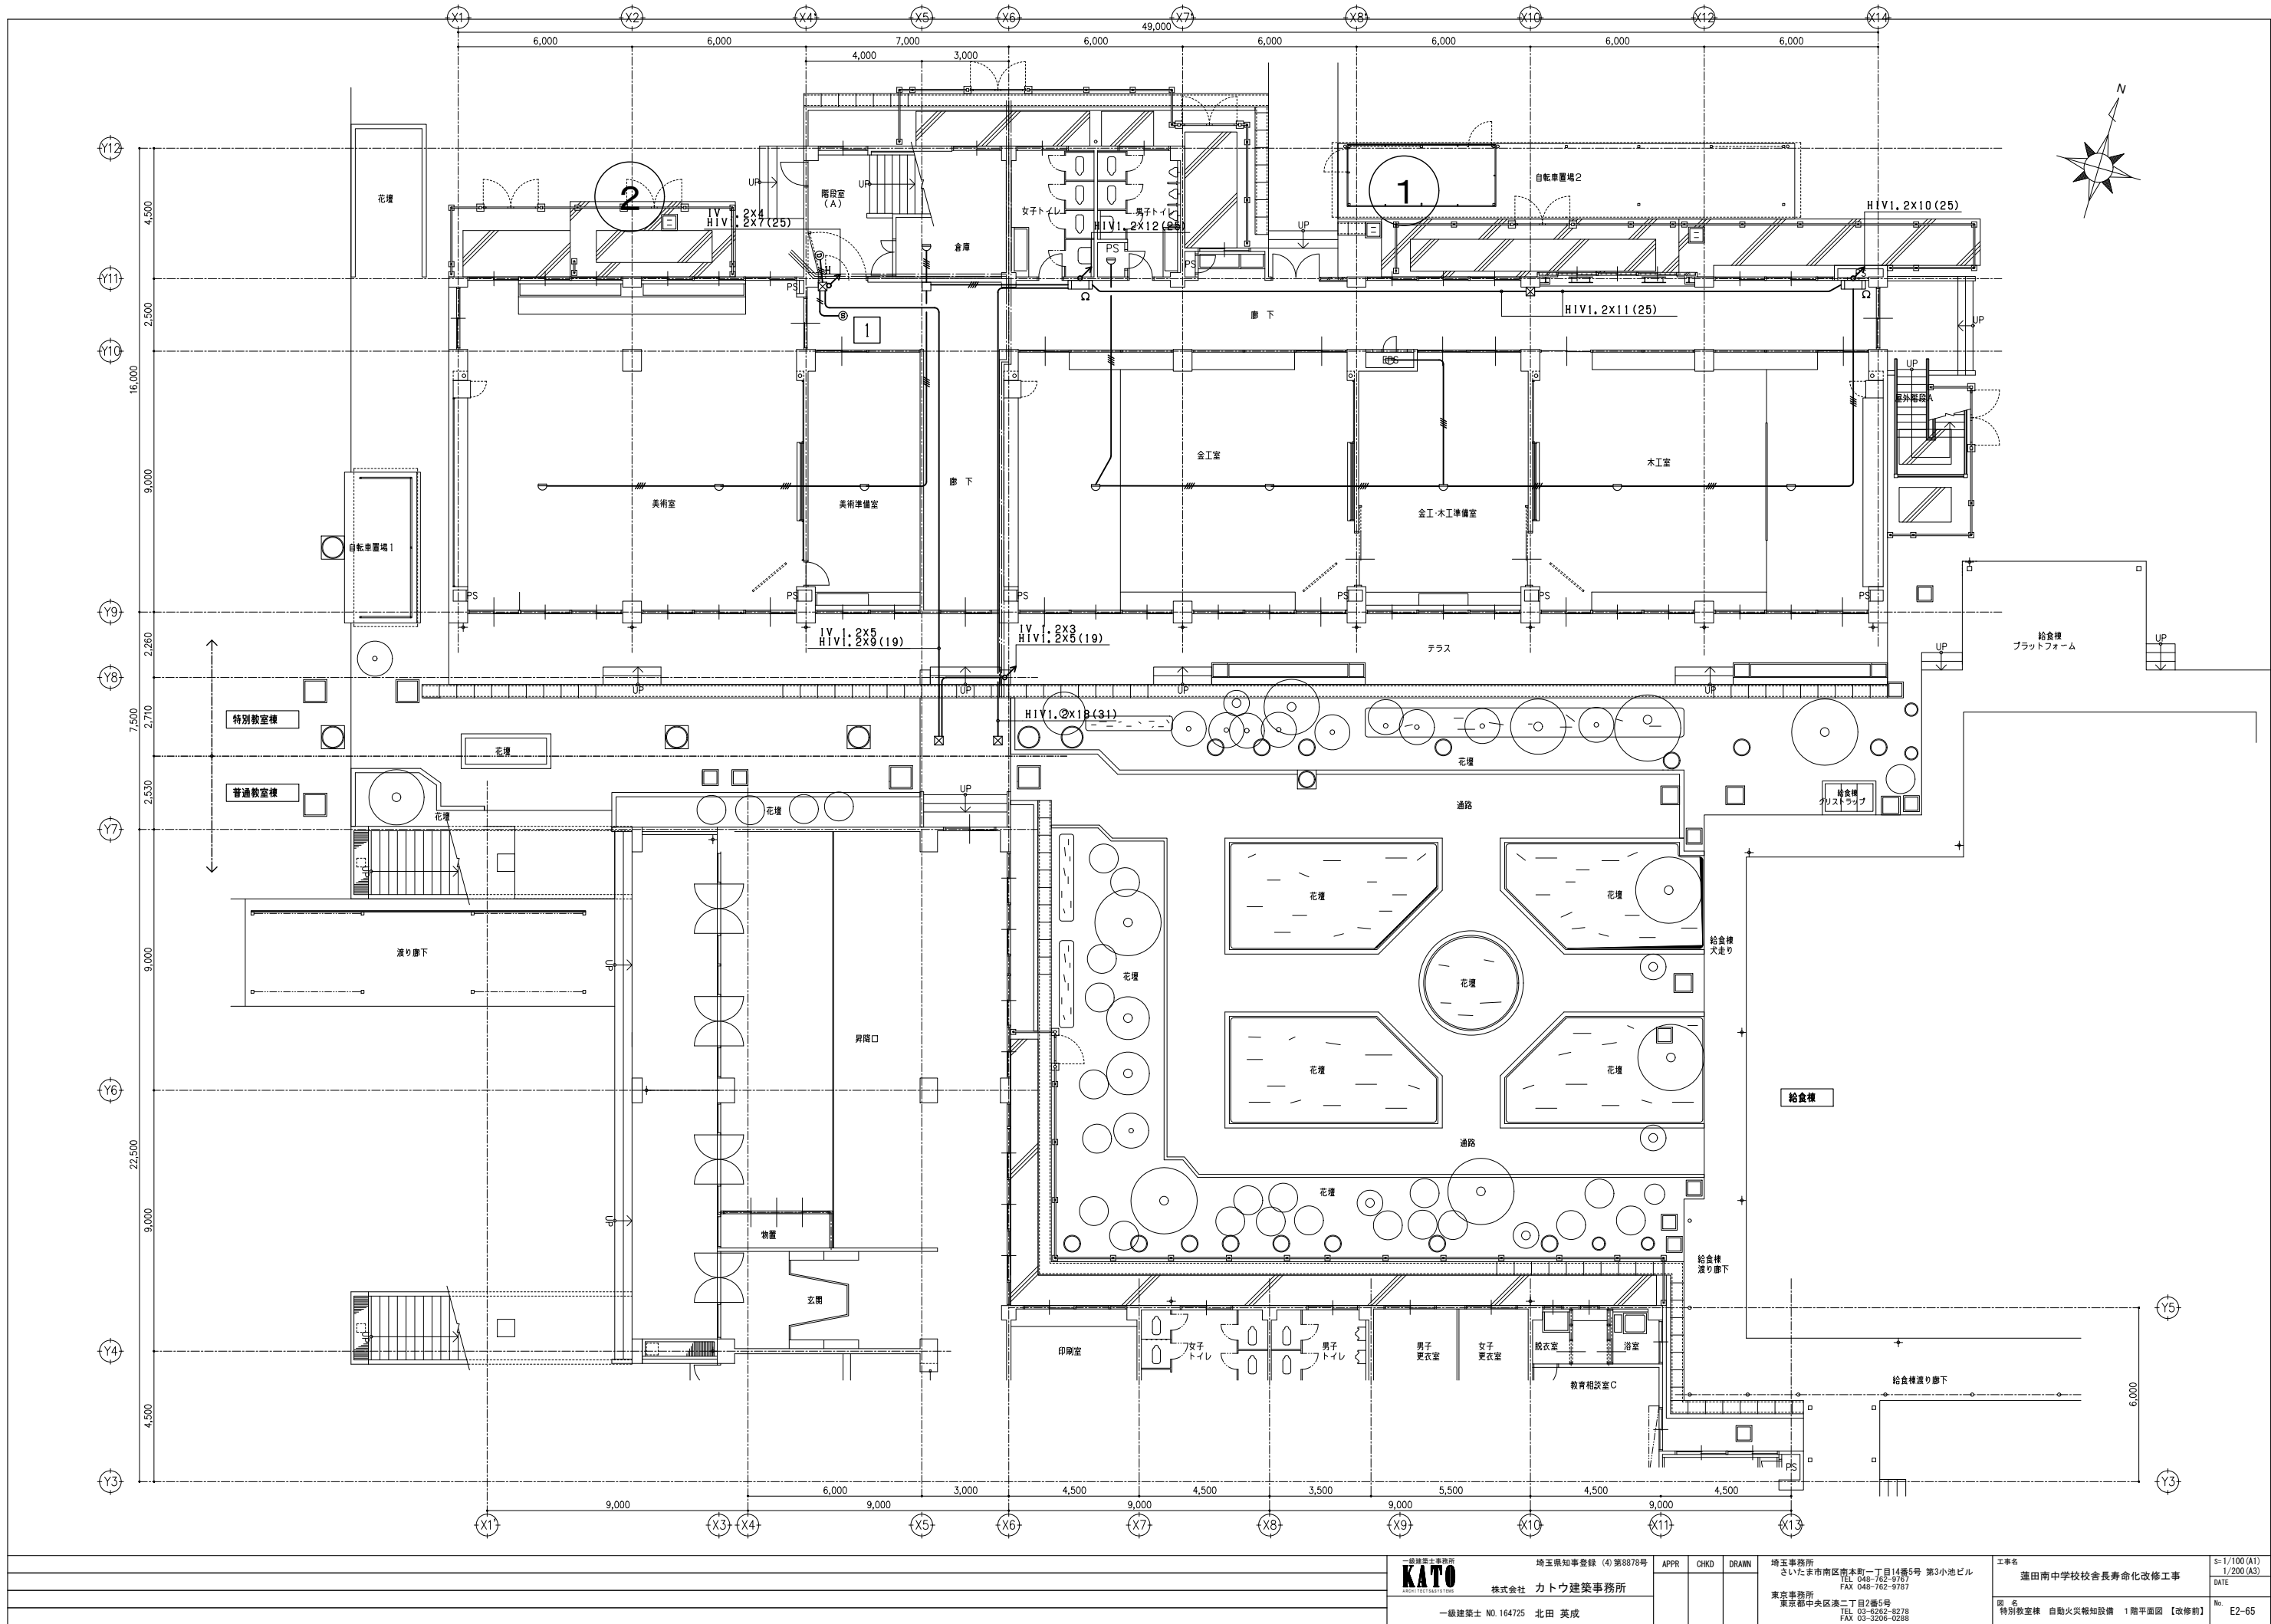

一級建築士事務所 KATO 株式会社 カトウ建築事務所			埼玉県知事登録 (4) 第8878号 APPR CHKD DRAWN			埼玉事務所 さいたま市南区南本町一丁目14番5号 第3小池ビル TEL 048-762-9767 FAX 048-762-9787			工事名 蓮田南中学校校長舎寿命化改修工事			S=1/100 (A1) 1/200 (A3) DATE	
一級建築士 NO.164725 北田 英成						東京事務所 東京都中央区浜二丁目2番5号 TEL 03-6262-8278 FAX 03-3206-0288			図名 特別教室棟 自動火災報知設備 1階平面図【改修前】			No. E2-65	

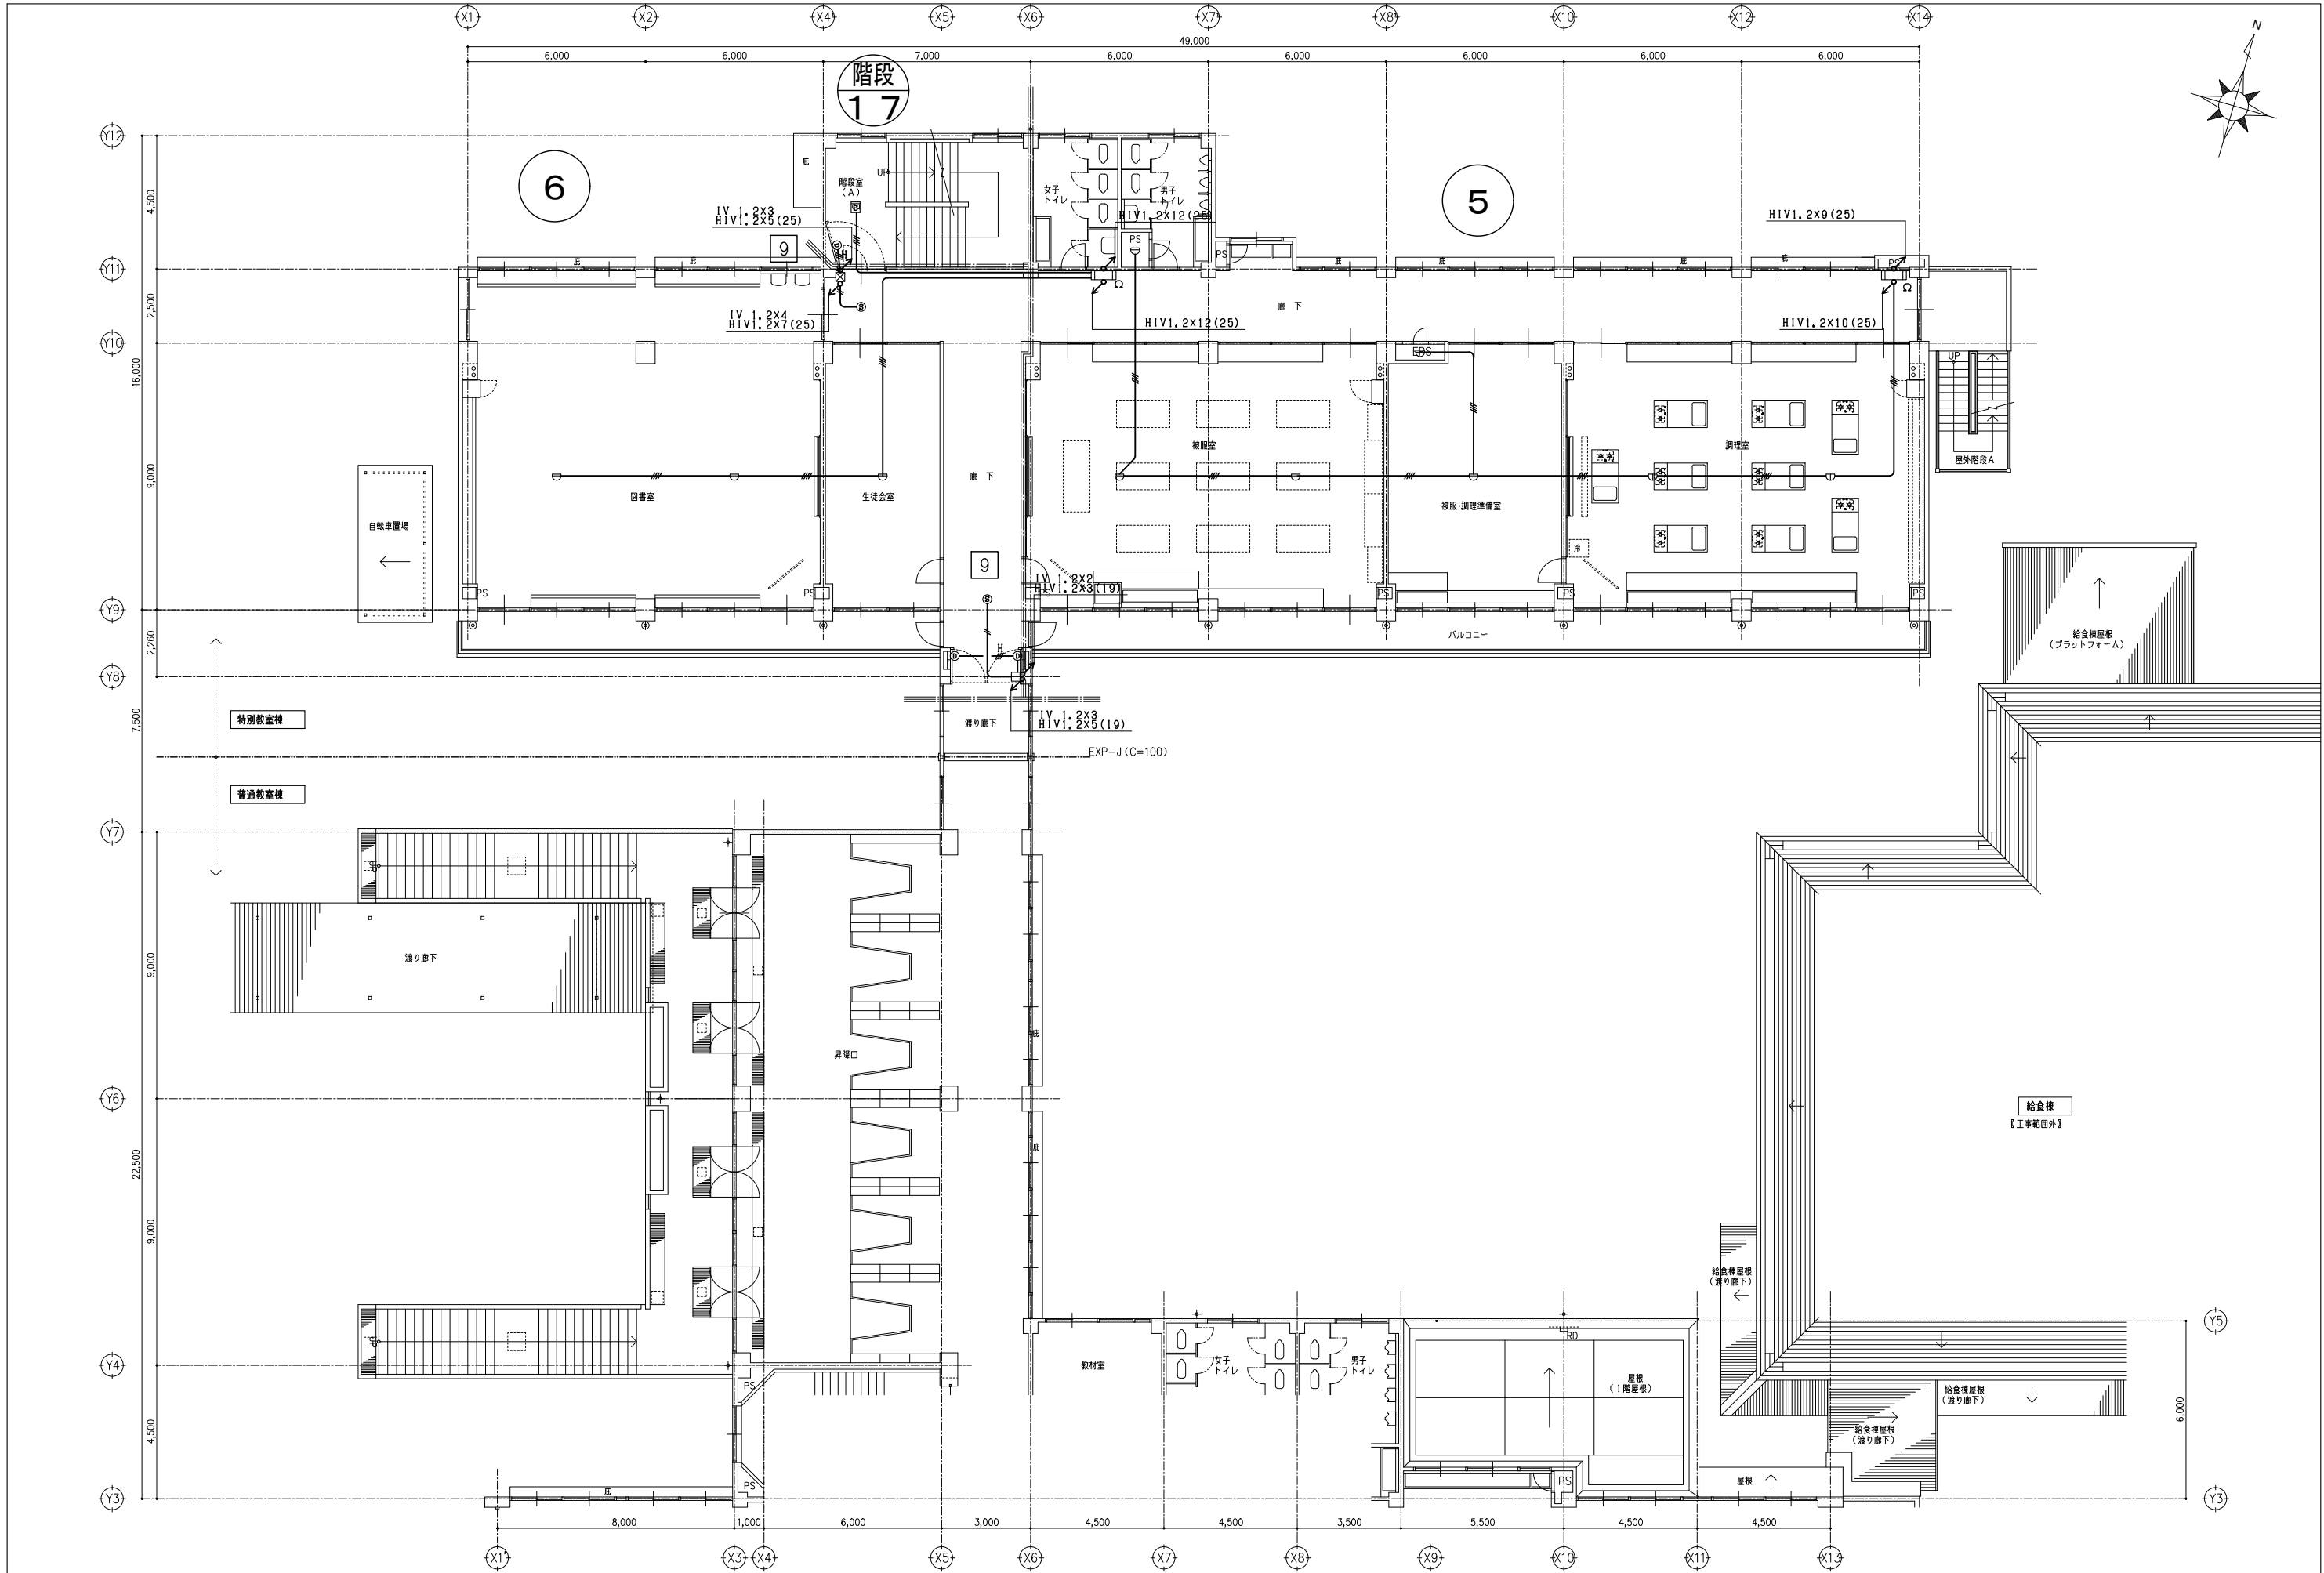

一級建築士事務所 KATO KATO ARCHITECTS		埼玉県知事登録 (4) 第8878号 株式会社 カトウ建築事務所 一級建築士 NO. 164725 北田 英成	APPR	CHKD	DRAWN	埼玉県事務所 さいたま市南区南本町一丁目14番5号 第3小池ビル TEL 048-762-9787 FAX 048-762-9787 東京事務所 東京都中央区浜二丁目2番5号 TEL 03-6262-8278 FAX 03-3206-0288	工事名 蓮田南中学校校舎長寿命化改修工事 図名 特別教室棟 自動火災報知設備 2階平面図 【改修前】	Sh=1/700 (A1) 1/200 (A3) DATE No. E2-66
--	--	---	------	------	-------	--	---	---

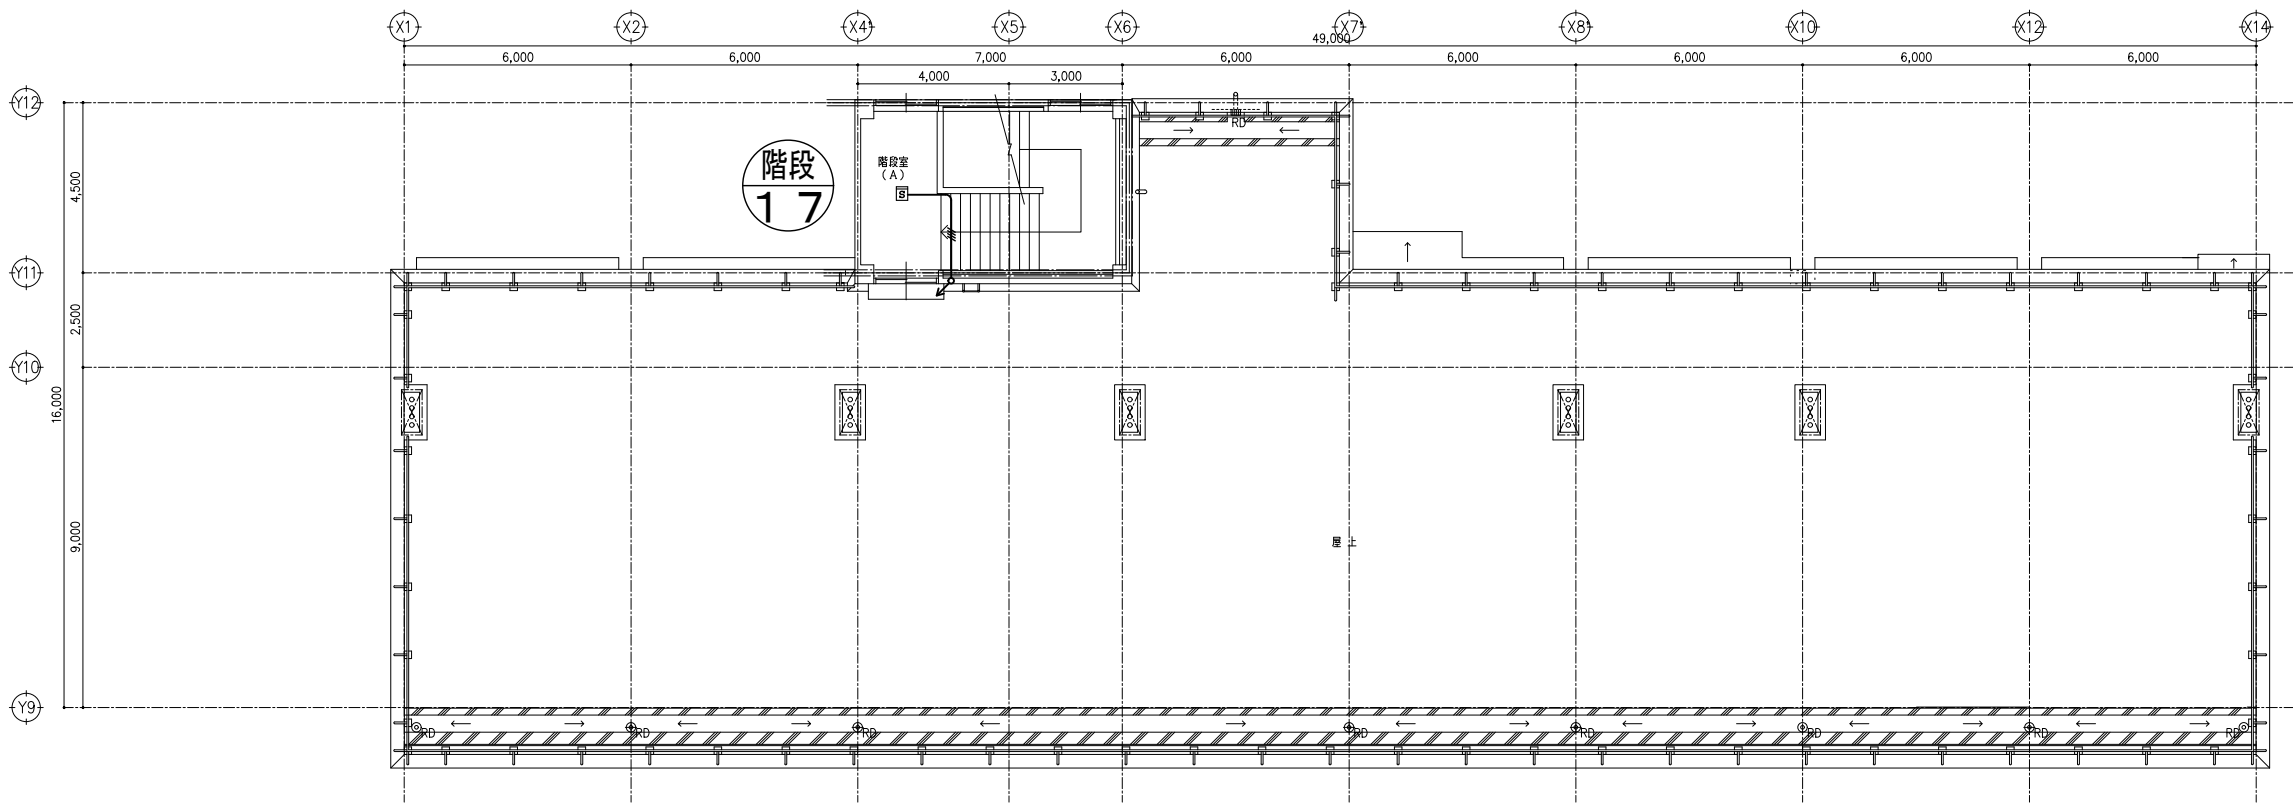 

一級建築士事務所			埼玉県知事登録 (4) 第8878号			埼玉県事務所 さいたま市南区南本町一丁目14番5号 第3小池ビル TEL 048-762-9767 FAX 048-762-9797			工事名 蓮田南中学校校舎長寿命化改修工事			S=1/100 (A1)
株式会社 カトウ建築事務所			APPR			CHKD			DATE			1/200 (A3)
一級建築士 NO. 164725 北田 英成			DRAWN			東京事務所 東京都中央区浜二丁目2番5号 TEL 03-8262-8278 FAX 03-3206-0268			No. 特別教室棟 自動火災報知設備 R階・P H R階平面図 【改修前】			E2-68